



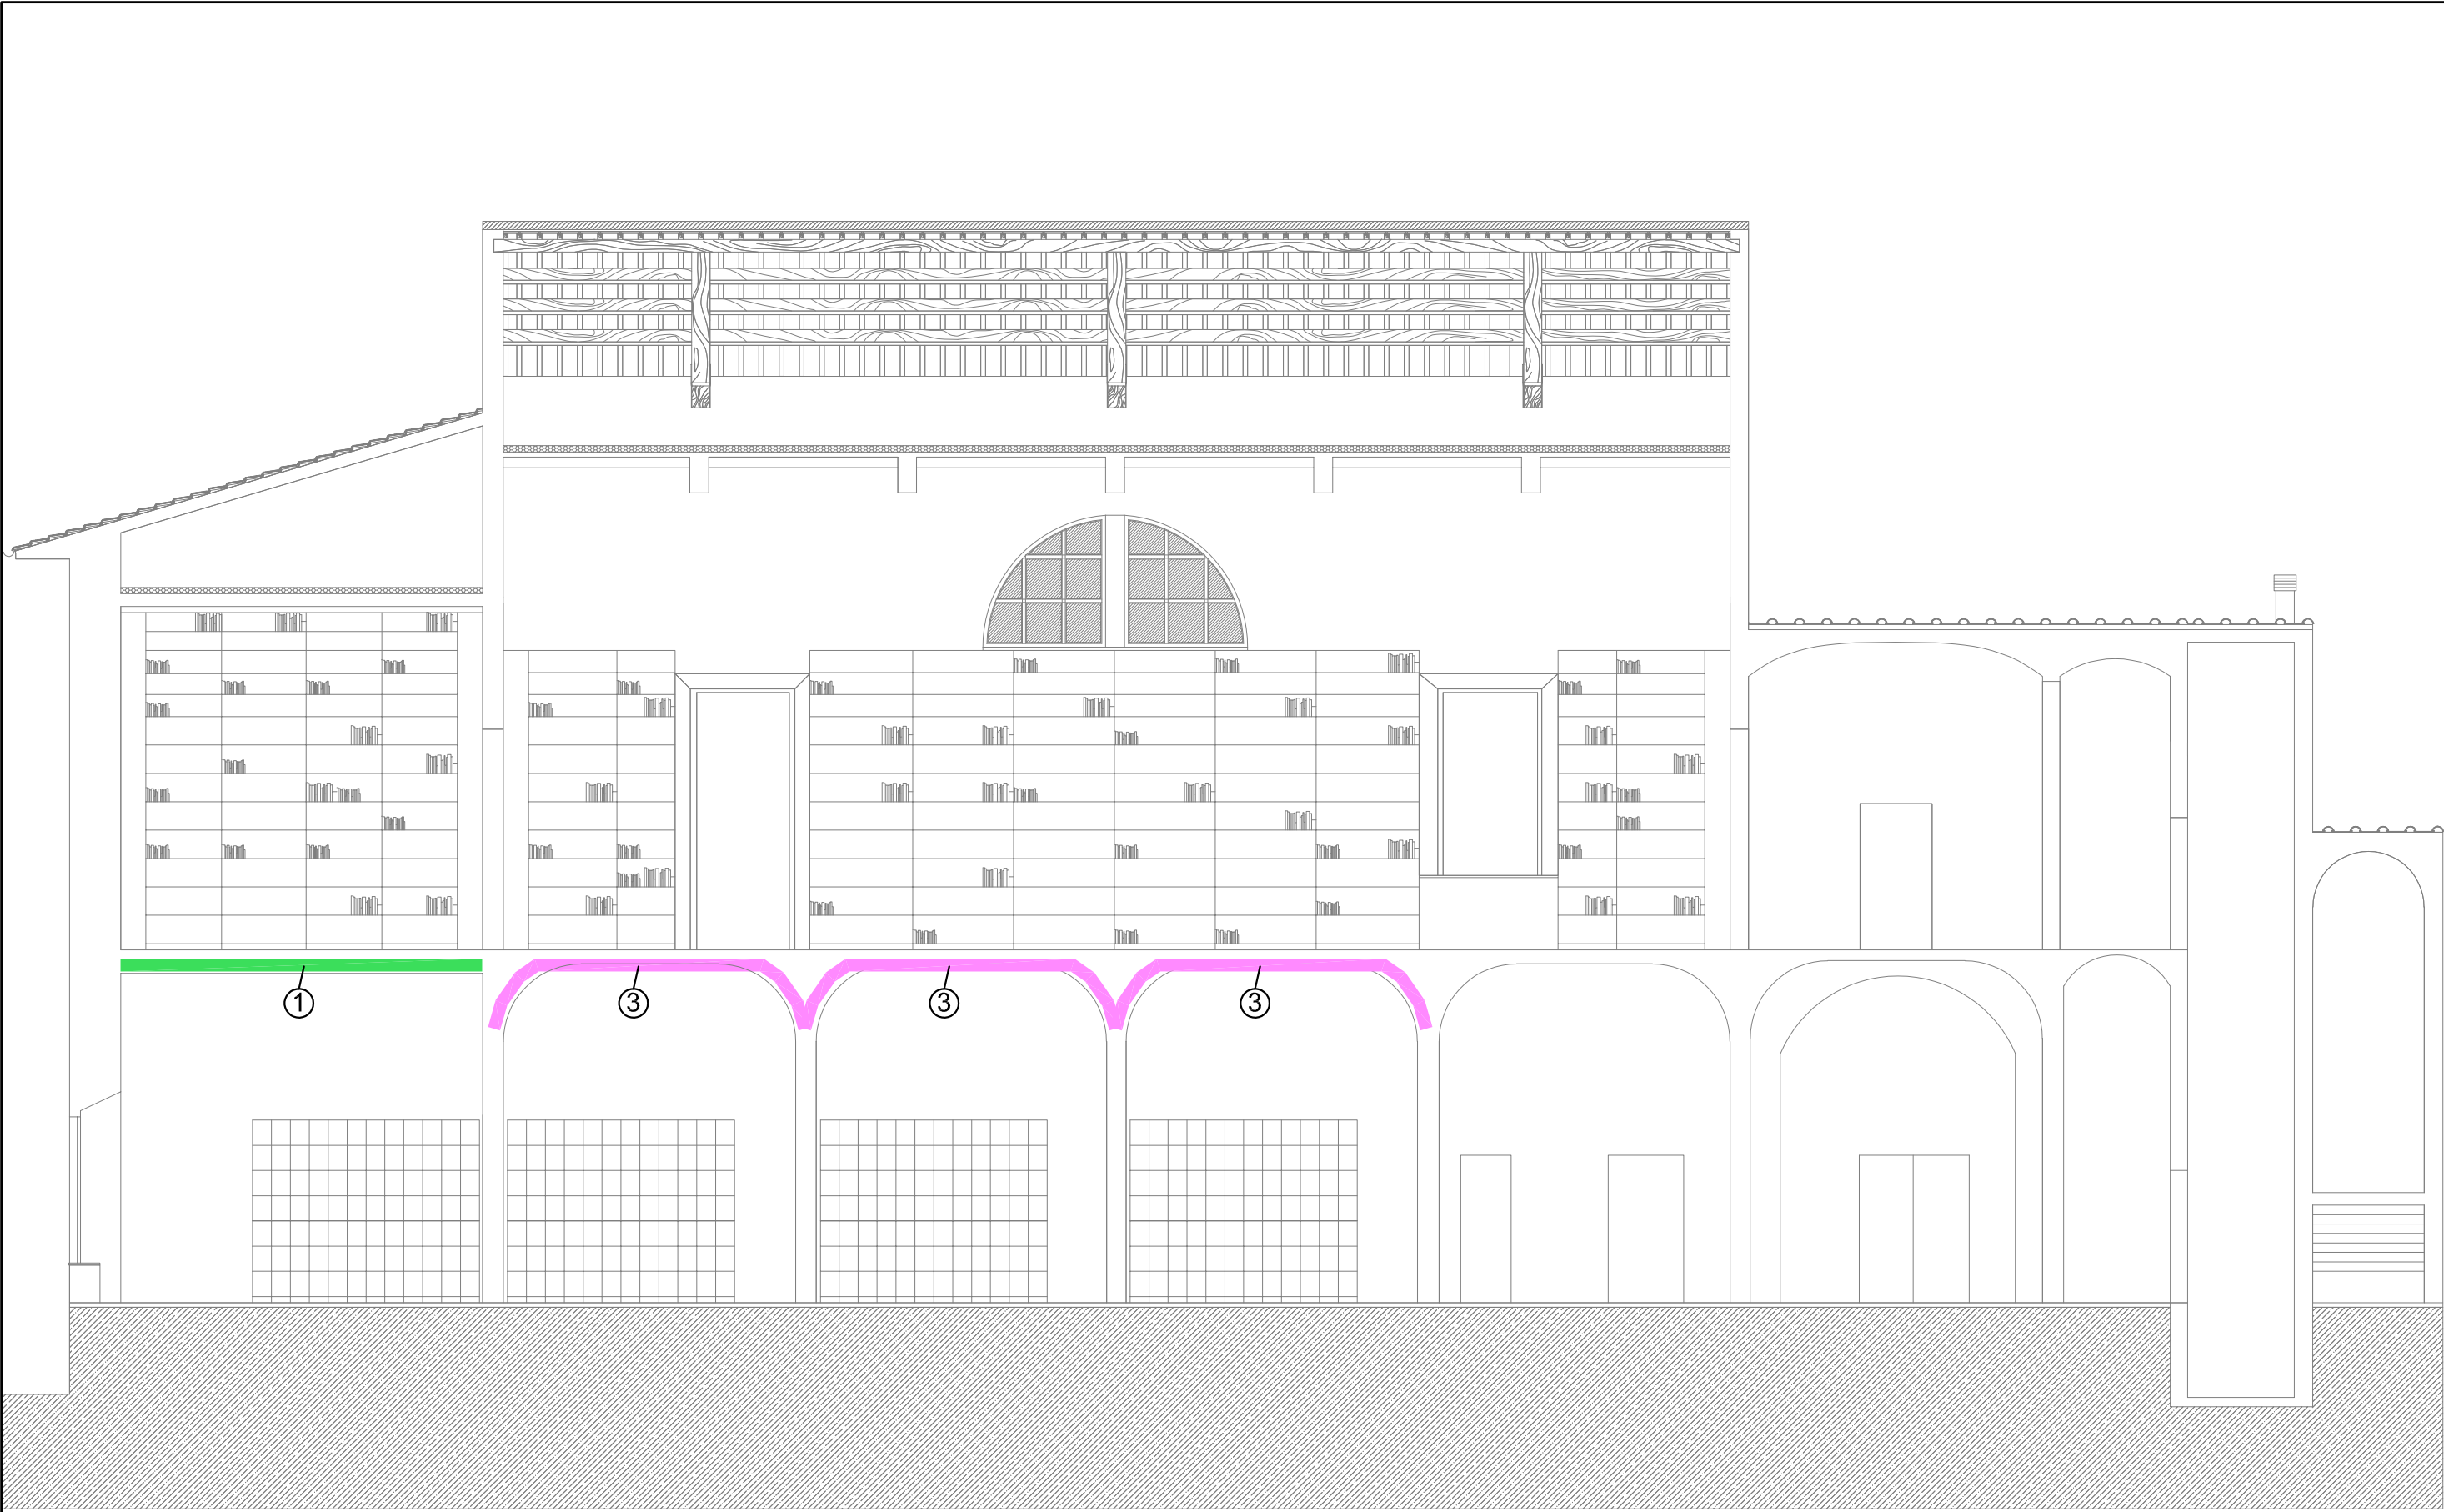


SEZIONE A-A

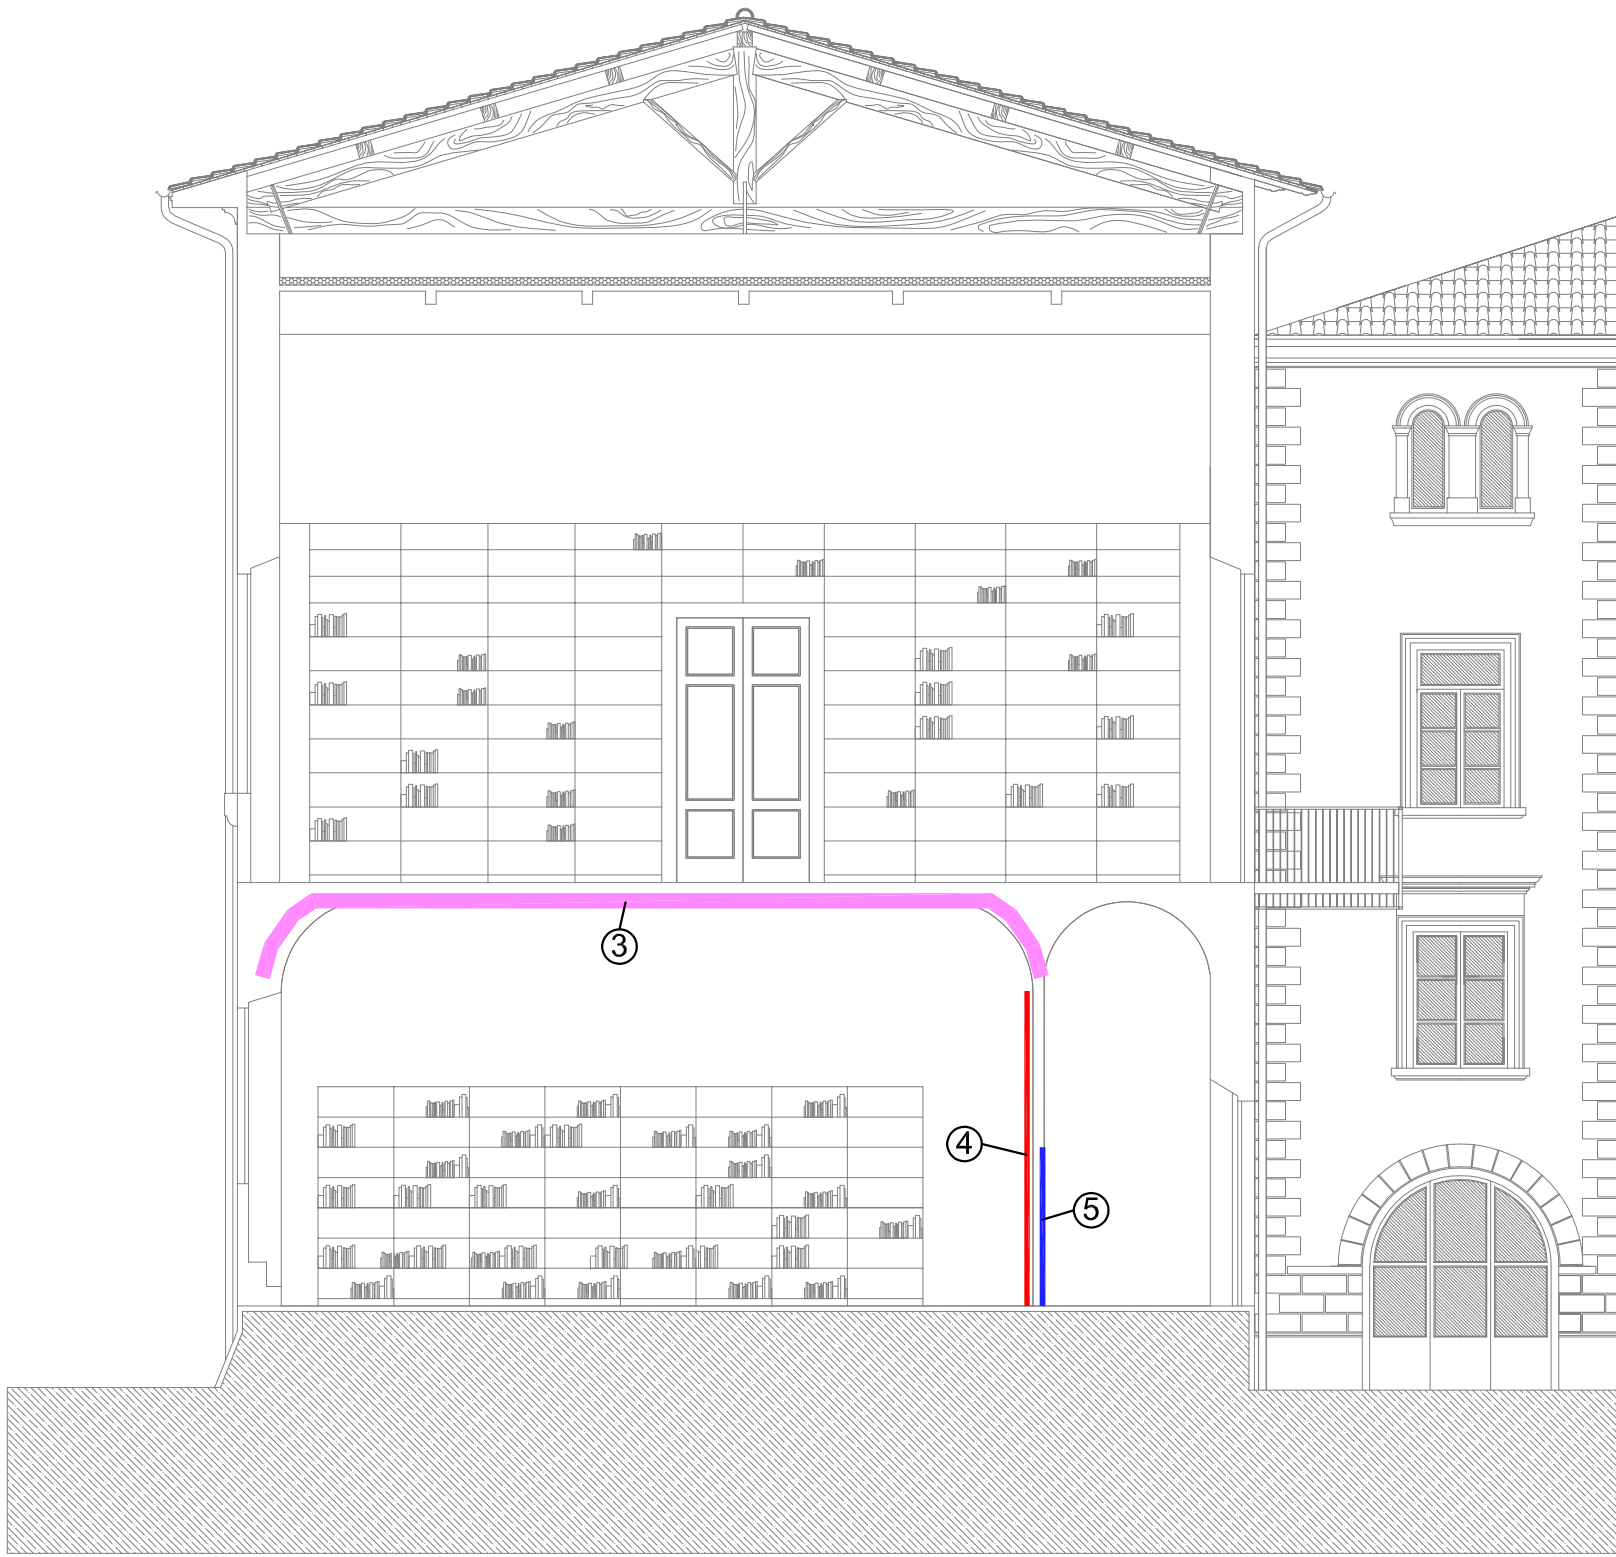

SEZIONE A-A

- ELENCO DEGLI INTERVENTI DI COMPARTIMENTAZIONE:
- INTERVENTO DI ADEGUAMENTO DI RESISTENZA AL FUOCO REI120 DEL SOLAIO DI SEPARAZIONE CON IL PIANO PRIMO CONSISTENTE IN:
- SOLAIO IN LAMIERA GRECCATA: INTONACO INTUMESCENTE MARCA AMONN COLOR TIPO MONOKOTE MK6 S SPESORE 31 mm O SIMILARE
- TRAVI HE220A: INTONACO INTUMESCENTE MARCA AMONN COLOR TIPO MONOKOTE MK6 S SPESORE 46 mm O SIMILARE
- TRAVI IPE220: INTONACO INTUMESCENTE MARCA AMONN COLOR TIPO MONOKOTE MK6 S SPESORE 50 mm O SIMILARE
 - INTERVENTO DI ADEGUAMENTO DI RESISTENZA AL FUOCO REI120 DELLE PARETI (N°2) E DEL SOLAIO DI SEPARAZIONE CON IL PIANO PRIMO CONSISTENTE IN:
- SOLAIO: CONTROSOFFITTO INDIPENDENTE EI120 CON BOTOLE E ATTRAVERSAMENTI PROMATECT-100X O SIMILARE
- PARETI: SETTO DIVISORIO EI120 CON ATTRAVERSAMENTI PROMATECT-100X O SIMILARE
 - INTERVENTO DI ADEGUAMENTO DI RESISTENZA AL FUOCO REI120 DEL SOLAIO DI SEPARAZIONE CON IL PIANO PRIMO MEDIANTE PITTURA INTUMESCENTE DELLA VOLTA IN LATERIZIO INTONACATA CON VERNICE DI COLORE BIANCO MARCA PROMAT TIPO PROMAPINT SC3 O SIMILARE NELLA QUANTITA' DI 1,5 kg/mq
 - INTERVENTO DI ADEGUAMENTO DI RESISTENZA AL FUOCO REI120 DELLA PARETE DI SEPARAZIONE CON IL CORRIDOIO MEDIANTE SETTO AUTOPORTANTE IDONEO PER GRANDI ALTEZZE MARCA KNAUF TIPO K251 O SIMILARE
 - INSTALLAZIONE DI PORTA TAGLIAFUOCO REI120 CONFORME UNI9723 A DUE ANTE COMPLETA DI CONGEGNO DI AUTOCHIUSURA

N.B.: L'IMPRESA, PREVENTIVAMENTE ALLA POSA DEI MATERIALI INTUMESCENTI, DOVRA' SOTTOPORRE ALLA D.L. I CALCOLI RELATIVI ALLA DEFINIZIONE DEI CONSUMI E SPESSORI DEGLI INTONACI / CARTONGESSI IN CONFORMITA' AL PRODUTTORE CHE VERRA' SCELTO. UNA VOLTA ULTIMATA LA POSA L'IMPRESA CONSEGNERA' ALLA D.L. I DOCUMENTI DENOMINATI **DICH. PROD.** - **DICH. POSA OPERA** SU APPOSITI MODELLI PUBBLICATI DAL MINISTERO DELL'INTERNO - SEZIONE DIPARTIMENTO VIGILI DEL FUOCO

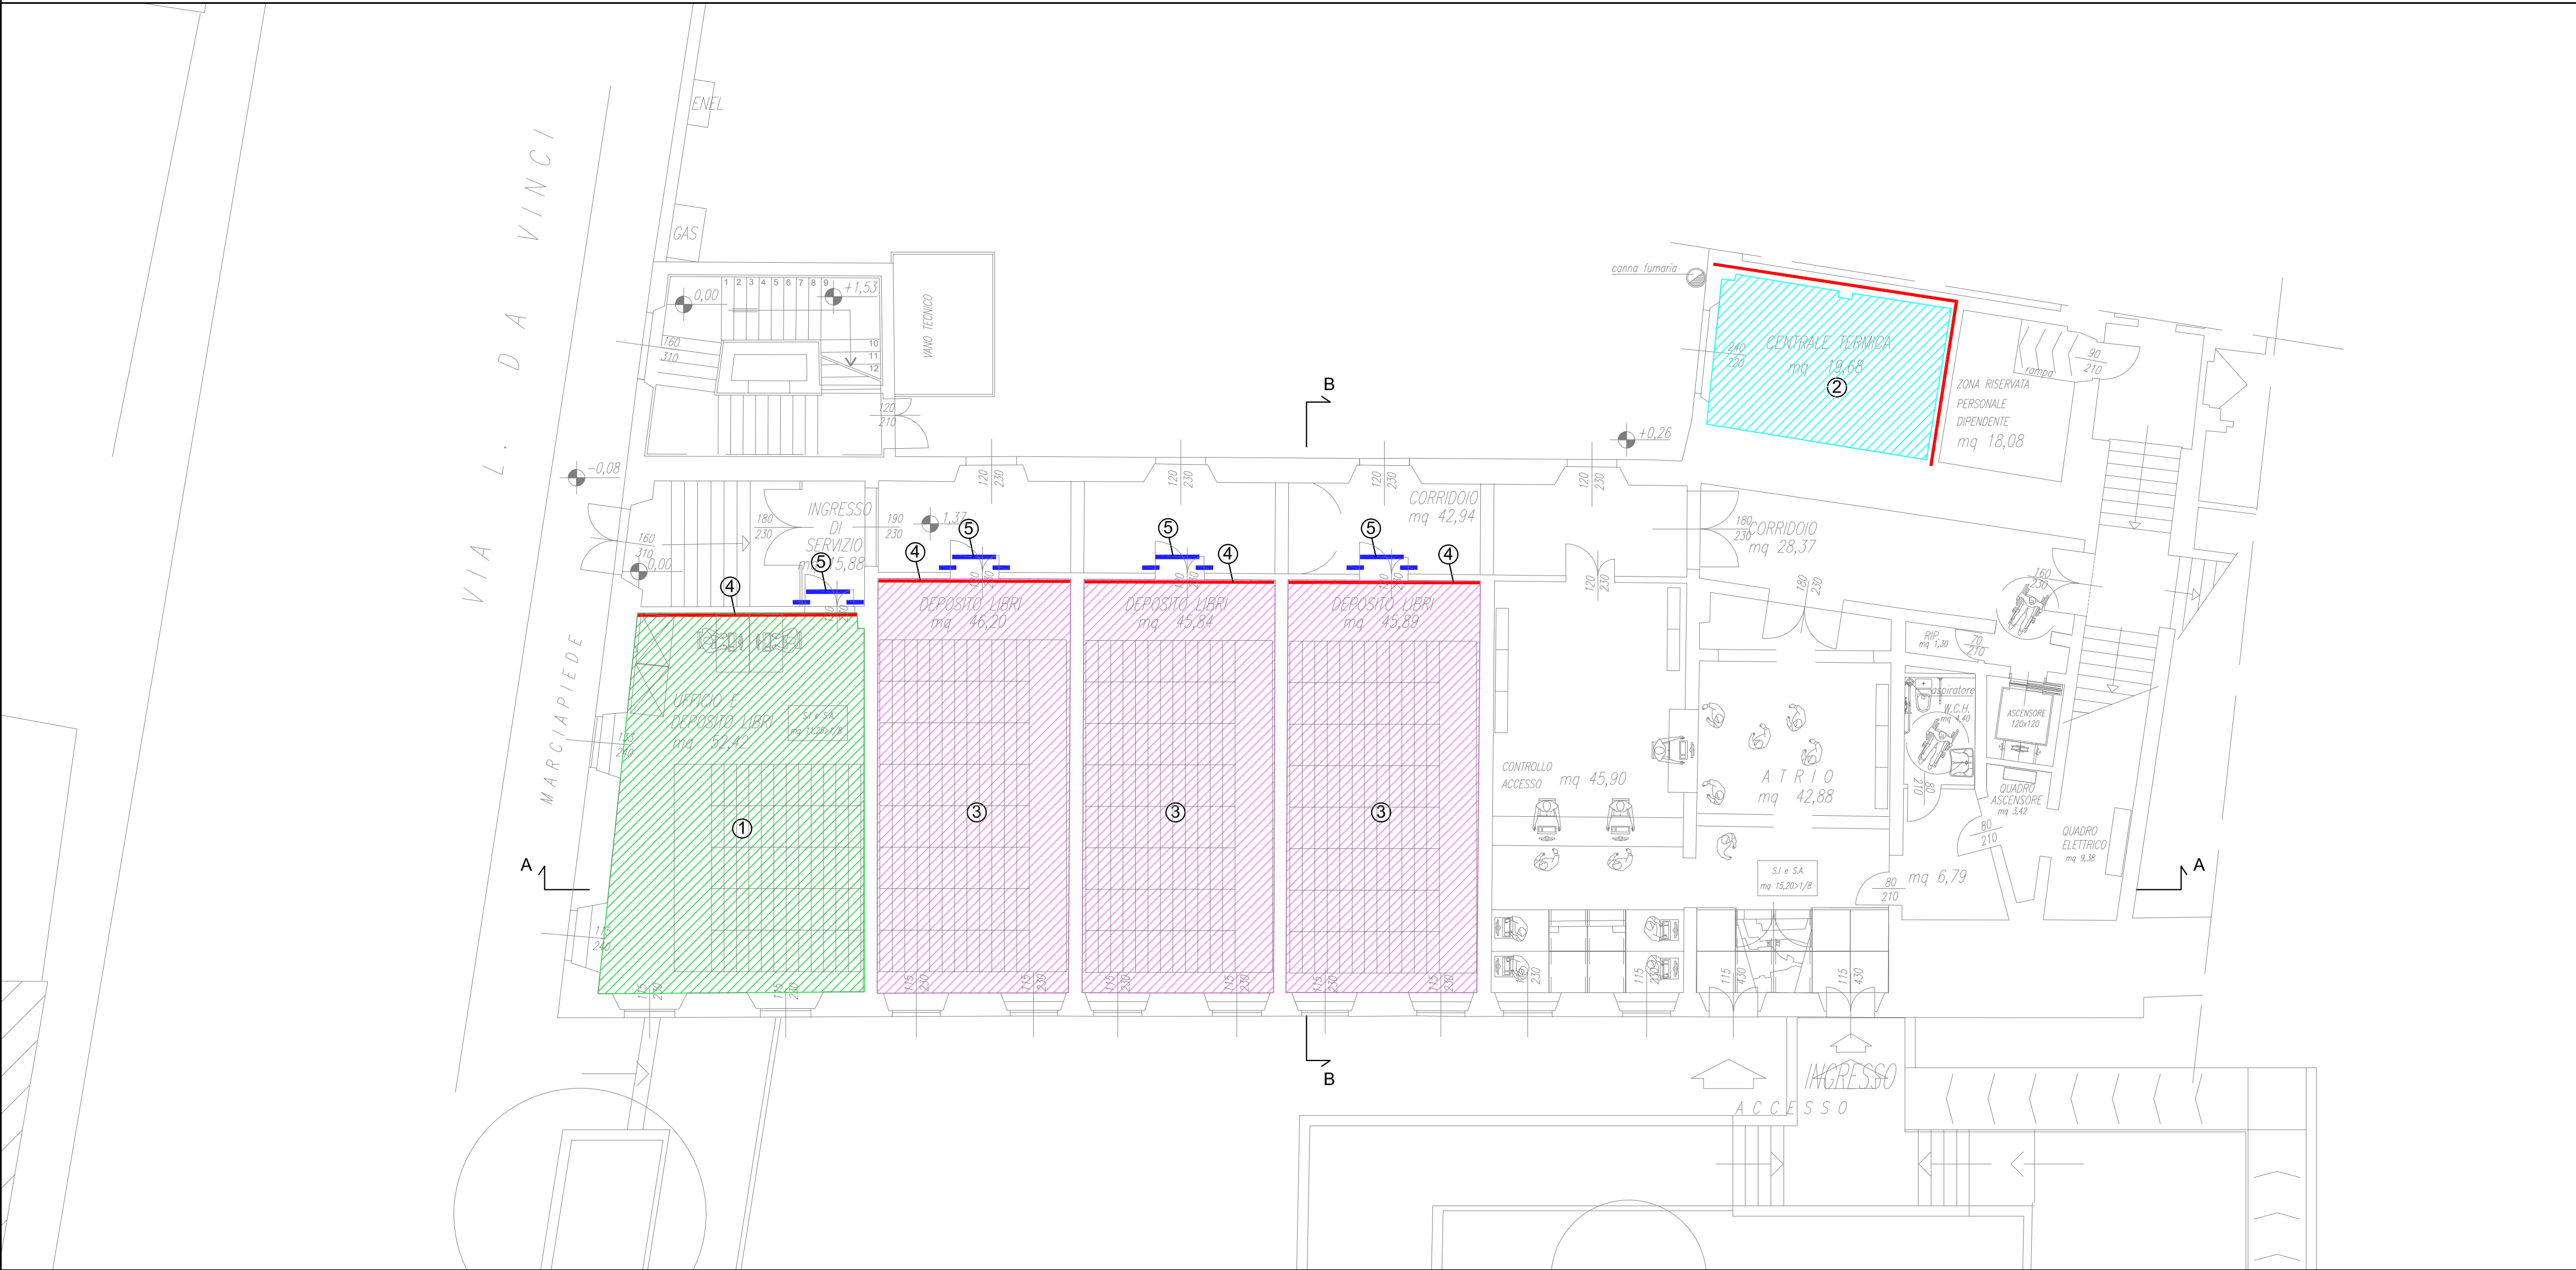

COMUNE DI EMPOLI PROGETTO ESECUTIVO PER IL CONSOLIDAMENTO E RESTAURO DELLA BIBLIOTECA COMUNALE						
PROVINCIA DI: FIRENZE						
REV.	DATA	ESEG.	CONTR.	APPR.	DESCRIZIONE	
00	08.2016	LP	AG	MG	EMISSIONE	
01	11.2019	LP	AG	MG	VARIANTE N°1	
NOTE:						
COMMITTENTE:		COMUNE DI EMPOLI				
PROGETTISTA RESPONSABILE:		INGEGNERE GESTRI MATTEO				
GRUPPO DI LAVORO:		GPA Energy				
CONSULENTI:						
OGGETTO: OPERE ANTINCENDIO - INTERVENTI DI COMPARTIMENTAZIONE						
SCALA 1 : 100		NUMERO ELABORATO E_IM_008_R1			formato A1	
NUMERO PRATICA		NOME FILE E_IM_008_R1.dwg				
GPA Energy S.r.l.		Via G. da S. Giovanni, 87 - 50027 S. Giovanni V.no (AR) - T. 055.4633870 F. 055.4633870 Via Leone 8, 3 - 50129 Firenze - T. 055.4633870 F. 055.4633870				