



PIANTA PIANO TERRA - SCALA 1:100

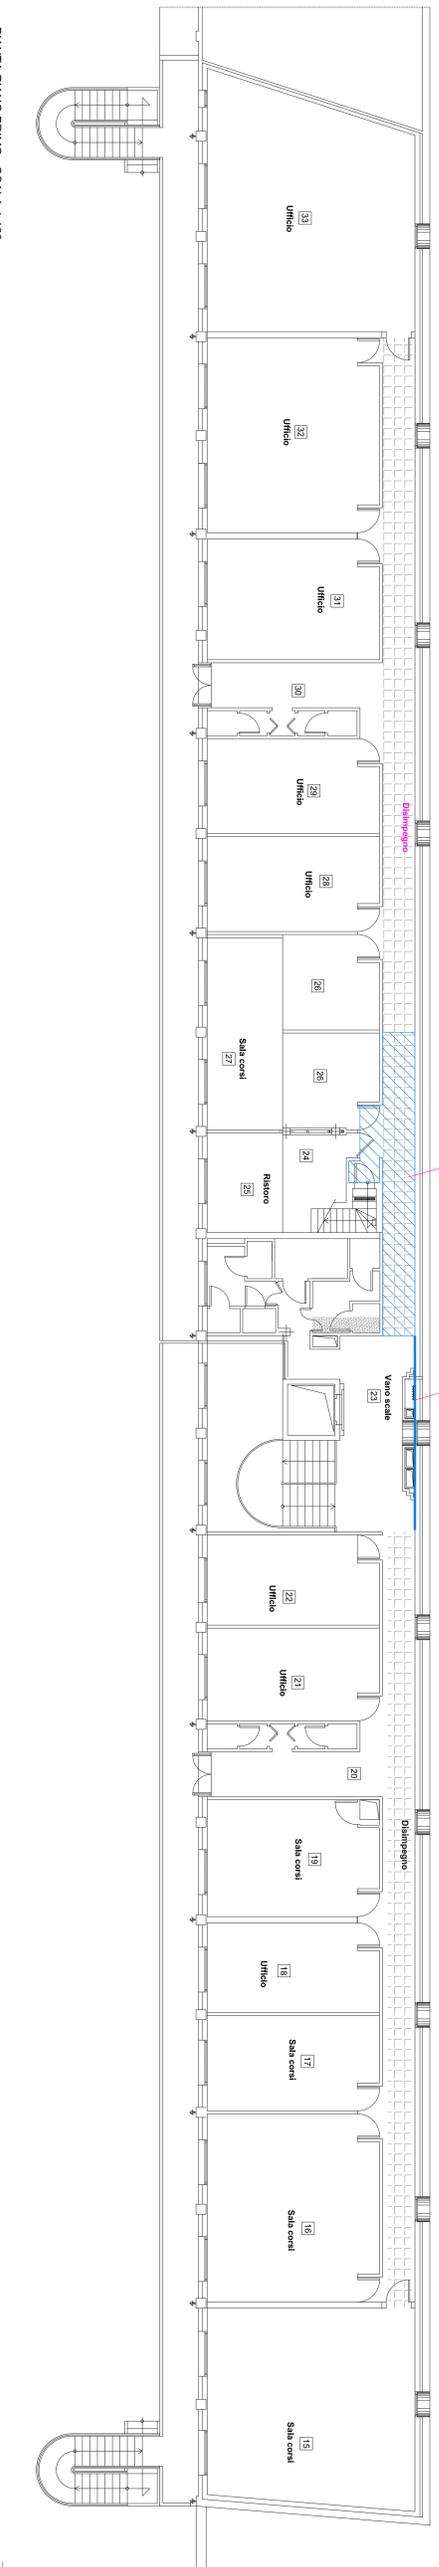

PIANTA PIANO PRIMO - SCALA 1:100

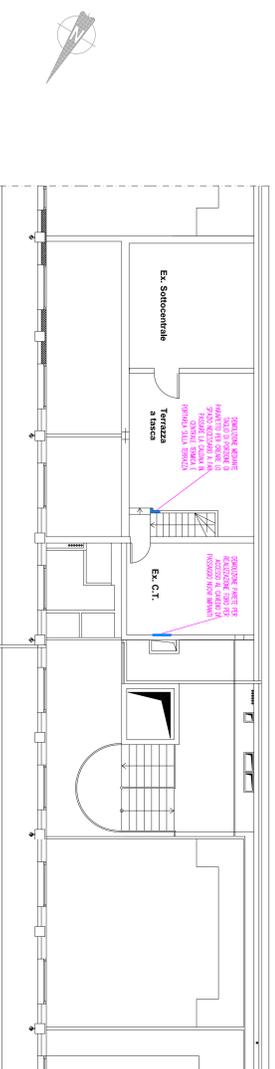

PIANTA PIANO SOTTOTETTO - SCALA 1:100

N.B. TRA LE OPERE EDILI NON INDICATE NELLA PRESENTE TAVOLA, SONO COMPRESI ANCHE I SEGUENTI LAVORI:  
 - FONDI E/O CAROTAGGI PER PASSAGGIO IMPIANTI;  
 - RIPRESE/CHIUSURA VECCHI FORI E/O APERTURE NON PIU' NECESSARIE DEI VECCHI IMPIANTI;  
 - IMBANCATURA RIPRESE, CHIUSURA FORI, BOUTE E PORZIONE DI PARETE DI APPROSSO VECCHI FIANCHI.



**TECNODUE**  
ASSOCIAZIONE PROFESSIONALE SERVIZI DI INGEGNERIA  
20090 Sesto San Giovanni (MI) - Via S. Felice 30 - Tel. 02/87481200 - Fax 02/87481201 - e-mail: info@tecnodue.it - www.tecnodue.it

<p><b>COMUNE DI GAROLI</b> Via G. De' Papi, 44 - 50053 - Empoli (FI)</p>	<p><b>COMMITTENTE</b> IMPIANTI DI RISCALDAMENTO E RAFFRESCAMENTO PER UTENZA PUBBLICA DIREZIONE DI ASSETTAMENTO IN VIA DELLA FASCIA A GAROLI (FI)</p>	<p><b>OPERE</b> IMPIANTI DI RISCALDAMENTO E RAFFRESCAMENTO A INERZIA DI L. 10/91 LAPR. 1991/2000 E SOTTOTETTO 2002/2000</p>	<p><b>PROGETTO</b> IMPIANTI DI RISCALDAMENTO E RAFFRESCAMENTO A INERZIA DI L. 10/91 LAPR. 1991/2000 E SOTTOTETTO 2002/2000</p>	<p><b>PROGETTO</b> IMPIANTI DI RISCALDAMENTO E RAFFRESCAMENTO A INERZIA DI L. 10/91 LAPR. 1991/2000 E SOTTOTETTO 2002/2000</p>
<p><b>PROGETTO</b> IMPIANTI DI RISCALDAMENTO E RAFFRESCAMENTO A INERZIA DI L. 10/91 LAPR. 1991/2000 E SOTTOTETTO 2002/2000</p>	<p><b>PROGETTO</b> IMPIANTI DI RISCALDAMENTO E RAFFRESCAMENTO A INERZIA DI L. 10/91 LAPR. 1991/2000 E SOTTOTETTO 2002/2000</p>	<p><b>PROGETTO</b> IMPIANTI DI RISCALDAMENTO E RAFFRESCAMENTO A INERZIA DI L. 10/91 LAPR. 1991/2000 E SOTTOTETTO 2002/2000</p>	<p><b>PROGETTO</b> IMPIANTI DI RISCALDAMENTO E RAFFRESCAMENTO A INERZIA DI L. 10/91 LAPR. 1991/2000 E SOTTOTETTO 2002/2000</p>	<p><b>PROGETTO</b> IMPIANTI DI RISCALDAMENTO E RAFFRESCAMENTO A INERZIA DI L. 10/91 LAPR. 1991/2000 E SOTTOTETTO 2002/2000</p>