



**CONSOLIDAMENTO E RESTAURO
CONSERVATIVO DEL PALAZZO GHIBELLINO
NEL COMUNE DI EMPOLI**

CUP: C72J19000300004

CIG: 8522369162

STAZIONE APPALTANTE:

Unione dei Comuni Circondario dell'Empolese Valdelsa

RUP: Ing. Roberta Scardigli

RESTAURO ARCHITETTONICO:

Guicciardini & Magni Architetti Studio Associato

*Arch. P. Guicciardini, Arch. M. Magni, Arch. N. Capezuoli, Arch. E. Botti,
Arch. G. Lo Presti, Arch. P. Martinelli, Arch. M.C. Rizzello*

Collaboratori: Arch. E. Magazzini, Arch. S. Fontana, Arch. V. Vivoli

**PROGETTAZIONE STRUTTURE, IMPIANTI MECCANICI, ELETTRICI E
ANTINCENDIO, PROGETTAZIONE E COORDINAMENTO DELLA SICUREZZA:**

D-Side Studio Associato

Ing. E. Ducci, Ing. S. Monti, Ing. M. Meoni, Per. Ind. G. Martini

RELAZIONE GEOLOGICA: Mannori & Associati Geologia Tecnica

Dott. G. Mannori, Dott. F. Capecchi, Dott. A. Mucci

**STUDIO DI FATTIBILITA' | OTTOBRE 2021
PROGETTO ARCHITETTONICO**

TAVOLE STATO ATTUALE



PROGETTAZIONE DEFINITIVA DELLE OPERE DI CONSOLIDAMENTO E RESTAURO CONSERVATIVO DEL PALAZZO Ghibellino NEL COMUNE DI EMPOLI

CUP: C72J19000300004

CIG: 8522399162

STAZIONE APPALTANTE: Unione dei Comuni Circondario dell'Empolese Valdelsa

RUP: Ing. Roberta Scardigli

RESTAURO ARCHITETTONICO: Guicciardini & Magni Architetti Studio Associato
 Arch. P. Guicciardini, Arch. M. Magni, Arch. N. Capuzzioli, Arch. E. Botti,
 Arch. G. Lo Presti, Arch. P. Martinelli, Arch. M.C. Rizzello
 Collaboratori: Arch. E. Magazzini, Arch. S. Fortana, Arch. V. Vivoli

PROGETTAZIONE STRUTTURE, IMPIANTI MECCANICI, ELETTRICI E ANTINCENDIO,
 PROGETTAZIONE E COORDINAMENTO DELLA SICUREZZA: D-Side Studio Associato
 Ing. E. Ducci, Ing. S. Monti, Ing. M. Meoni, Per. Ind. G. Martini


 
RELAZIONE GEOLOGICA: Mannori & Associati Geologia Tecnica
 Dott. G. Mannori, Dott. F. Capecchi, Dott. A. Mucci

STUDIO DI FATTIBILITA' | OTTOBRE 2021

PROGETTO ARCHITETTONICO

ARC/1.01 STATO ATTUALE

PIANTA PIANO INTERRATO | scala 1:100

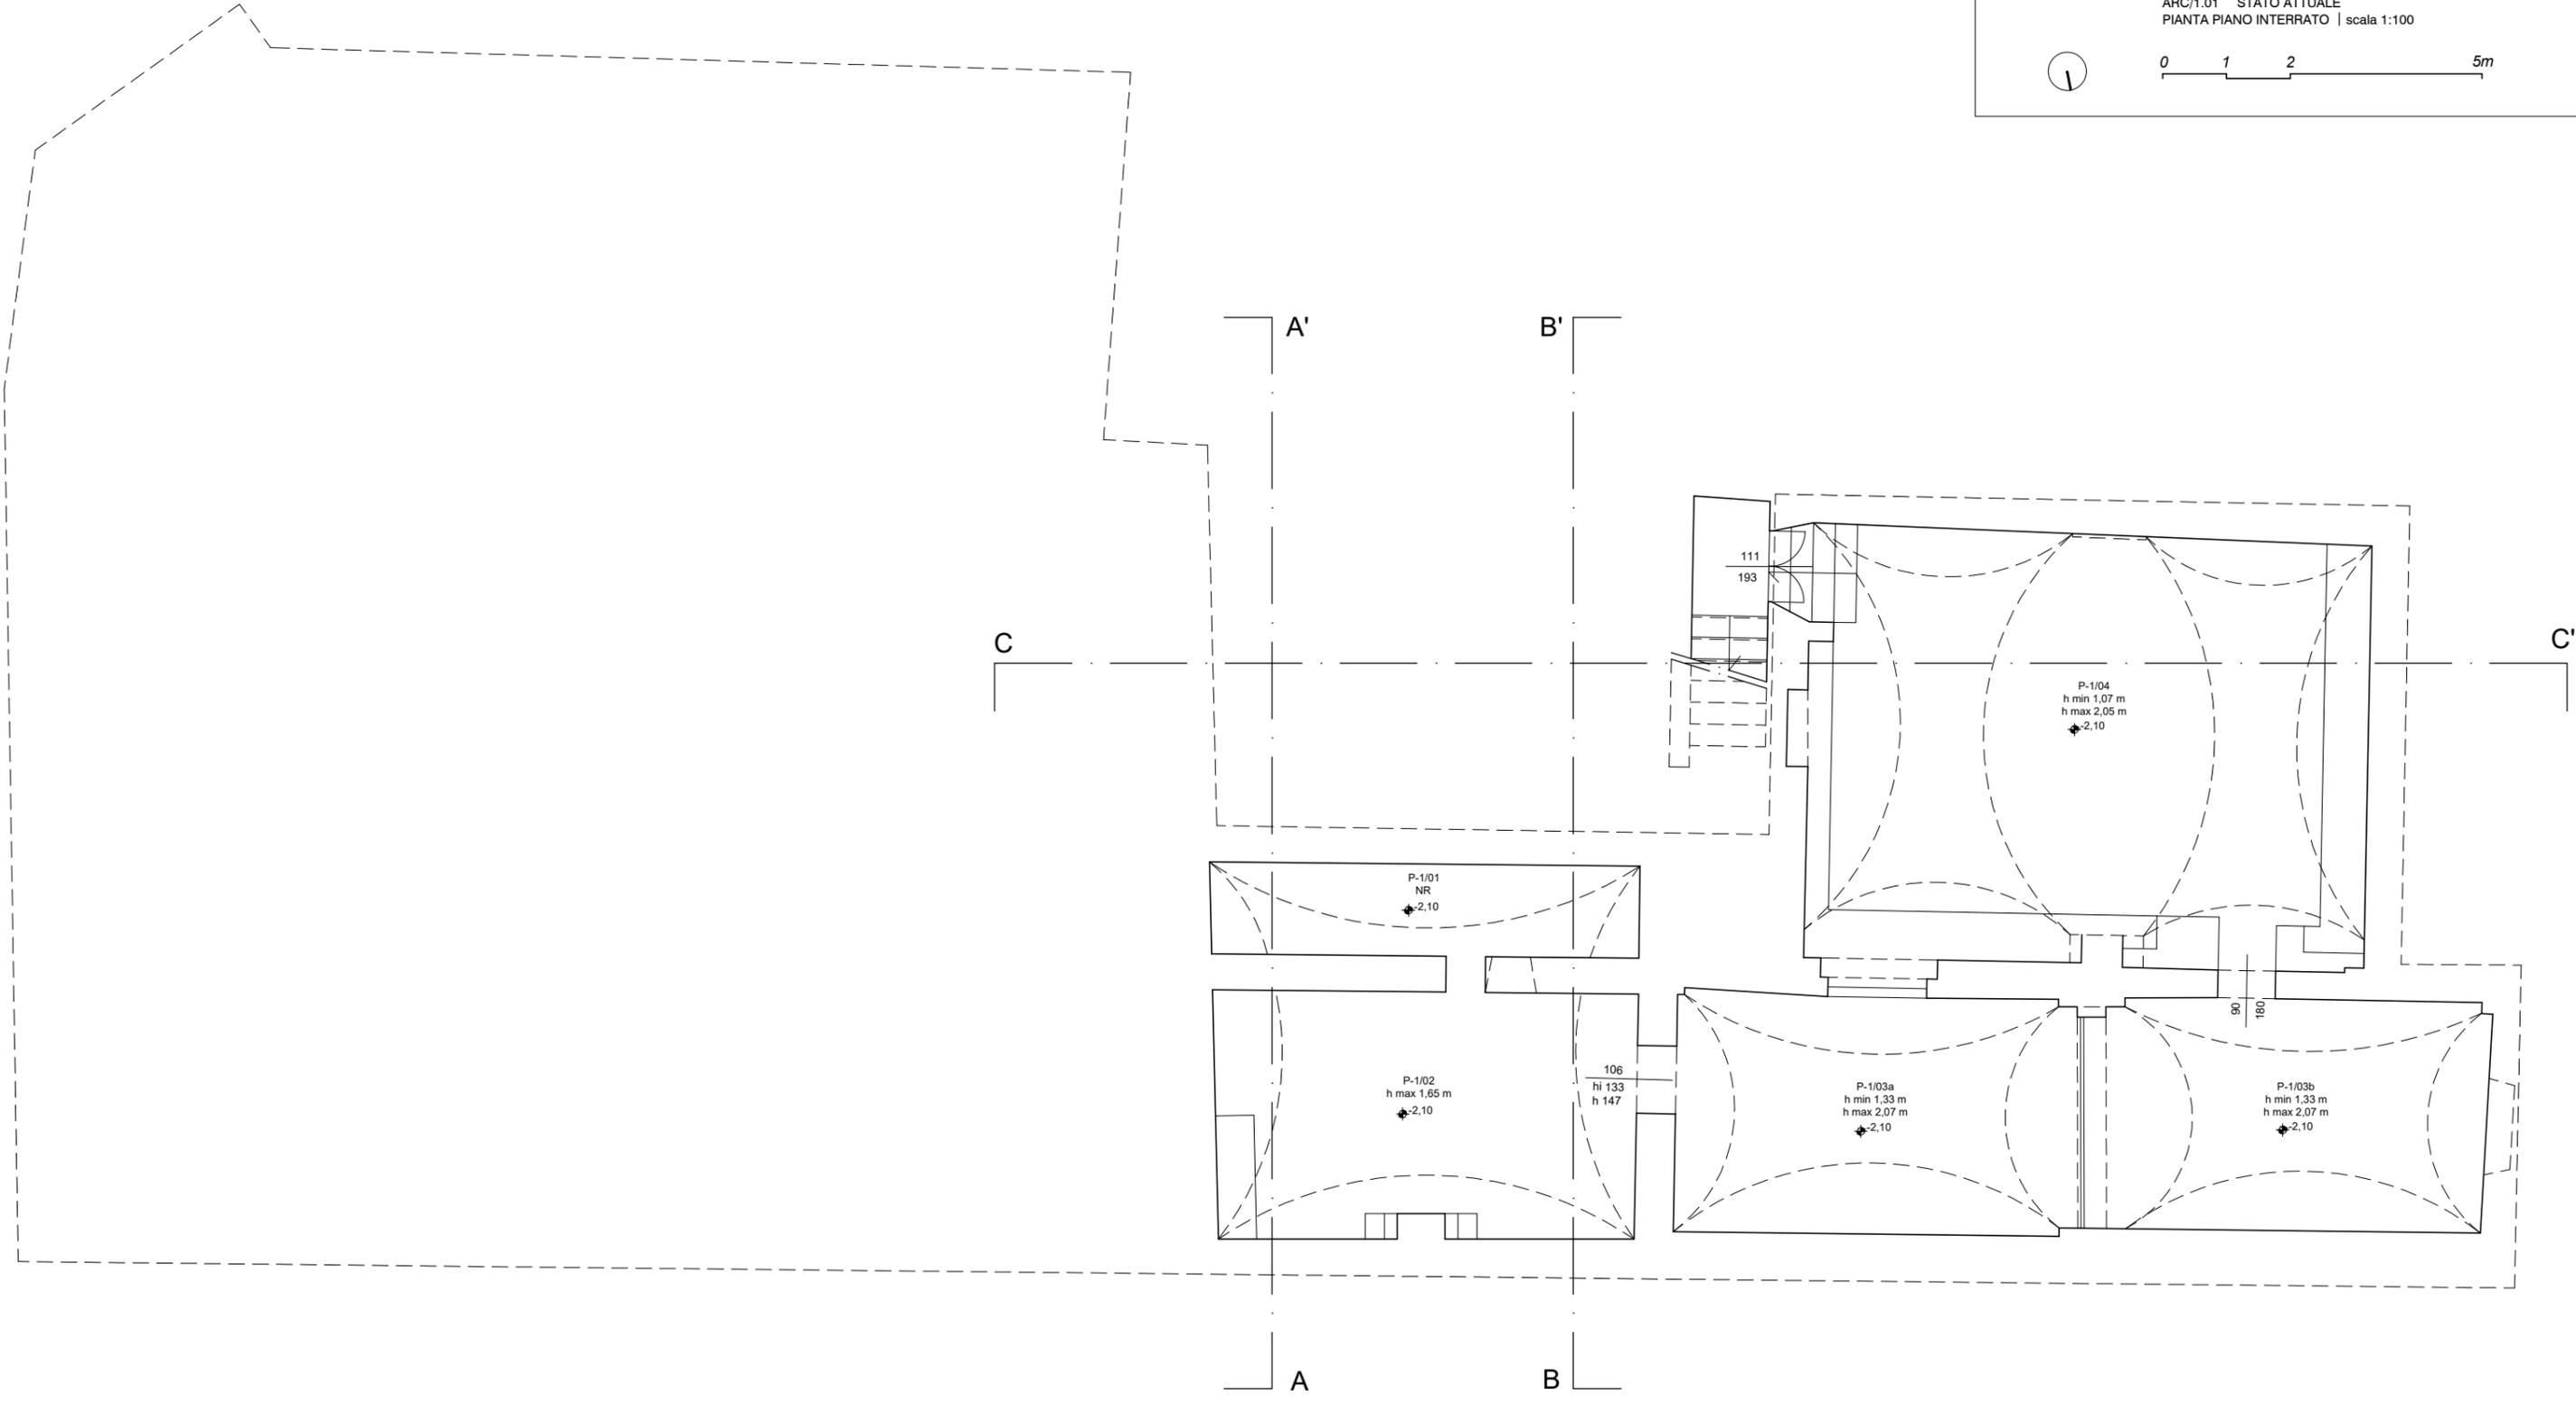



PROGETTAZIONE DEFINITIVA DELLE OPERE DI CONSOLIDAMENTO E RESTAURO CONSERVATIVO DEL PALAZZO Ghibellino NEL COMUNE DI EMPOLI

CIG: C7219000300004

CIG: 852299162

STAZIONE APPALTANTE: Unione dei Comuni Circondario dell'Empolese Valdelsa

RUP: Ing. Roberta Scardigli

RESTAURO ARCHITETTONICO: Guicciardini & Magni Architetti Studio Associato
Arch. P. Guicciardini, Arch. M. Magni, Arch. N. Capuzzioli, Arch. E. Botti,
Arch. G. Lo Presti, Arch. P. Martinelli, Arch. M.C. Rizzello
Collaboratori: Arch. E. Magazzini, Arch. S. Fontana, Arch. V. Vivoli

PROGETTAZIONE STRUTTURE, IMPIANTI MECCANICI, ELETTRICI E ANTINCENDIO,
PROGETTAZIONE E COORDINAMENTO DELLA SICUREZZA: D-Side Studio Associato
Ing. E. Ducci, Ing. S. Monti, Ing. M. Meoni, Per. Ind. G. Martini

RELAZIONE GEOLOGICA: Mannori & Associati Geologia Tecnica
Dott. G. Mannori, Dott. F. Capecchi, Dott. A. Mucci

STUDIO DI FATTIBILITA' | OTTOBRE 2021


PROGETTO ARCHITETTONICO

ARC/1.02 STATO ATTUALE

PIANTA PIANO TERRA | scala 1:100



0 1 2 5m

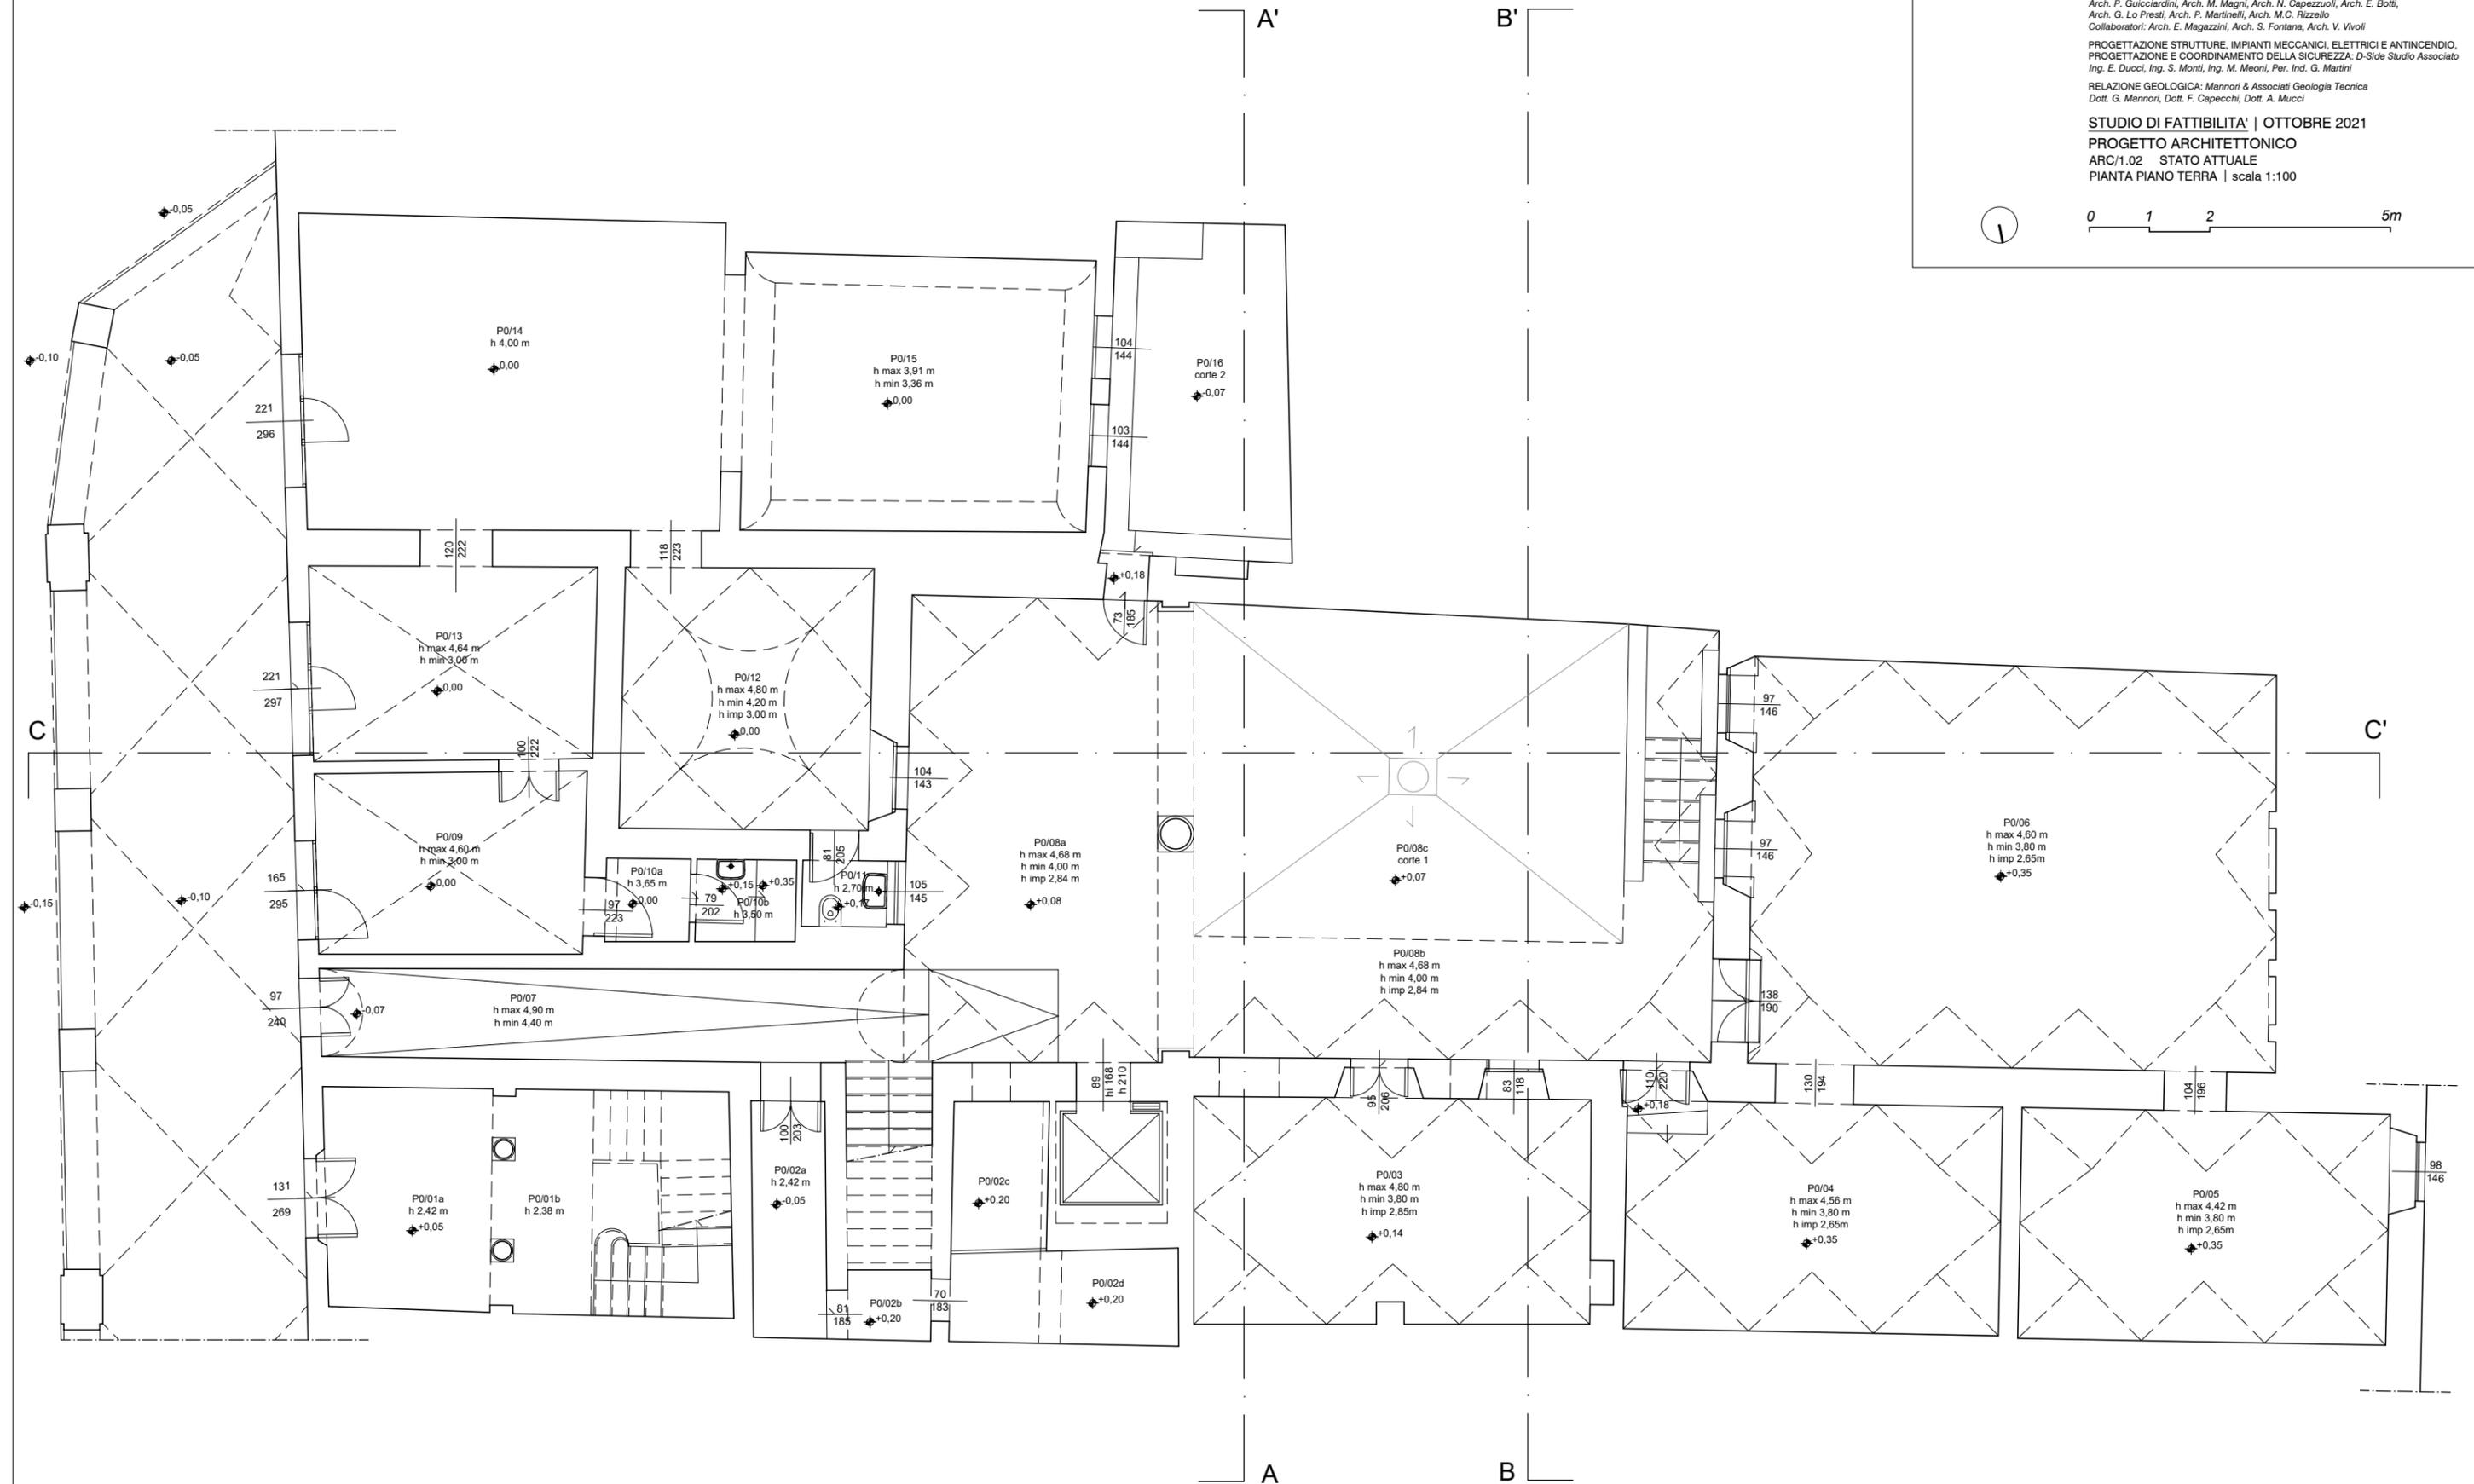



PROGETTAZIONE DEFINITIVA DELLE OPERE DI CONSOLIDAMENTO E RESTAURO CONSERVATIVO DEL PALAZZO Ghibellino NEL COMUNE DI EMPOLI

CUP: C72J19000300004

CIG: 8522399162

STAZIONE APPALTANTE: Unione dei Comuni Circondario dell'Empolese Valdelsa

RUP: Ing. Roberta Scardigli

RESTAURO ARCHITETTONICO: Guicciardini & Magni Architetti Studio Associato
Arch. P. Guicciardini, Arch. M. Magni, Arch. N. Capezzuoli, Arch. E. Botti,
Arch. G. Lo Presti, Arch. P. Martinelli, Arch. M.C. Rizzello
Collaboratori: Arch. E. Magazzini, Arch. S. Fontana, Arch. V. Vivoli

PROGETTAZIONE STRUTTURE, IMPIANTI MECCANICI, ELETTRICI E ANTINCENDIO,
PROGETTAZIONE E COORDINAMENTO DELLA SICUREZZA: D-Side Studio Associato
Ing. E. Ducci, Ing. S. Monti, Ing. M. Meoni, Per. Ind. G. Martini



RELAZIONE GEOLOGICA: Mannori & Associati Geologia Tecnica
Dott. G. Mannori, Dott. F. Capecchi, Dott. A. Mucci


STUDIO DI FATTIBILITA' | OTTOBRE 2021



PROGETTO ARCHITETTONICO

ARC/1.03 STATO ATTUALE

PIANTA PIANO AMMEZZATO | scala 1:100

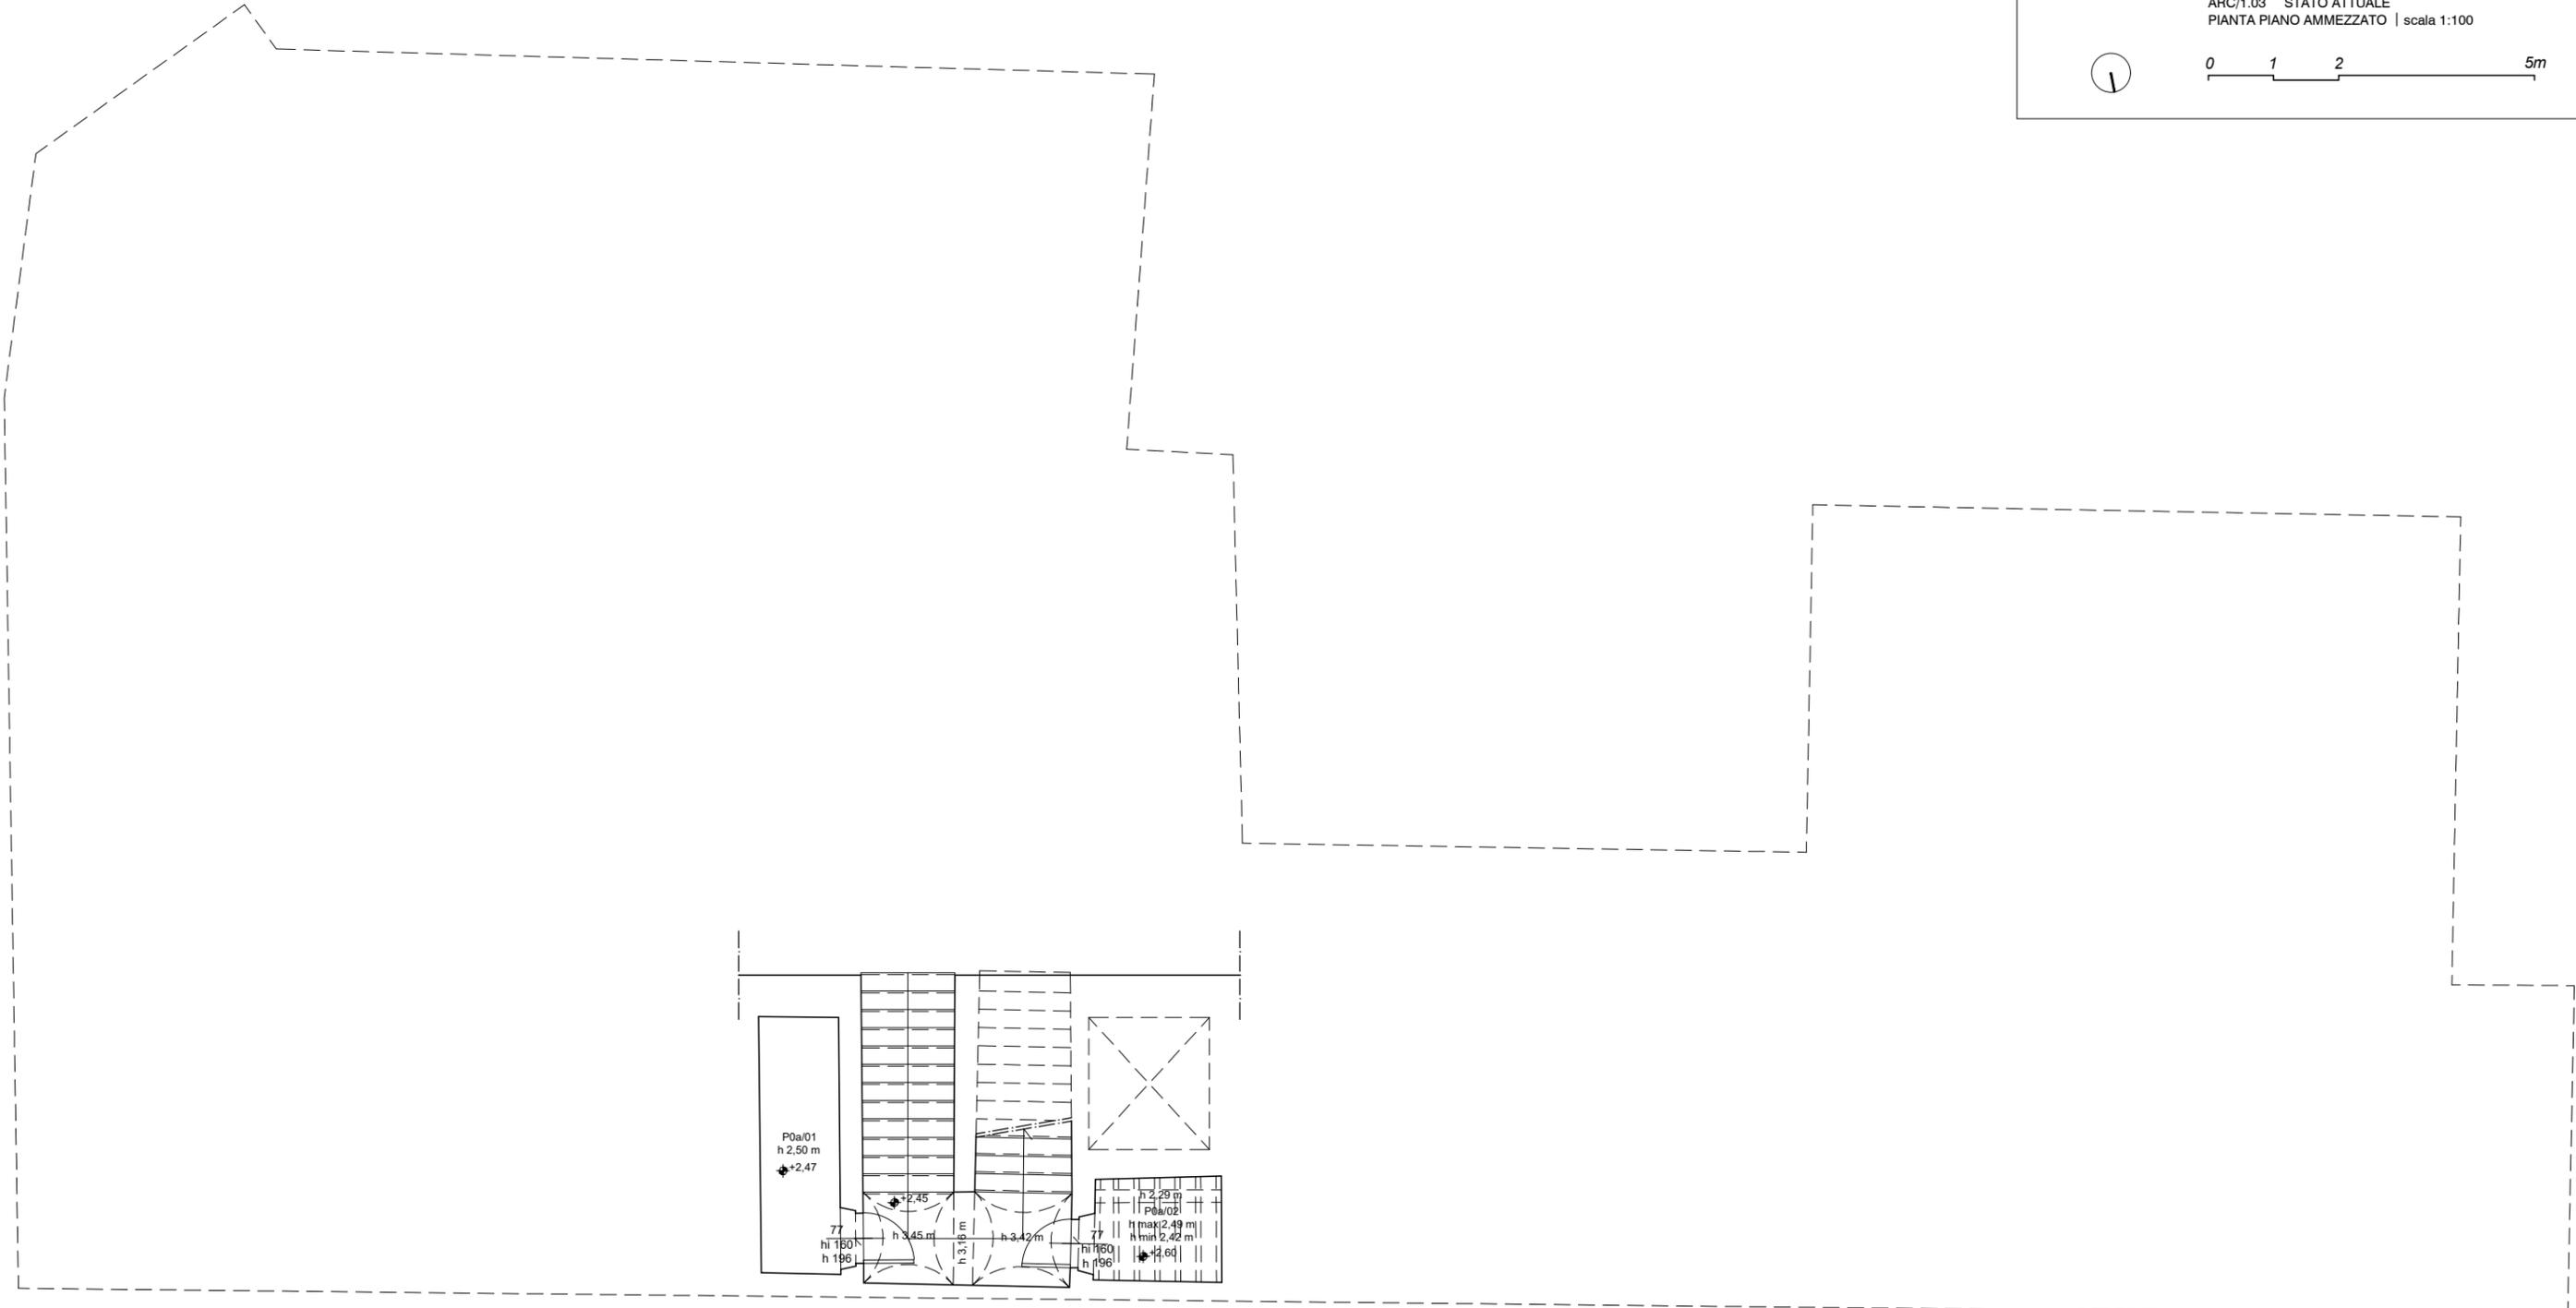 

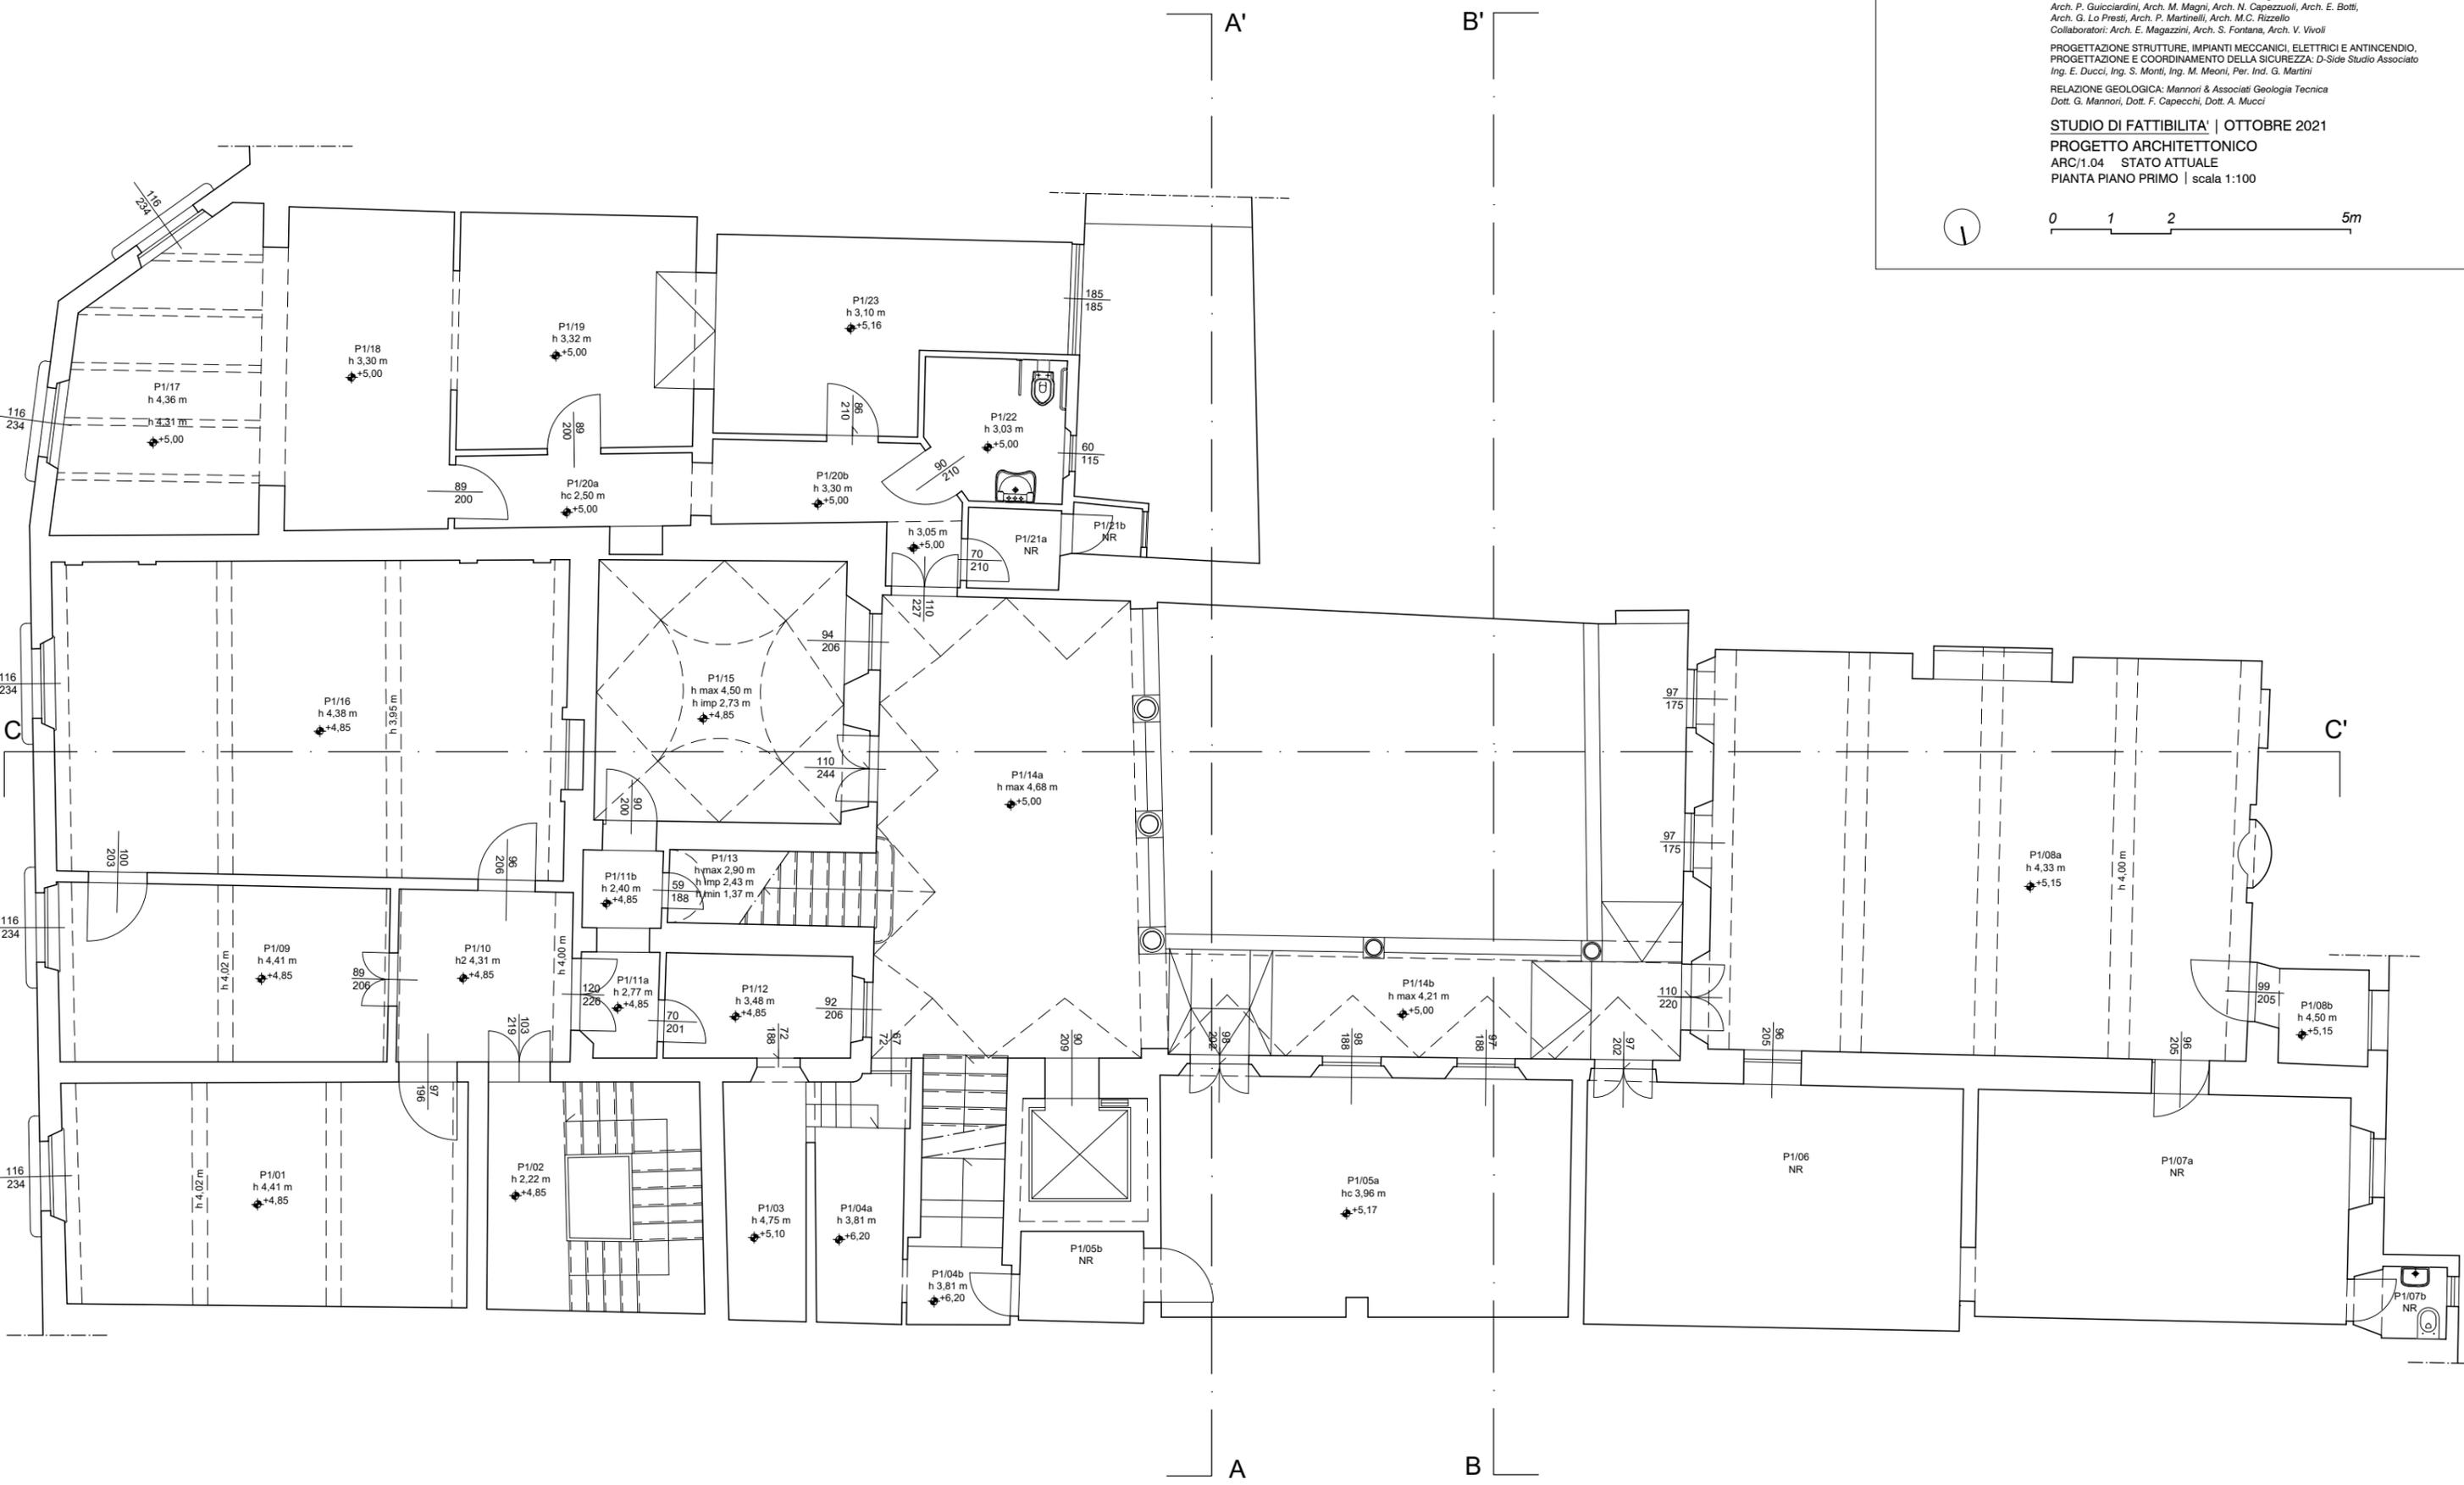

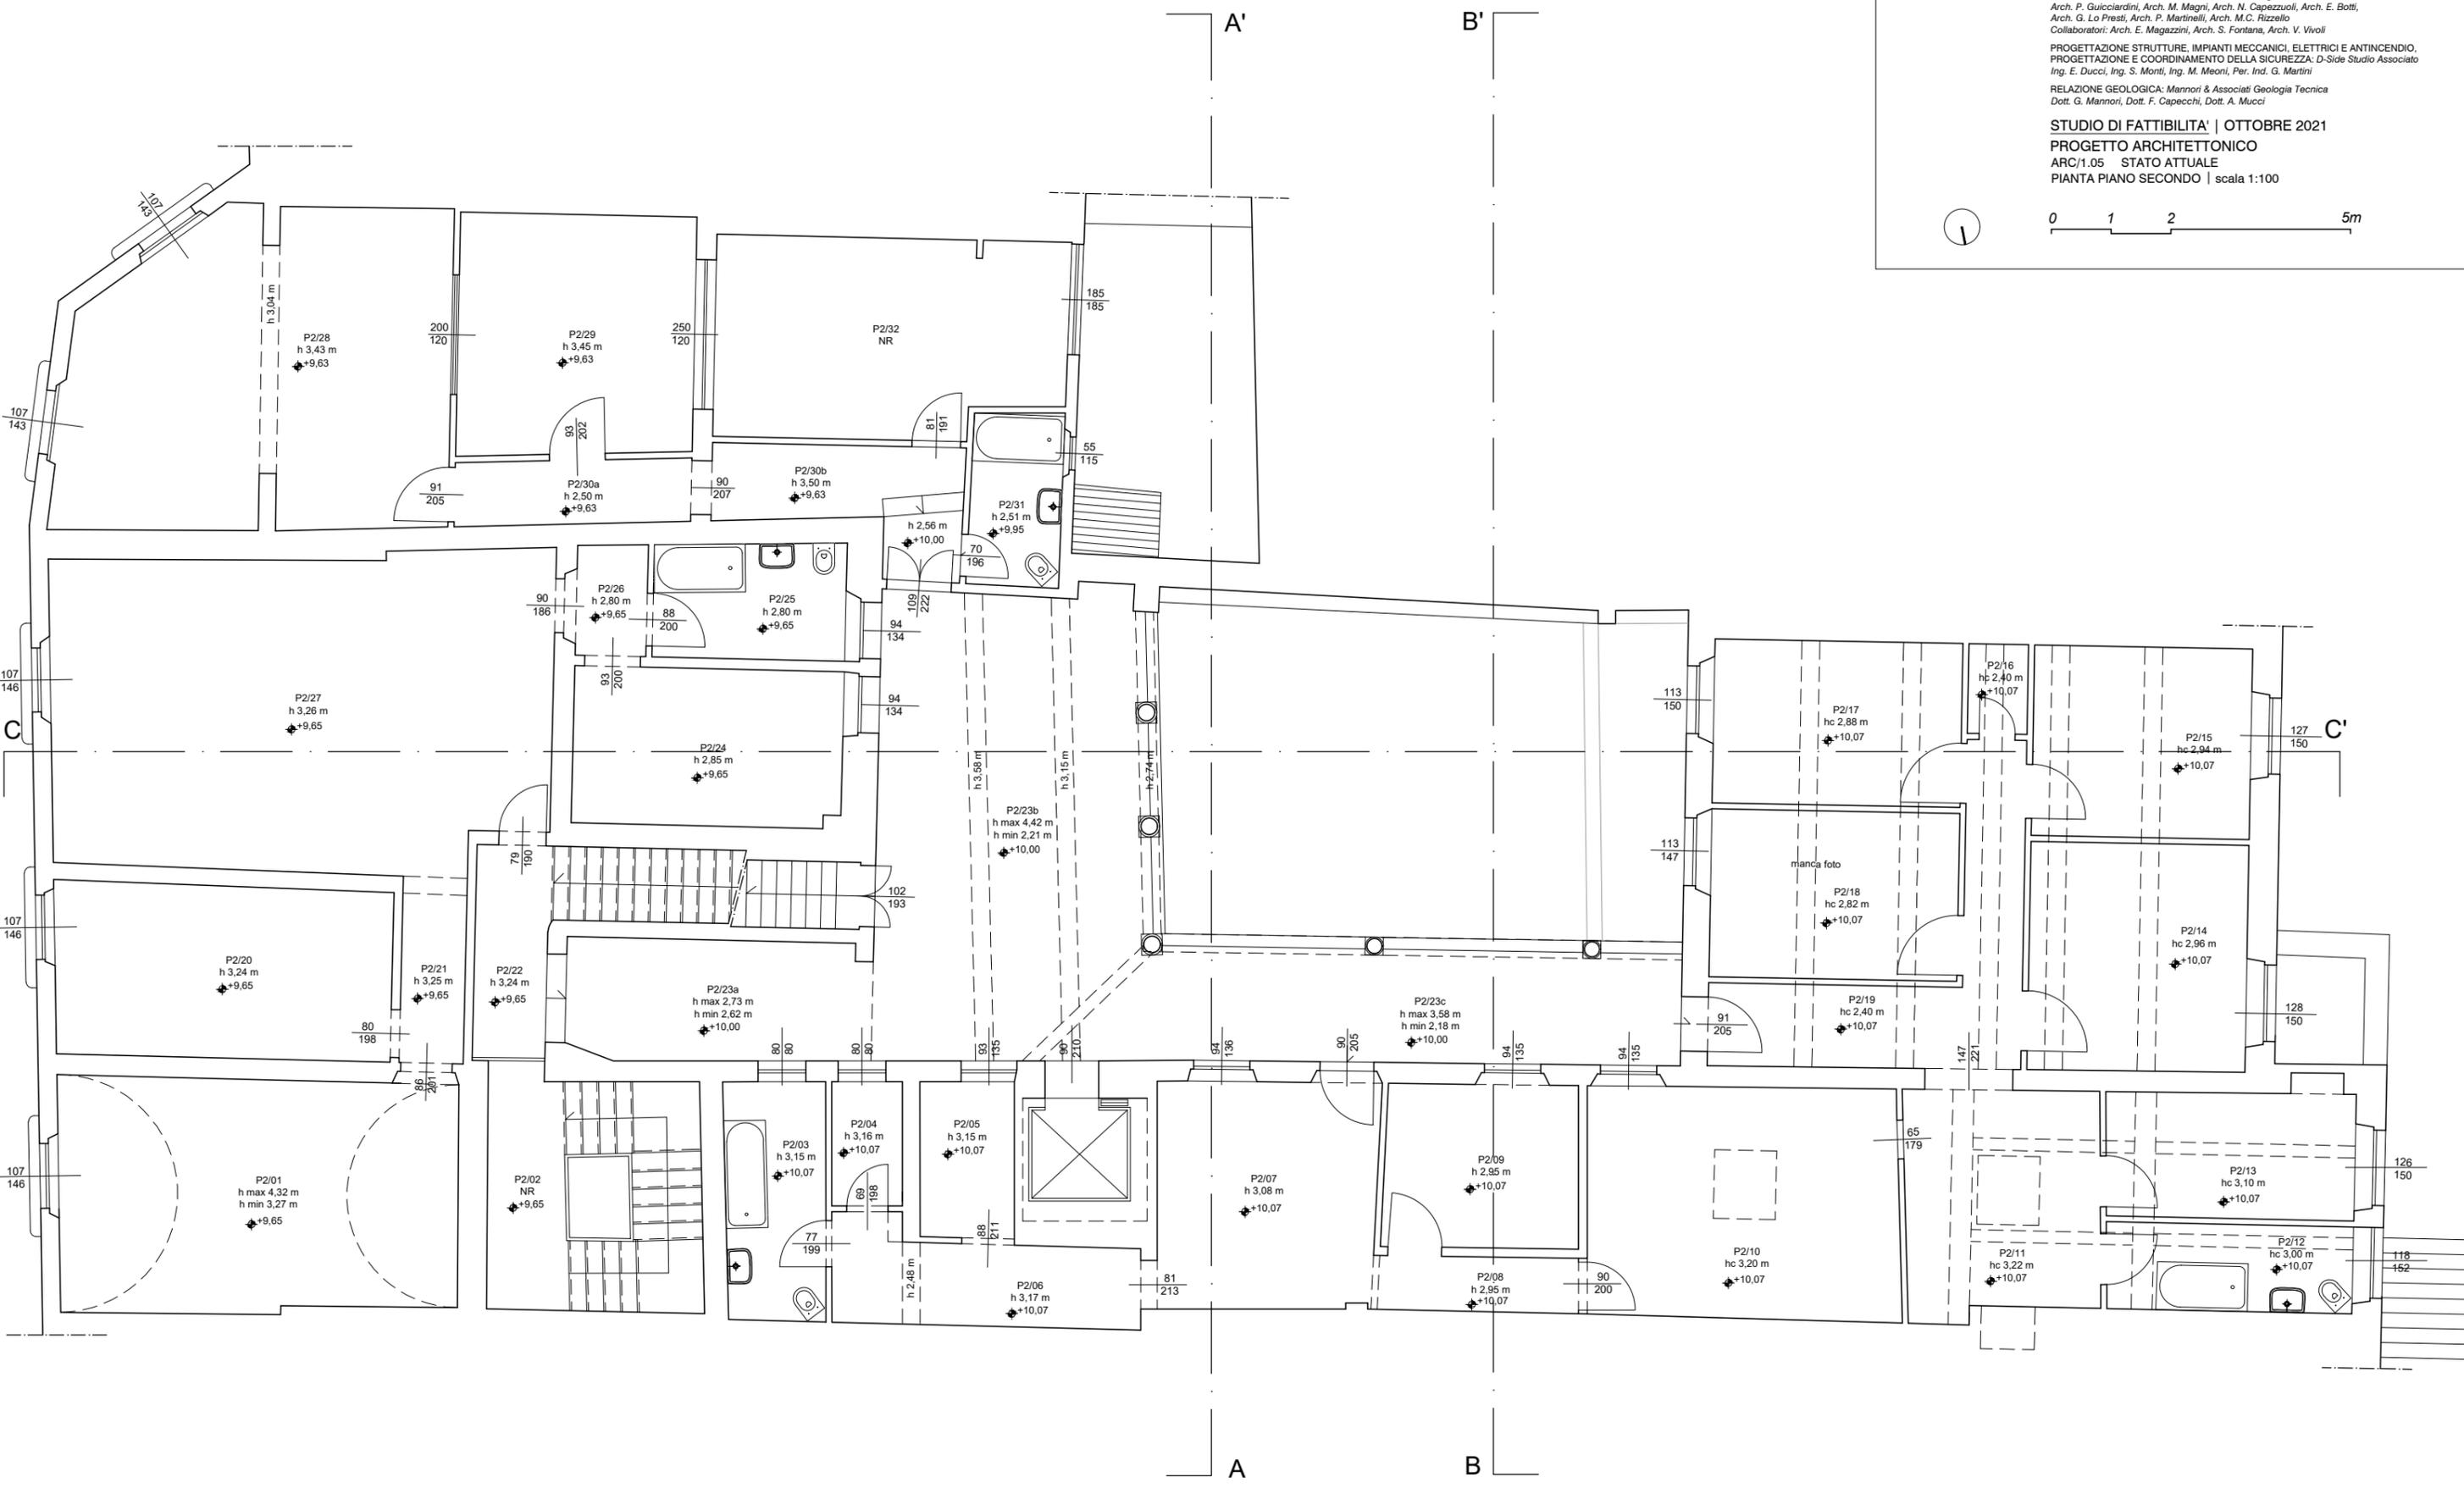 



**PROGETTAZIONE DEFINITIVA DELLE OPERE DI
CONSOLIDAMENTO E RESTAURO CONSERVATIVO
DEL PALAZZO Ghibellino NEL COMUNE DI EMPOLI**

CUP: C72J19000300004

CIG: 852299162

STAZIONE APPALTANTE: Unione dei Comuni Circondario dell'Empolese Valdelsa

RUP: Ing. Roberta Scardigli

RESTAURO ARCHITETTONICO: Guicciardini & Magni Architetti Studio Associato
Arch. P. Guicciardini, Arch. M. Magni, Arch. N. Capuzzioli, Arch. E. Botti,
Arch. G. Lo Presti, Arch. P. Martinelli, Arch. M.C. Rizzello
Collaboratori: Arch. E. Magazzini, Arch. S. Fontana, Arch. V. Vivoli

PROGETTAZIONE STRUTTURE, IMPIANTI MECCANICI, ELETTRICI E ANTINCENDIO,
PROGETTAZIONE E COORDINAMENTO DELLA SICUREZZA: D-Side Studio Associato
Ing. E. Ducci, Ing. S. Monti, Ing. M. Meoni, Per. Ind. G. Martini



RELAZIONE GEOLOGICA: Mannori & Associati Geologia Tecnica
Dott. G. Mannori, Dott. F. Capecchi, Dott. A. Mucci

STUDIO DI FATTIBILITA' | OTTOBRE 2021

PROGETTO ARCHITETTONICO

ARC/1.06 STATO ATTUALE

PIANTA SOTTOTETTO | scala 1:100

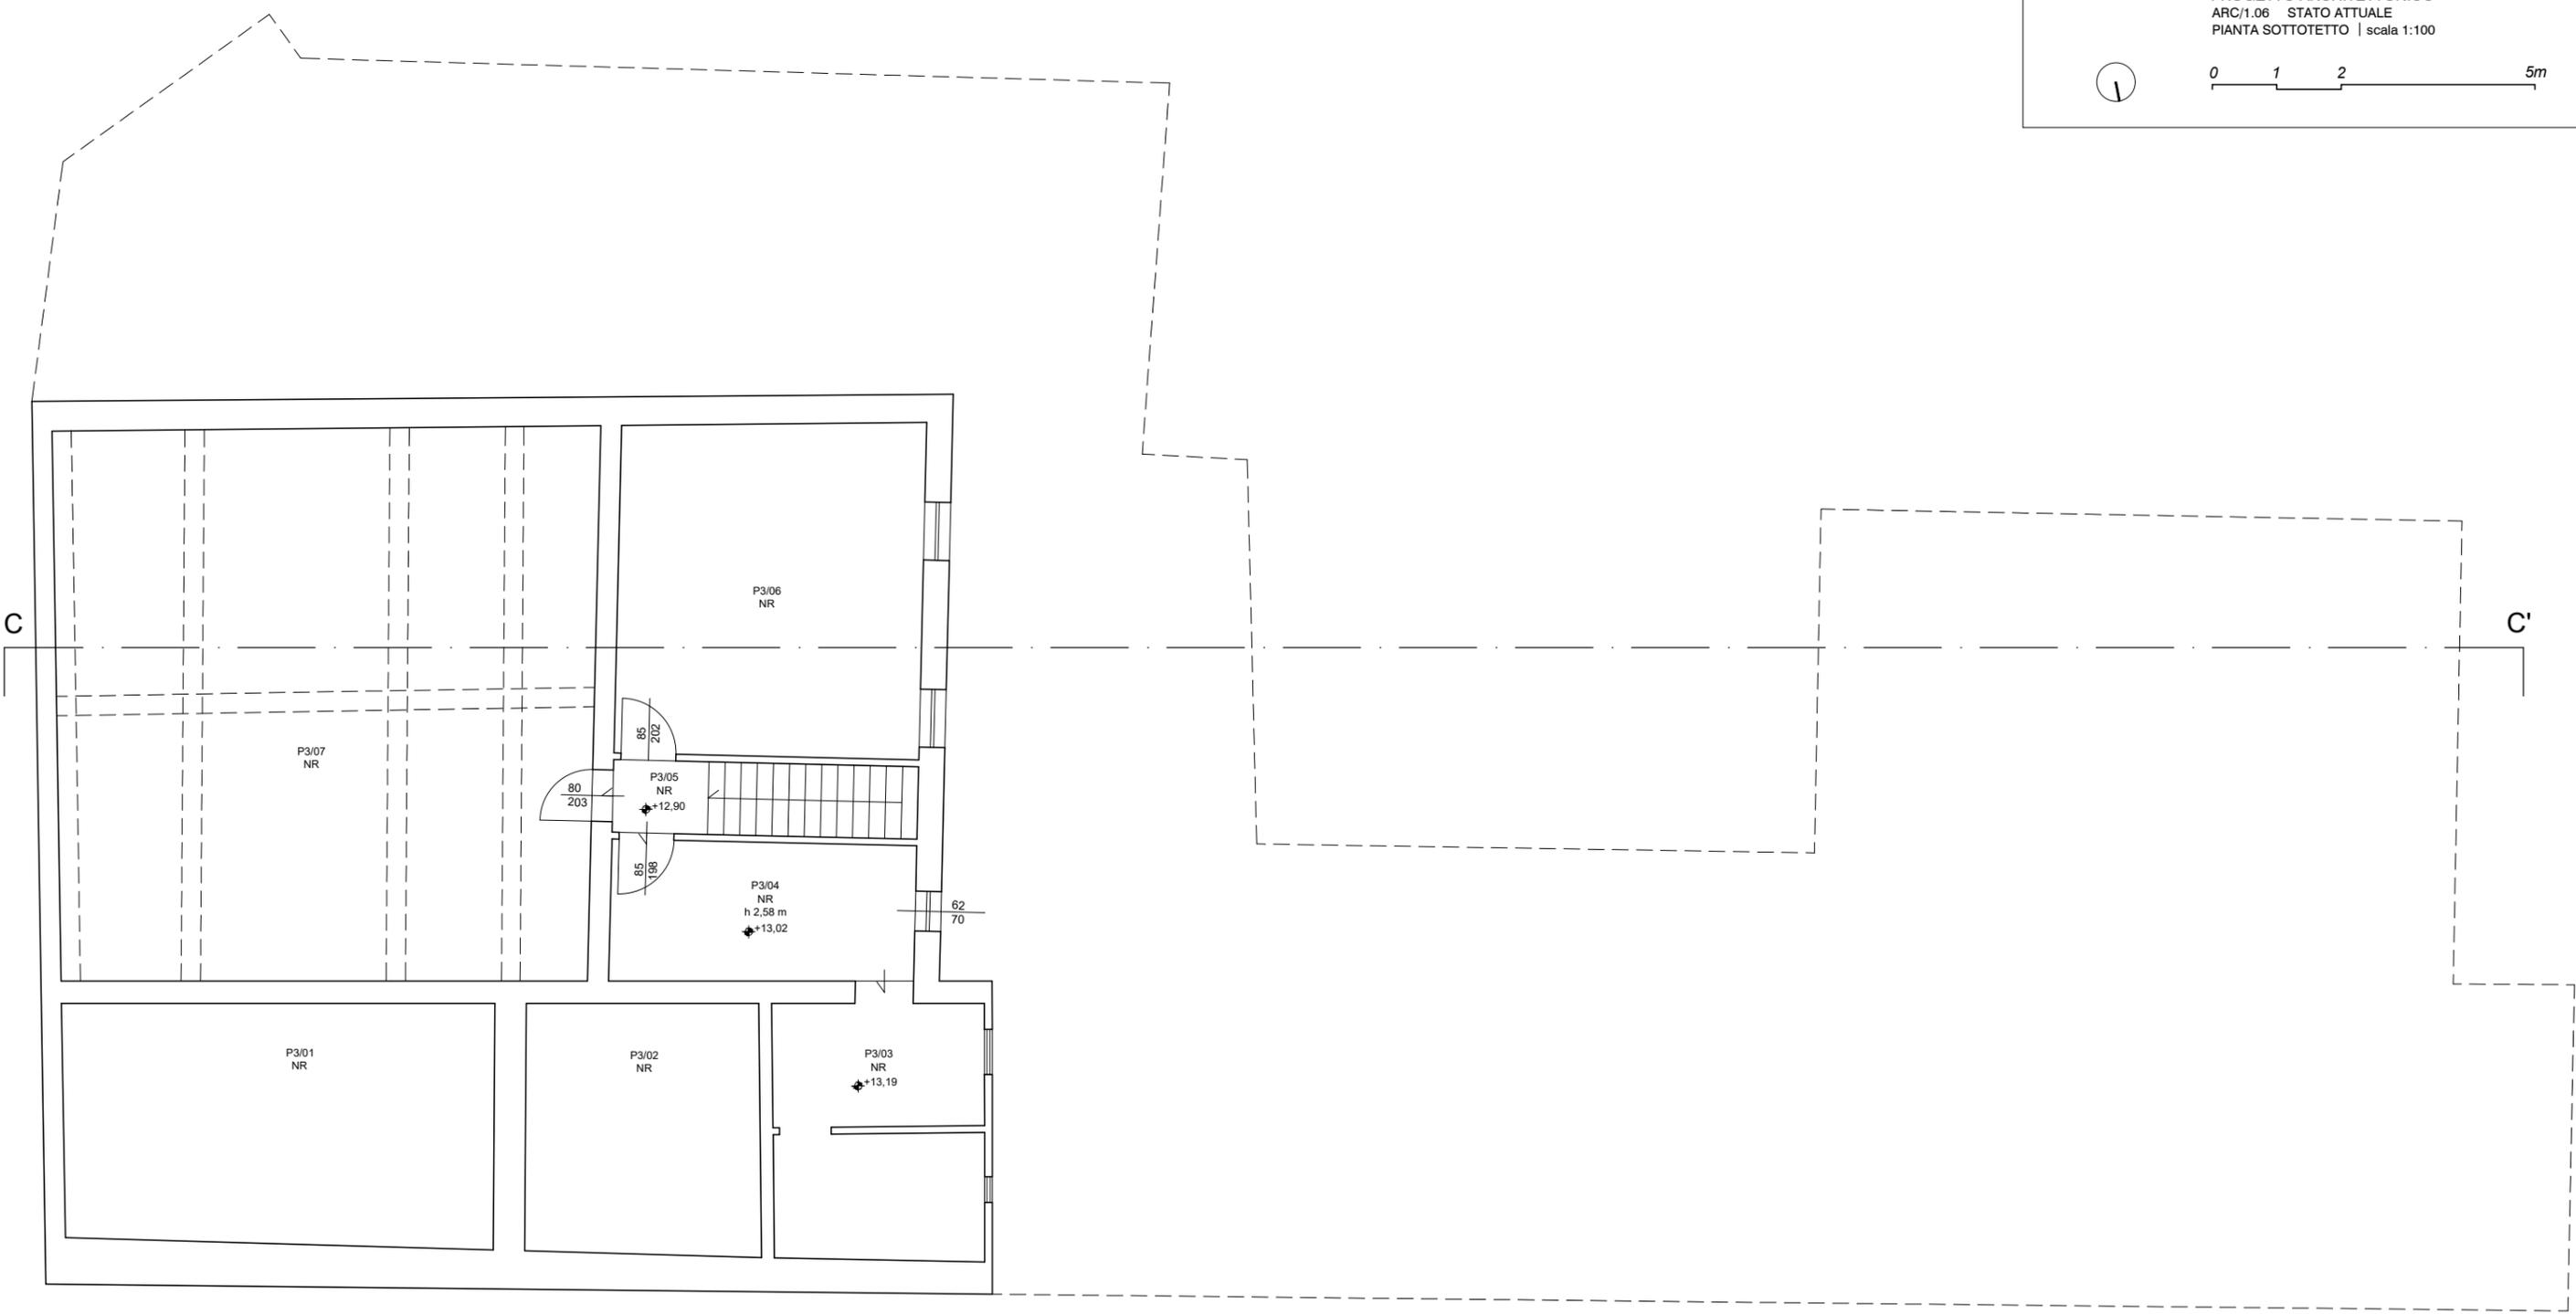 



PROGETTAZIONE DEFINITIVA DELLE OPERE DI
CONSOLIDAMENTO E RESTAURO CONSERVATIVO
DEL PALAZZO Ghibellino NEL COMUNE DI EMPOLI

CUP: C72J19000300004

CIG: 8522399162

STAZIONE APPALTANTE: Unione dei Comuni Circondario dell'Empolese Valdelsa

RUP: Ing. Roberta Scardigli

RESTAURO ARCHITETTONICO: Guicciardini & Magni Architetti Studio Associato
Arch. P. Guicciardini, Arch. M. Magni, Arch. N. Capuzzioli, Arch. E. Botti,
Arch. G. Lo Presti, Arch. P. Martinelli, Arch. M.C. Rizzello
Collaboratori: Arch. E. Magazzini, Arch. S. Fontana, Arch. V. Vivoli

PROGETTAZIONE STRUTTURE, IMPIANTI MECCANICI, ELETTRICI E ANTINCENDIO,
PROGETTAZIONE E COORDINAMENTO DELLA SICUREZZA: D-Side Studio Associato
Ing. E. Ducci, Ing. S. Monti, Ing. M. Meoni, Per. Ind. G. Martini


RELAZIONE GEOLOGICA: Mannori & Associati Geologia Tecnica
Dott. G. Mannori, Dott. F. Capecchi, Dott. A. Mucci

STUDIO DI FATTIBILITA' | OTTOBRE 2021

PROGETTO ARCHITETTONICO

ARC/1.07 STATO ATTUALE

PIANTA COPERTURE | scala 1:100

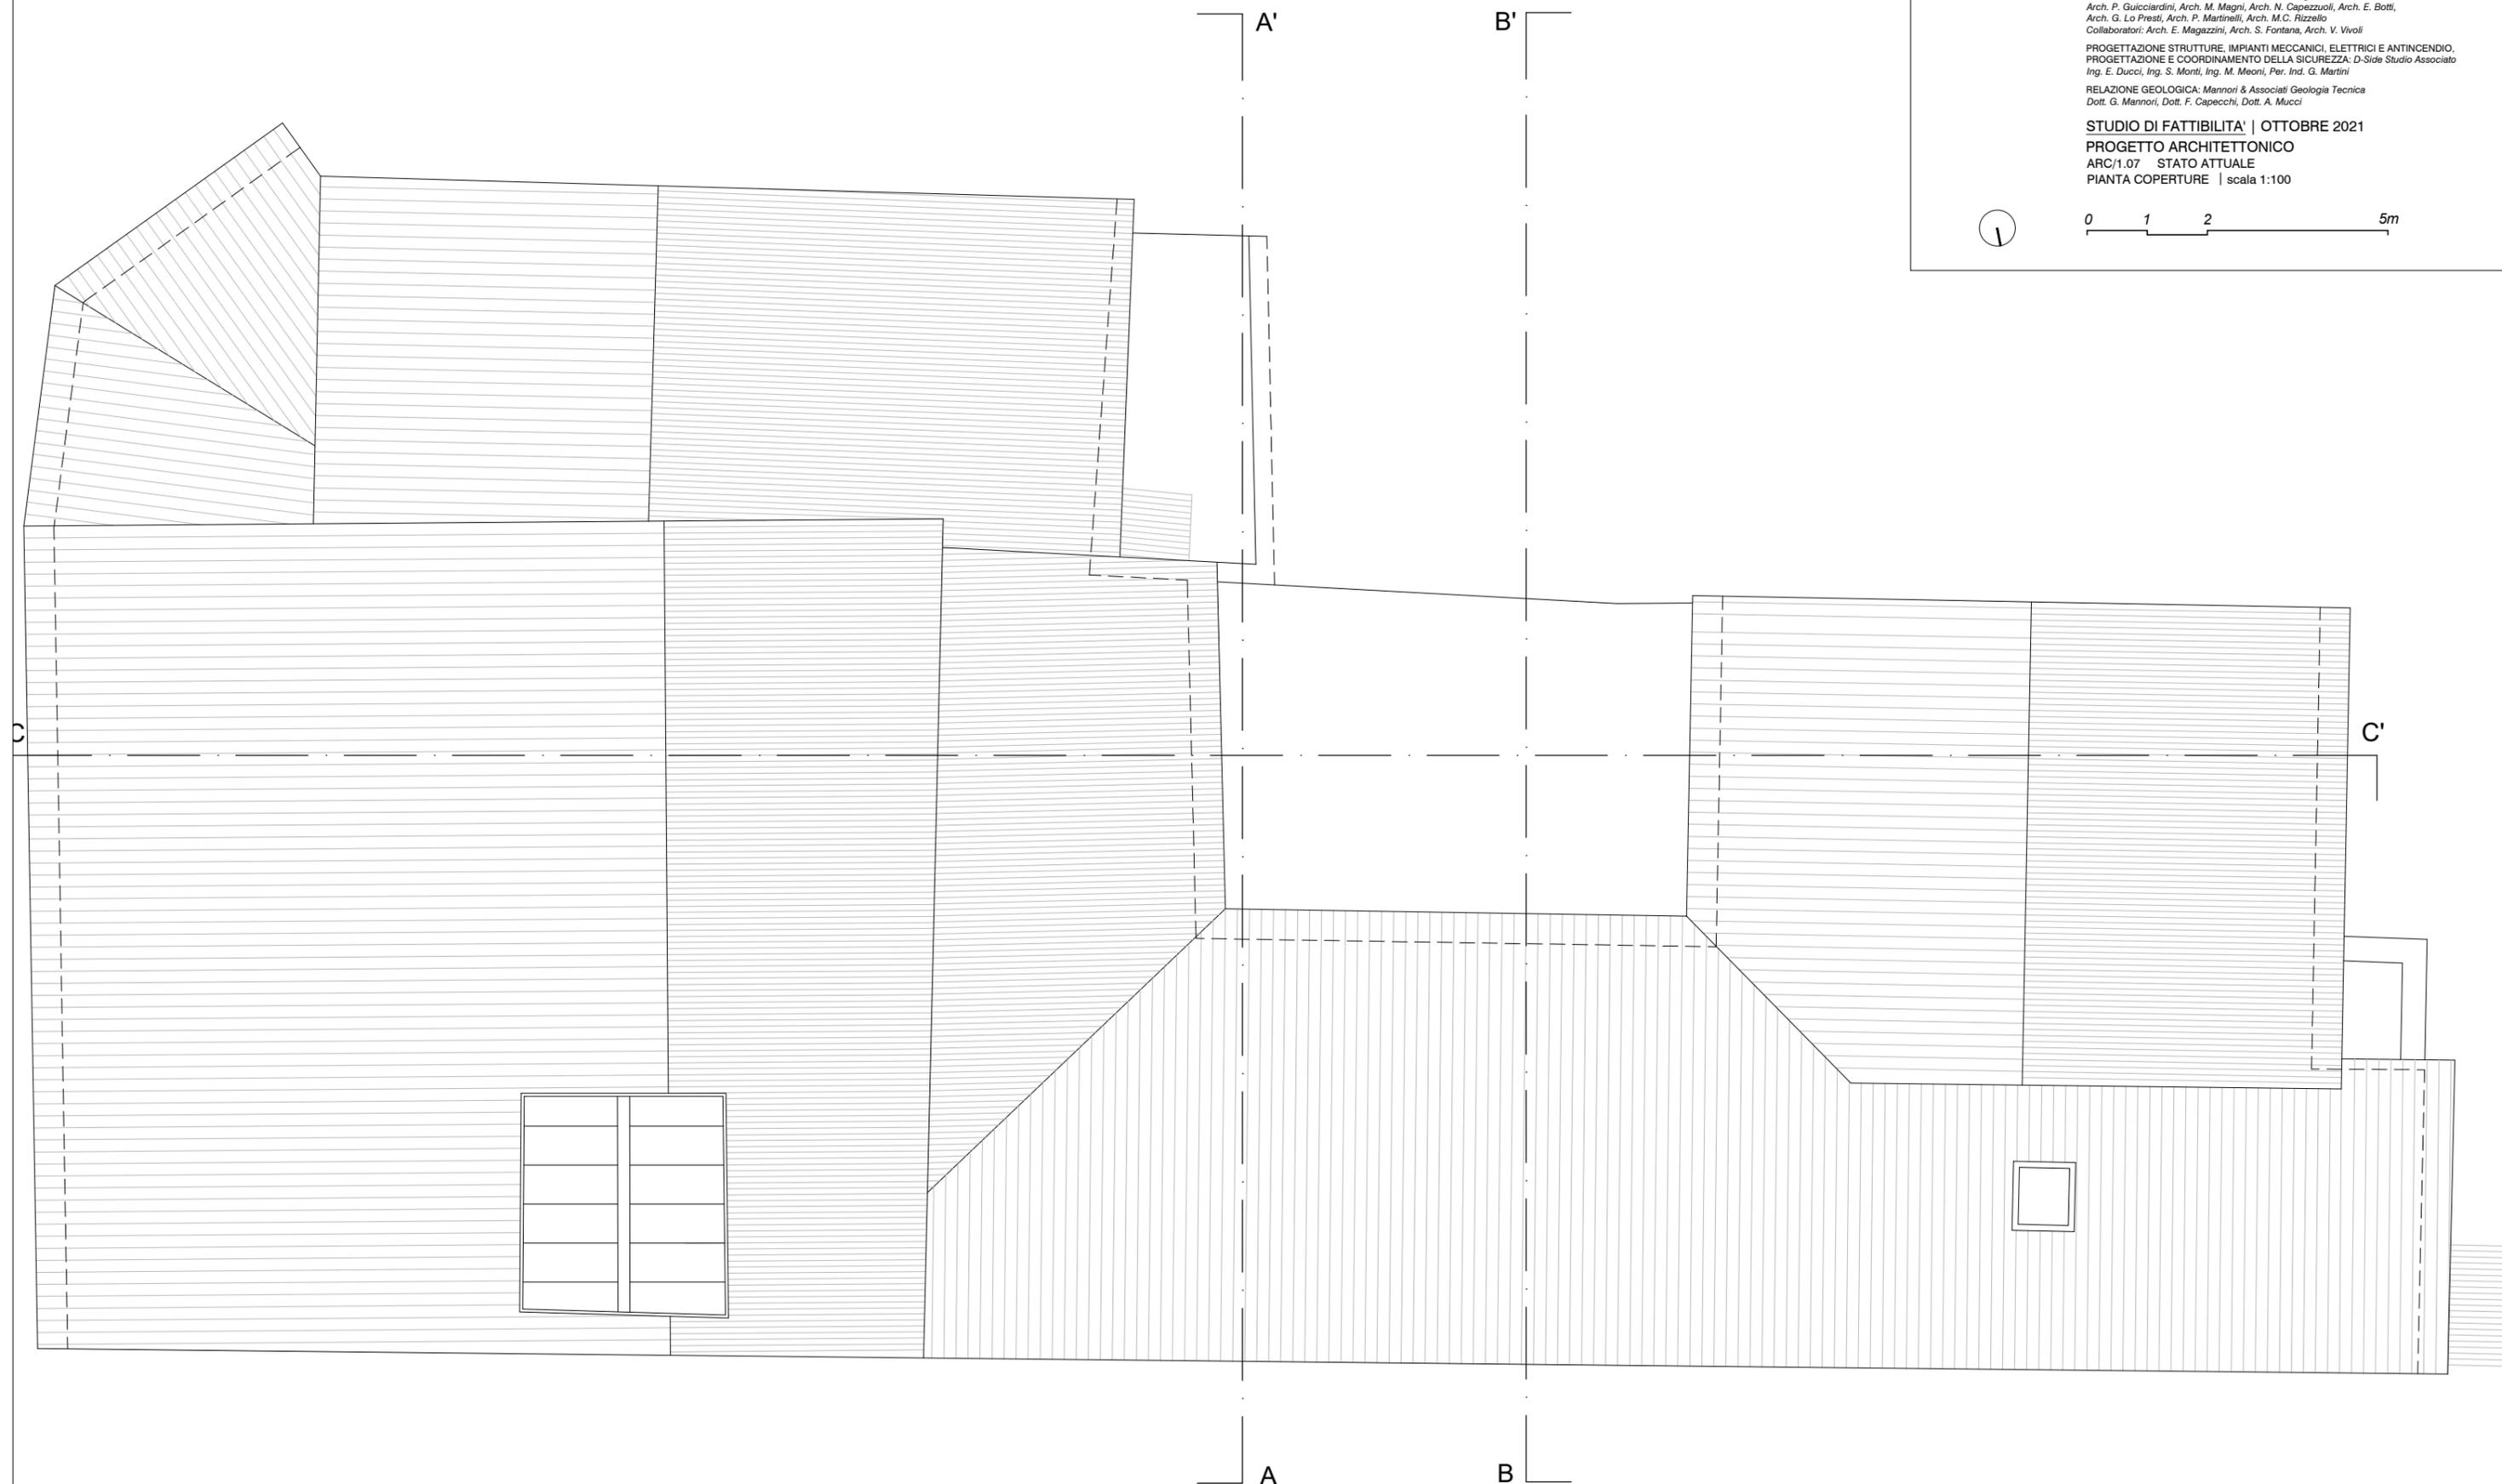



PROGETTAZIONE DEFINITIVA DELLE OPERE DI
CONSOLIDAMENTO E RESTAURO CONSERVATIVO
DEL PALAZZO Ghibellino NEL COMUNE DI EMPOLI

CUP: C72J19000300004

CIG: 852299162

STAZIONE APPALTANTE: Unione dei Comuni Circondario dell'Empolese Valdelsa

RUP: Ing. Roberta Scardigli

RESTAURO ARCHITETTONICO: Guicciardini & Magni Architetti Studio Associato
Arch. P. Guicciardini, Arch. M. Magni, Arch. N. Capuzzioli, Arch. E. Botti,
Arch. G. Lo Presti, Arch. P. Martinelli, Arch. M.C. Rizzello
Collaboratori: Arch. E. Magazzini, Arch. S. Fontana, Arch. V. Vivoli

PROGETTAZIONE STRUTTURE, IMPIANTI MECCANICI, ELETTRICI E ANTINCENDIO,
PROGETTAZIONE E COORDINAMENTO DELLA SICUREZZA: D-Side Studio Associato
Ing. E. Ducci, Ing. S. Monti, Ing. M. Meoni, Per. Ind. G. Martini


RELAZIONE GEOLOGICA: Mannori & Associati Geologia Tecnica
Dott. G. Mannori, Dott. F. Capecchi, Dott. A. Mucci

STUDIO DI FATTIBILITA' | OTTOBRE 2021

PROGETTO ARCHITETTONICO

ARC/1.08 STATO ATTUALE

SEZIONE A | scala 1:100

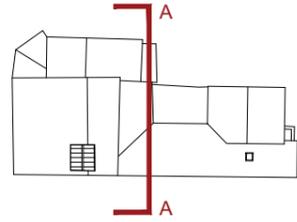

0 1 2 5m





PROGETTAZIONE DEFINITIVA DELLE OPERE DI
CONSOLIDAMENTO E RESTAURO CONSERVATIVO
DEL PALAZZO Ghibellino NEL COMUNE DI EMPOLI

CUP: C72J19000300004

CIG: 852299162

STAZIONE APPALTANTE: Unione dei Comuni Circondario dell'Empolese Valdelsa

RUP: Ing. Roberta Scardigli

RESTAURO ARCHITETTONICO: Guicciardini & Magni Architetti Studio Associato
Arch. P. Guicciardini, Arch. M. Magni, Arch. N. Capezzuoli, Arch. E. Botti,
Arch. G. Lo Presti, Arch. P. Martinelli, Arch. M.C. Rizzello
Collaboratori: Arch. E. Magazzini, Arch. S. Fontana, Arch. V. Vivoli

PROGETTAZIONE STRUTTURE, IMPIANTI MECCANICI, ELETTRICI E ANTINCENDIO,
PROGETTAZIONE E COORDINAMENTO DELLA SICUREZZA: D-Side Studio Associato
Ing. E. Ducci, Ing. S. Monti, Ing. M. Meoni, Per. Ind. G. Martini


RELAZIONE GEOLOGICA: Mannori & Associati Geologia Tecnica
Dott. G. Mannori, Dott. F. Capecchi, Dott. A. Mucci

STUDIO DI FATTIBILITA' | OTTOBRE 2021

PROGETTO ARCHITETTONICO

ARC/1.09 STATO ATTUALE

SEZIONE B | scala 1:100

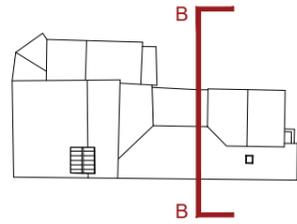

B

B



0 1 2 5m





PROGETTAZIONE DEFINITIVA DELLE OPERE DI CONSOLIDAMENTO E RESTAURO CONSERVATIVO DEL PALAZZO Ghibellino NEL COMUNE DI EMPOLI

CUP: C72J19000300004 CIG: 852299162



STAZIONE APPALTANTE: Unione dei Comuni Circondario dell'Empolese Valdelsa
RUP: Ing. Roberta Scardigli

RESTAURO ARCHITETTONICO: Guicciardini & Magni Architetti Studio Associato
Arch. P. Guicciardini, Arch. M. Magni, Arch. N. Capezzuoli, Arch. E. Botti,
Arch. G. Lo Presti, Arch. P. Martinelli, Arch. M.C. Rizzello
Collaboratori: Arch. E. Magazzini, Arch. S. Fortana, Arch. V. Vivoli

PROGETTAZIONE STRUTTURE, IMPIANTI MECCANICI, ELETTRICI E ANTINCENDIO,
PROGETTAZIONE E COORDINAMENTO DELLA SICUREZZA: D-Side Studio Associato
Ing. E. Ducci, Ing. S. Monti, Ing. M. Meoni, Per. Ind. G. Martini

RELAZIONE GEOLOGICA: Mannori & Associati Geologia Tecnica
Dott. G. Mannori, Dott. F. Capecechi, Dott. A. Mucci

STUDIO DI FATTIBILITA' | OTTOBRE 2021
PROGETTO ARCHITETTONICO
ARC/1.10 STATO ATTUALE
SEZIONE C | scala 1:100

 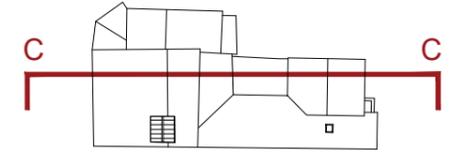



PROGETTAZIONE DEFINITIVA DELLE OPERE DI
CONSOLIDAMENTO E RESTAURO CONSERVATIVO
DEL PALAZZO GIBELLINO NEL COMUNE DI EMPOLI

CUP: C72J19000300004

CIG: 852299162

STAZIONE APPALTANTE: Unione dei Comuni Circondario dell'Empolese Valdelsa

RUP: Ing. Roberta Scardigli

RESTAURO ARCHITETTONICO: Guicciardini & Magni Architetti Studio Associato
Arch. P. Guicciardini, Arch. M. Magni, Arch. N. Capezzuoli, Arch. E. Botti,
Arch. G. Lo Presti, Arch. P. Martinelli, Arch. M.C. Rizzello
Collaboratori: Arch. E. Magazzini, Arch. S. Fortana, Arch. V. Vivoli

PROGETTAZIONE STRUTTURE, IMPIANTI MECCANICI, ELETTRICI E ANTINCENDIO,
PROGETTAZIONE E COORDINAMENTO DELLA SICUREZZA: D-Side Studio Associato
Ing. E. Ducci, Ing. S. Monti, Ing. M. Meoni, Per. Ind. G. Martini


RELAZIONE GEOLOGICA: Mannori & Associati Geologia Tecnica
Dott. G. Mannori, Dott. F. Capecechi, Dott. A. Mucci

STUDIO DI FATTIBILITA' | OTTOBRE 2021

PROGETTO ARCHITETTONICO

ARC/1.11 STATO ATTUALE

PROSPETTO EST | scala 1:100

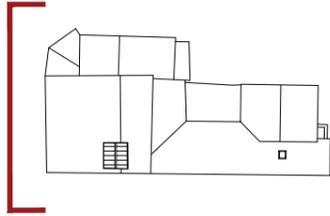

0 1 2 5m

