



COMUNE di EMPOLI

SETTORE I LL.PP e PATRIMONIO
Servizio progettazione immobili

**PROGETTO PER LA COSTRUZIONE DI NUOVI LOCULI NEL
CIMITERO DI S. ANDREA DEL CAPOLUOGO**

II° LOTTO

CUP C71B21008290004

PROGETTO DEFINITIVO

(Art. 23 Legge 18 aprile 2016 n. 50 e successive modificazioni)

ELABORATI ARCHITETTONICI

Giugno 2022


Redatto da:

Ing. Giulia Marconcini


Ufficio Tecnico Comune di Empoli

IL RESPONSABILE UNICO DEL PROCEDIMENTO

Geom. Ugo Reali

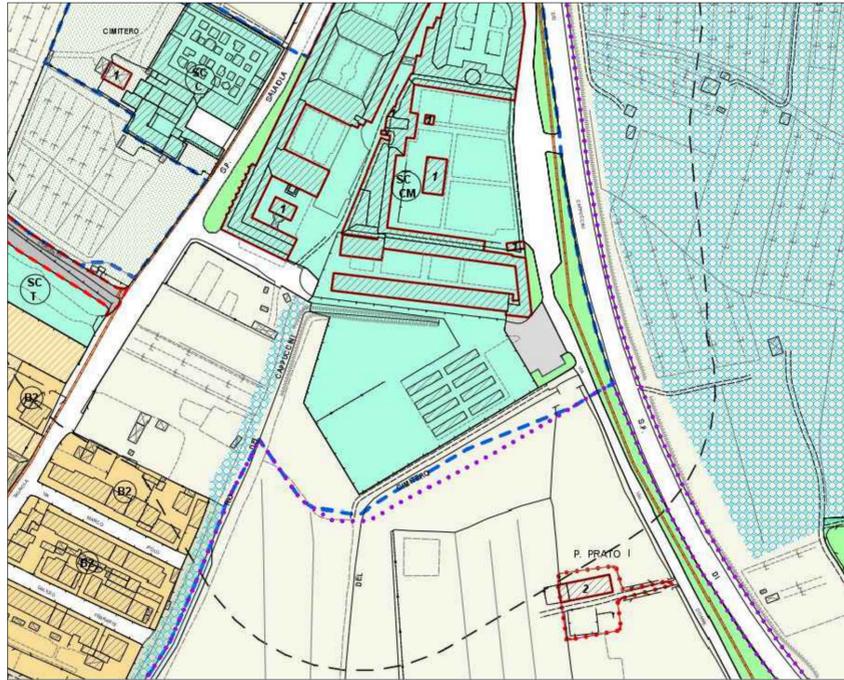

ESTRATTO REGOLAMENTO URBANISTICO
USI DEL SUOLO E MODALITÀ DI INTERVENTO
Scala 1:2000

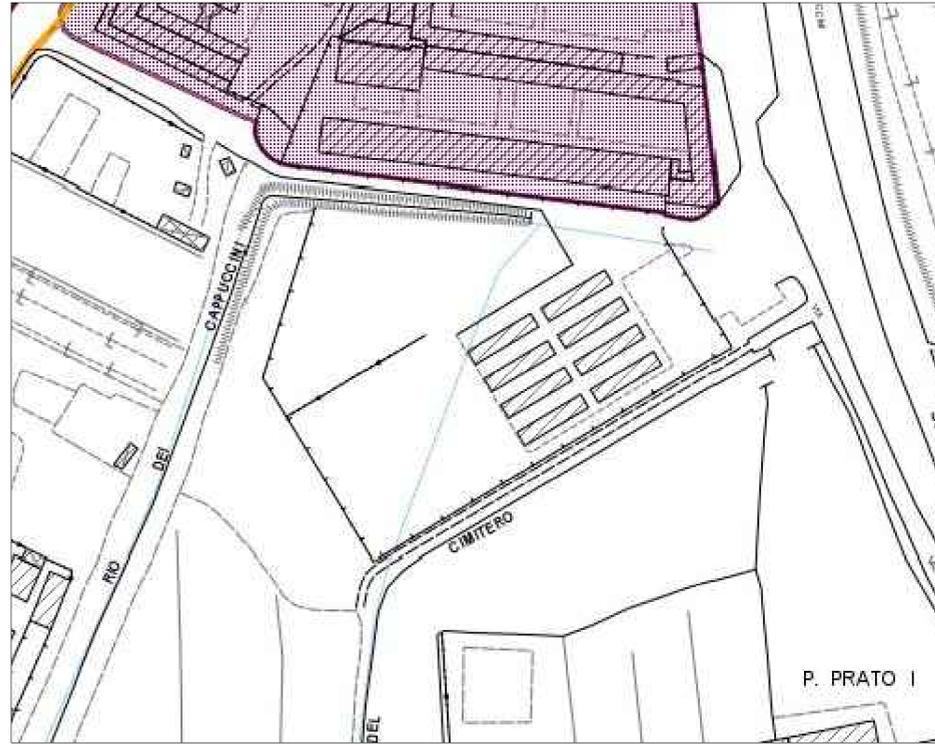

CARTA DEI VINCOLI E DELLE TUTELE



ESTRATTO CATASTALE



PLANIMETRIA DI INTERVENTO
Scala 1:1000




CARTA DELLE SALVAGUARDIE E AMBITI DI RISPETTO



 COMUNE DI EMPOLI - UFFICIO TECNICO - SERVIZIO PROGETTAZIONE IMMOBILI	PROGETTO DI COSTRUZIONE DI NUOVI LOCULI NEL CIMITERO DI S. ANDREA DEL CAPOLUOGO - II° LOTTO CUP C71B21008290004 - PROGETTO DEFINITIVO -	
	TITOLO: INQUADRAMENTO URBANISTICO	
DATA: GIUGNO 2022	IL RESPONSABILE DEL PROCEDIMENTO: Geom. Ugo Reali	
SCALA: 1:100 - 1:500 - 1:1000	PROGETTISTA: Ing. Giulia Marconcini	
AGGIORNAMENTO:	V. IL DIRIGENTE DEL SETTORE TECNICO: Ing. Roberta Scardigli	

TAVOLA **1**

PIANTA PIANO TERRA
Scala 1:100

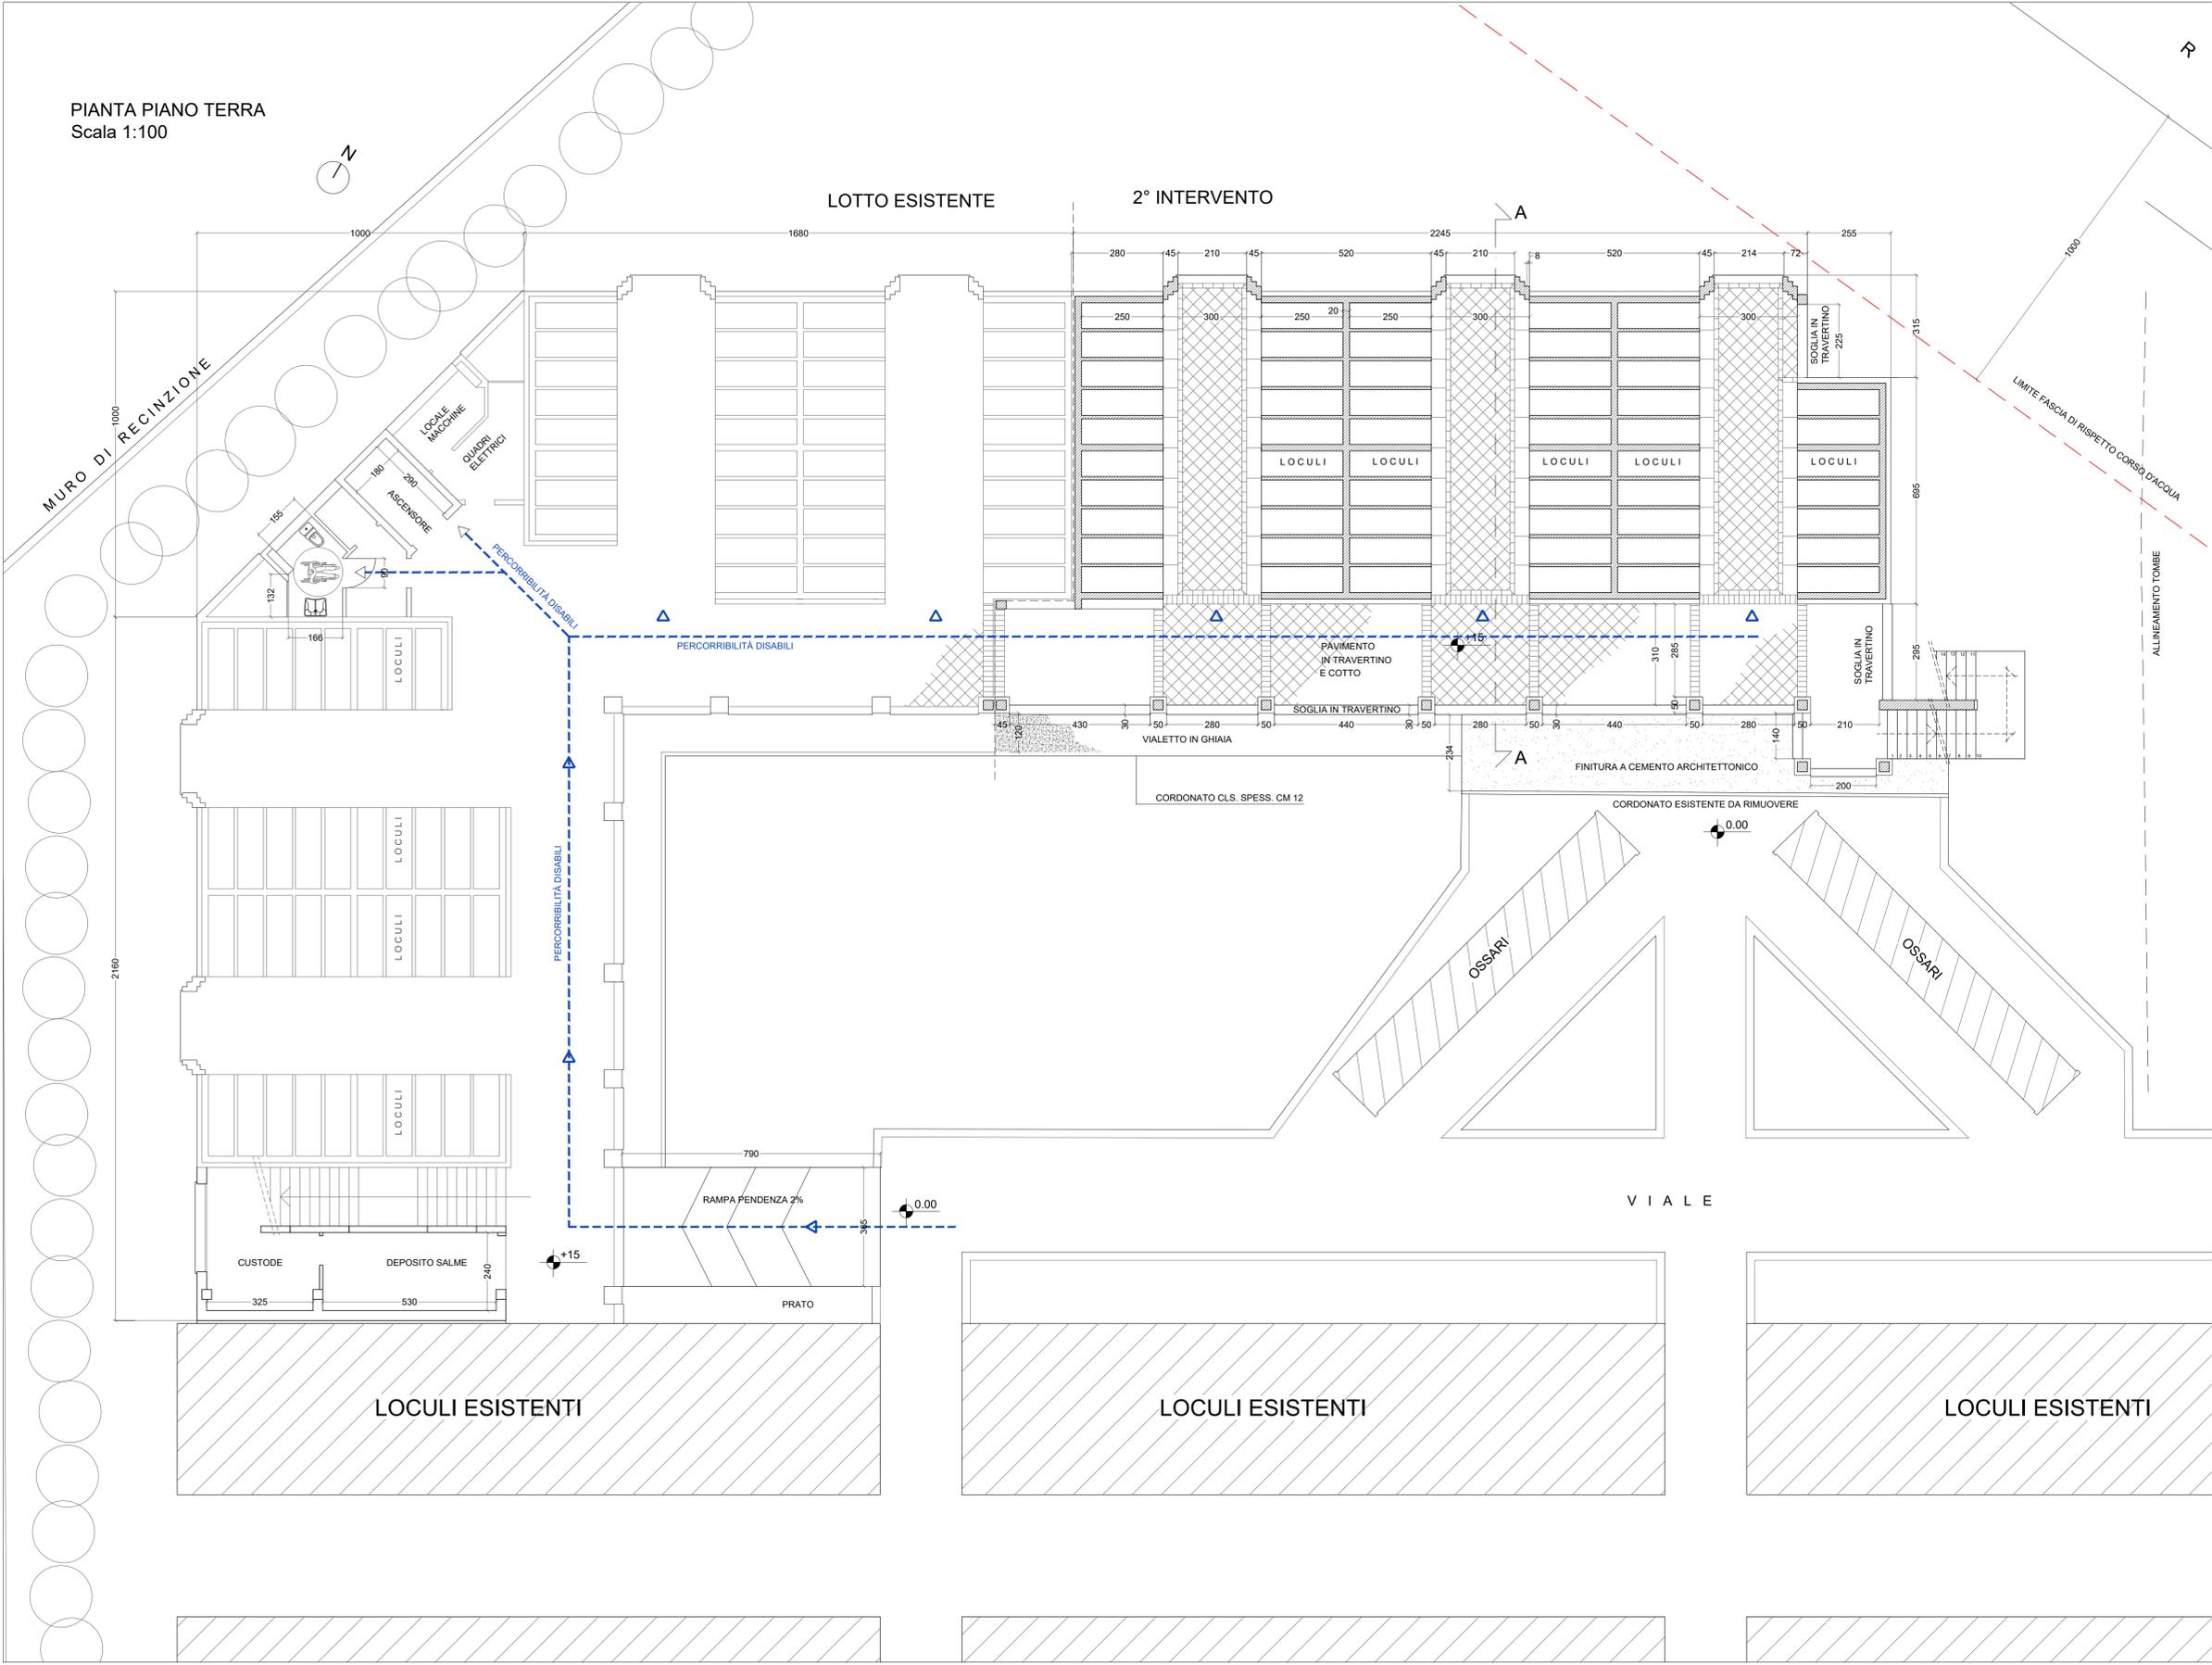

COMUNE DI EMPOLI


- UFFICIO TECNICO - SERVIZIO PROGETTAZIONE IMMOBILI

PROGETTO DI COSTRUZIONE DI NUOVI LOCULI
NEL CIMITERO DI S. ANDREA DEL CAPOLUOGO - II° LOTTO
CUP C71B21008290004
- PROGETTO DEFINITIVO -


TITOLO:		PLANIMETRIA PIANO TERRA	
DATA	GIUGNO 2022	IL RESPONSABILE DEL PROCEDIMENTO	Geom. Ugo Reali
SCALA	1:100	PROGETTISTA:	Ing. Giulia Marconcini
AGGIORNAMENTO		V. IL DIRIGENTE DEL SETTORE TECNICO:	Ing. Roberta Scardigli

TAVOLA **2**


PIANTA PIANO PRIMO
Scala 1:100

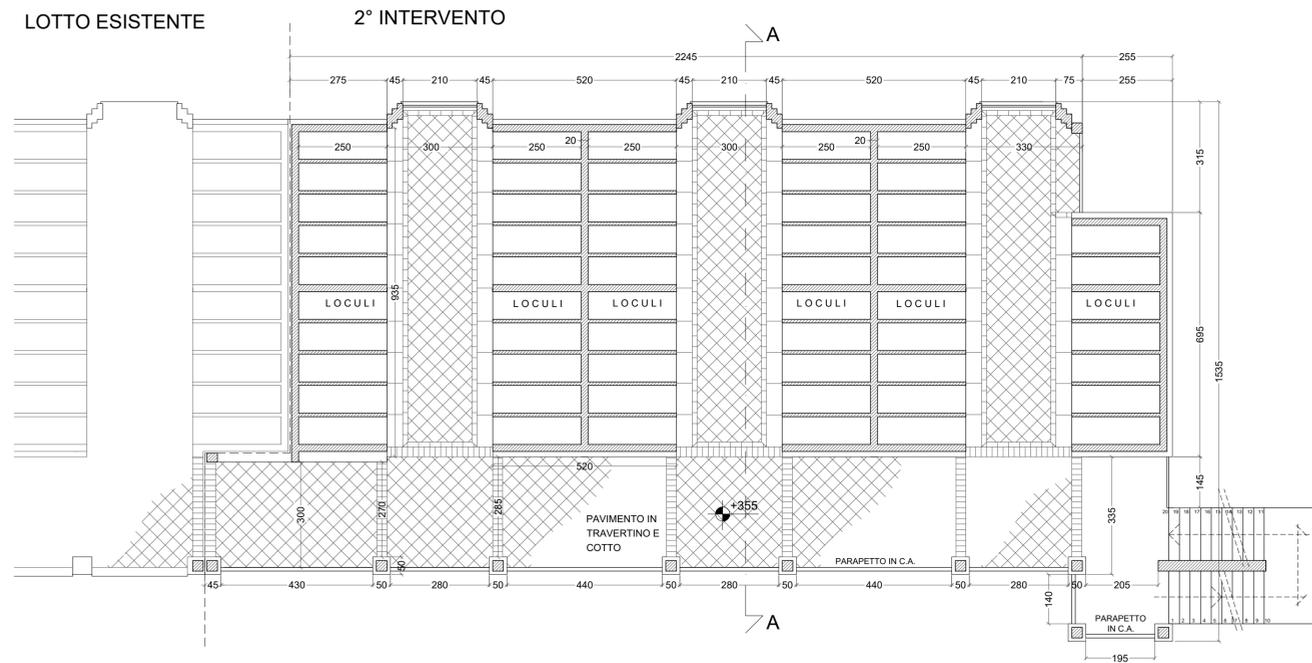

PIANTA COPERTURA
Scala 1:100

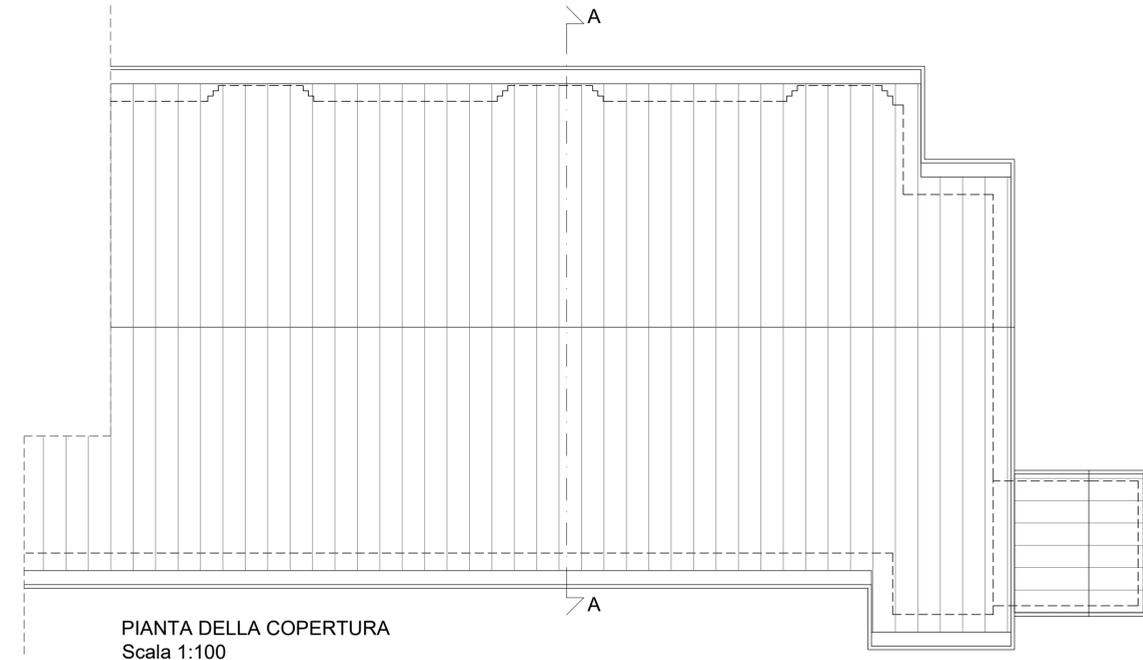


PIANTA PIANO SECONDO
Scala 1:100

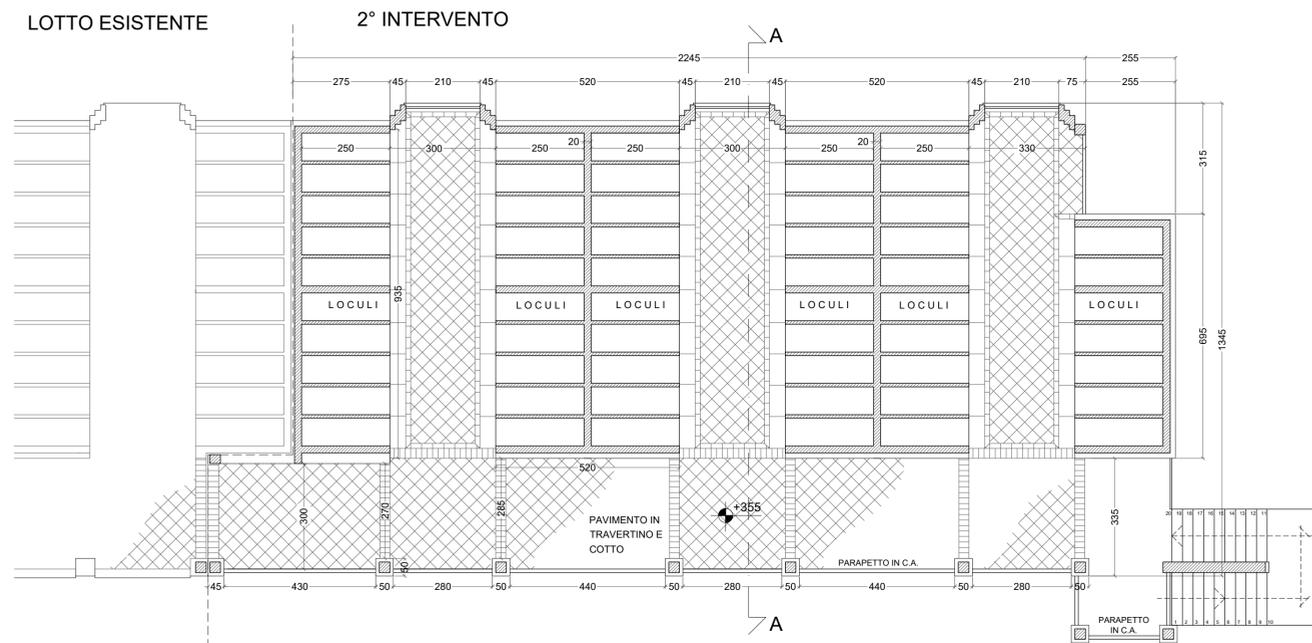

 COMUNE DI EMPOLI - UFFICIO TECNICO - SERVIZIO PROGETTAZIONE IMMOBILI	PROGETTO DI COSTRUZIONE DI NUOVI LOCULI NEL CIMITERO DI S. ANDREA DEL CAPOLUOGO - II° LOTTO CUP C71B21008290004 - PROGETTO DEFINITIVO -	
	TITOLO: PIANTA LIVELLO 1 - 2 - COPERTURA	
DATA: GNIGNO 2022	IL RESPONSABILE DEL PROCEDIMENTO: Geom. Ugo Reali	3 TAVOLA
SCALA: 1:100	PROGETTISTA: Ing. Giulia Marconcini	
AGGIORNAMENTO	V. IL DIRIGENTE DEL SETTORE TECNICO: Ing. Roberta Scardigli	


PROSPETTO PRINCIPALE
Scala 1:100

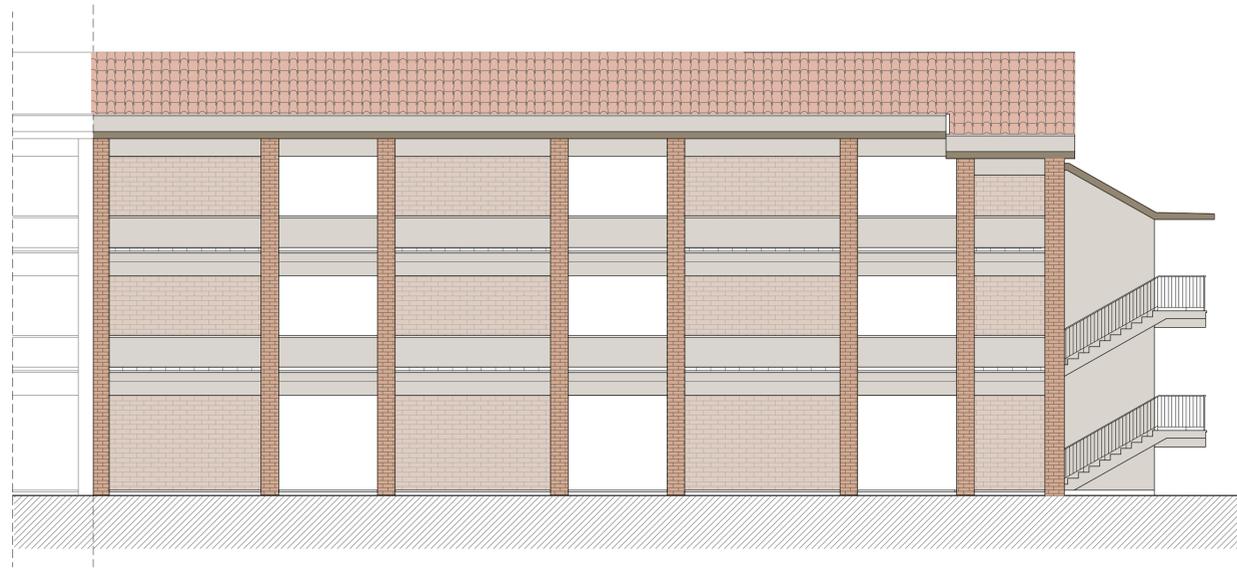

PROSPETTO TERGALE
Scala 1:100



SEZIONE AA
Scala 1:50

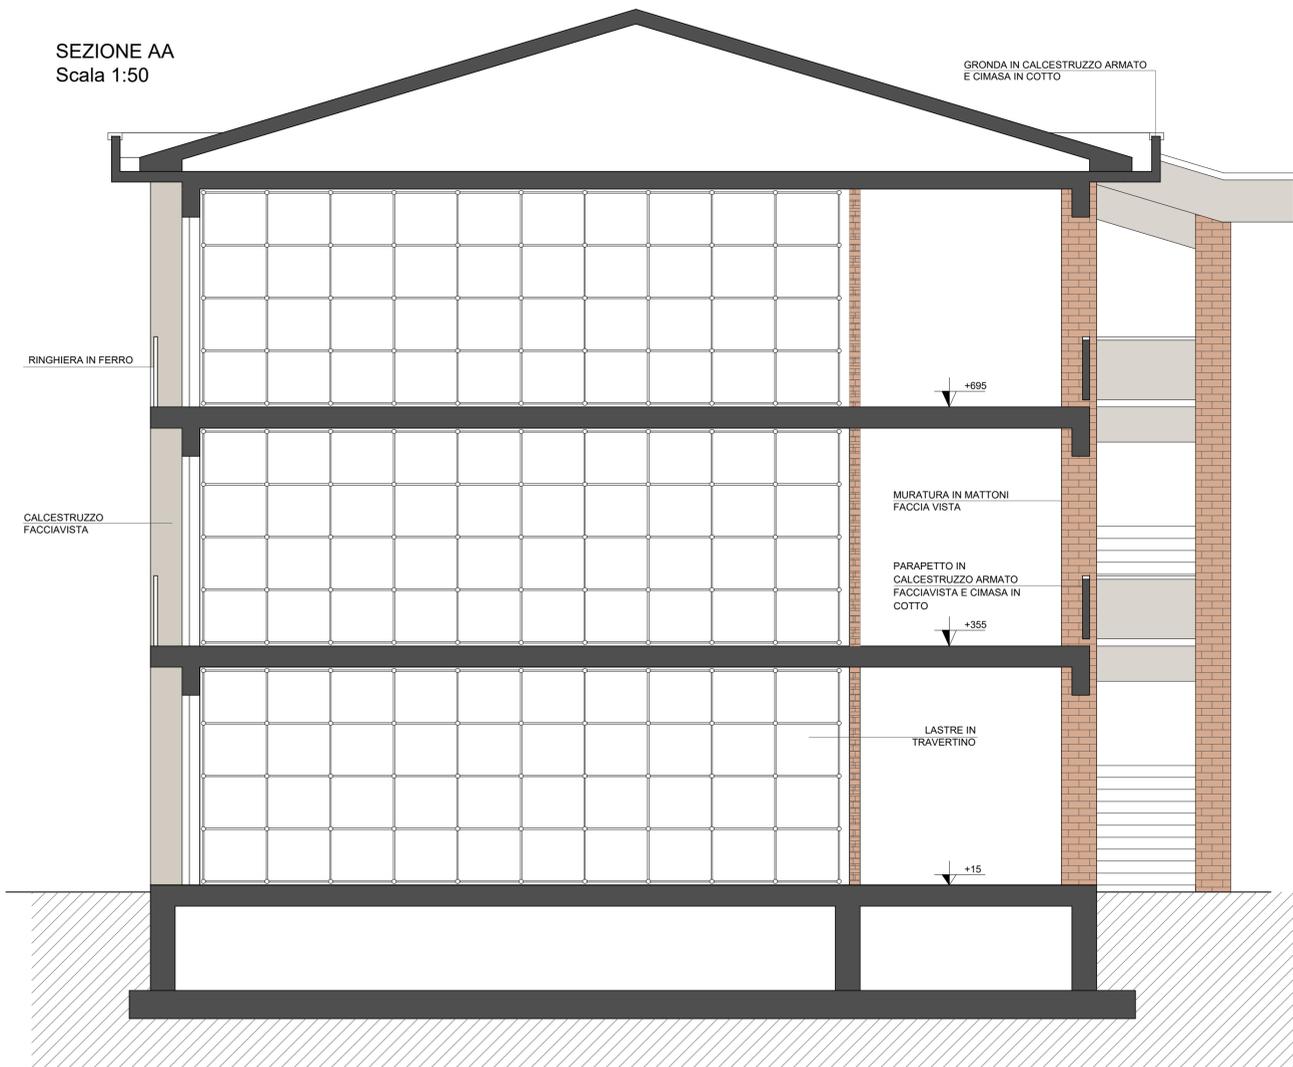

PROSPETTO LATERALE
Scala 1:100



PROGETTO DI COSTRUZIONE DI NUOVI LOCULI
NEL CIMITERO DI S. ANDREA DEL CAPOLUOGO -
II° LOTTO
CUP C71B21008290004
- PROGETTO DEFINITIVO -


TAVOLA **4**

TITOLO:		
PROSPETTI E SEZIONE		
DATA	IL RESPONSABILE DEL PROCEDIMENTO	geom. Ugo Reali
GIUGNO 2022	PROGETTISTA:	ing. Giulia Marconcini
SCALA	1:100	V. IL DIRIGENTE DEL SETTORE TECNICO:
AGGIORNAMENTO		ing. Roberta Scardigli

PIANTA
FOGNATURE
Scala 1:200

LEGENDA


-  FOSSA BIOLOGICA 2 CAMERE mc 4,20
-  POZZETTO ACQUE SAPONOSE cm 70x70 int.
-  POZZETTO D'ISPEZIONE cm 70x70 int.
-  POZZETTO cm 60x60 int.
-  POZZETTO ACQUE PLUVIALI cm 40x40 int.
-  FOGNATURA P.V.C. diam. 125
-  FOGNATURA P.V.C. diam. 160
-  FOGNATURA P.V.C. diam. 200
-  FOGNATURA ESISTENTE

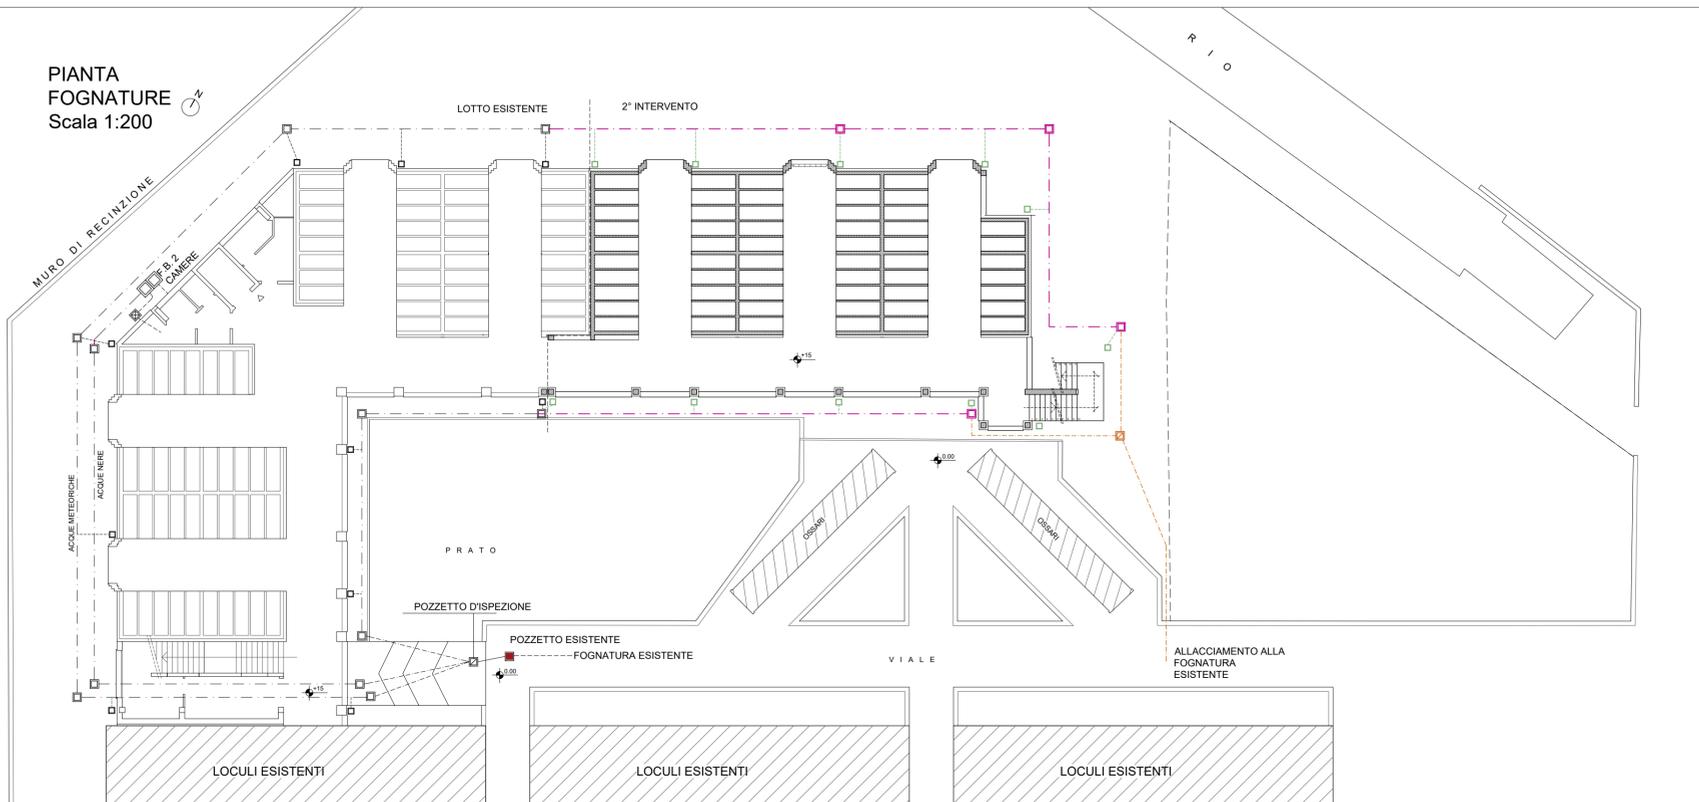

PIANTA CANALIZZAZIONI
Scala 1:200

LEGENDA

-  POZZETTO DERIVAZIONE INT. cm 40x40 int.
-  TUBO CORRUGATO DIAM. mm 110
-  TUBAZIONE IN POLIETILENE PER ACQUA

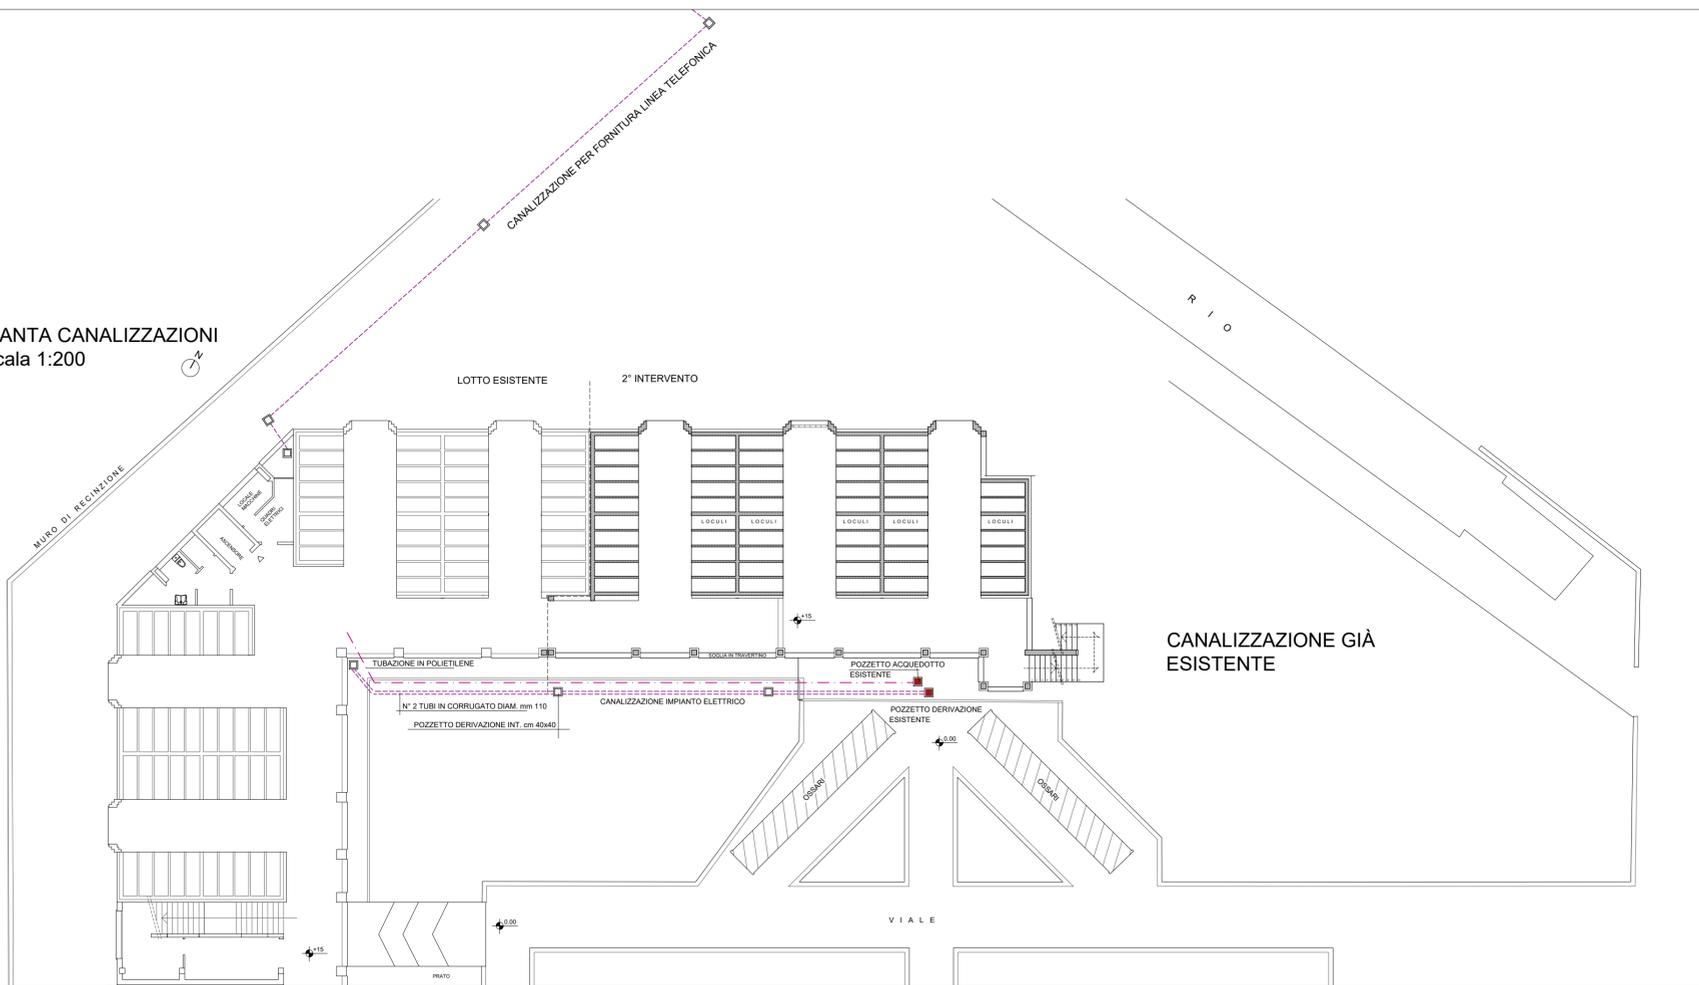



COMUNE
DI
EMPOLI

- UFFICIO TECNICO -
SERVIZIO PROGETTAZIONE IMMOBILI

**PROGETTO DI COSTRUZIONE DI NUOVI LOCULI
NEL CIMITERO DI S. ANDREA DEL CAPOLUOGO -
II° LOTTO**




CUP C71B21008290004

- PROGETTO DEFINITIVO O -


TITOLO: FOGNATURE E CANALIZZAZIONI	
DATA GIUGNO 2022	IL RESPONSABILE DEL PROCEDIMENTO geom. Ugo Reali
SCALA 1:100	PROGETTISTA Ing. Giulia Marconcini
AGGIORNAMENTO	V. IL DIRIGENTE DEL SETTORE TECNICO Ing. Roberta Scardigli

TAVOLA **5**

DETTAGLI
Scala 1:20

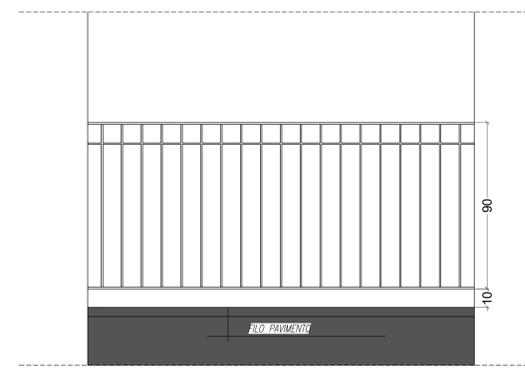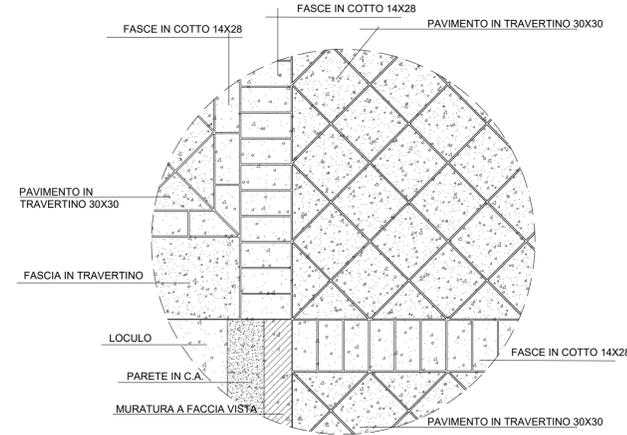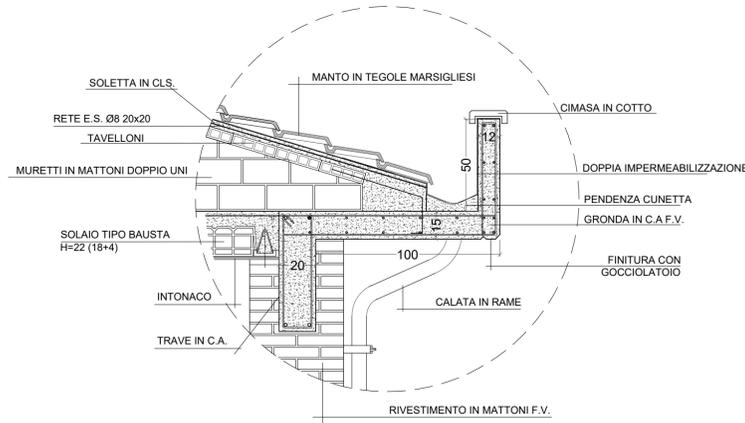


PARTICOLARE RINGHIERA 1:20

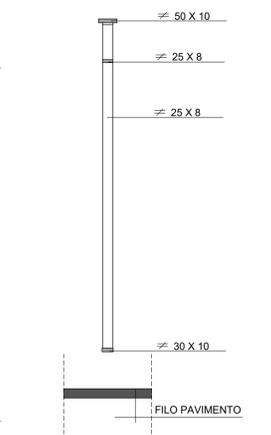


SEZIONE RINGHIERA 1:10

INFISSI
Scala 1:50

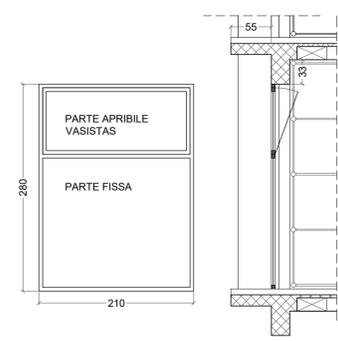


PIANO PRIMO E SECONDO E TERZO

COPERTURA E GRONDA
Scala 1:20

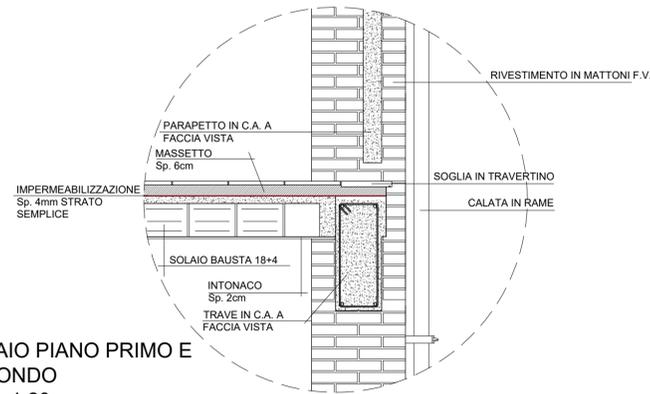


SOLAIO PIANO PRIMO E SECONDO
Scala 1:20

PAVIMENTO
Scala 1:20


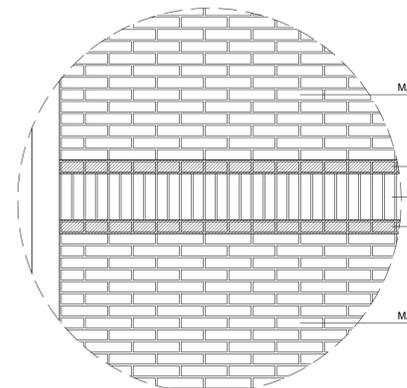


MURATURA A FACCIA-VISTA
Scala 1:20

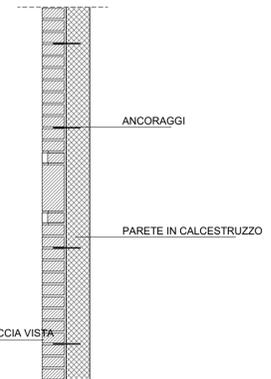


SEZIONE 1:20

POZZETTO DI ISPEZIONE

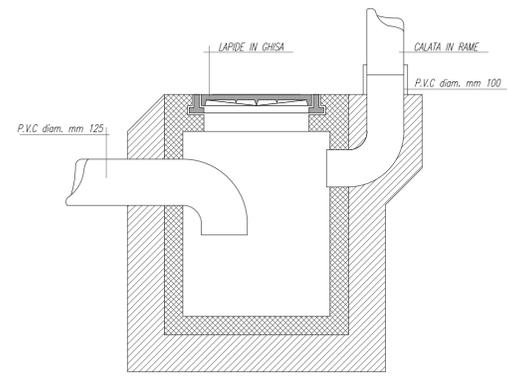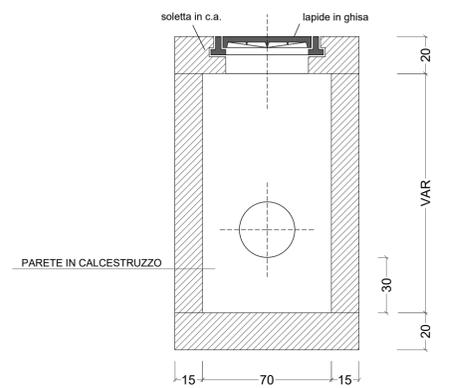

POZZETTO ACQUE PLUVIALI 40x40 1:10

FOGNOLO in p.v.c. diametro 125-200 mm

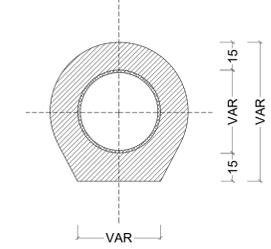


<p>COMUNE DI EMPOLI</p> <p>- UFFICIO TECNICO - SERVIZIO PROGETTAZIONE IMMOBILI</p>	<p>PROGETTO DI COSTRUZIONE DI NUOVI LOCULI NEL CIMITERO DI S. ANDREA DEL CAPOLUOGO - II° LOTTO CUP C71B21008290004</p> <p>- PROGETTO DEFINITIVO -</p>	
	<p>TITOLO: DETTAGLI ARCHITETTONICI e INFISSI</p>	
<p>DATA: GIUGNO 2022</p>	<p>IL RESPONSABILE DEL PROCEDIMENTO: Geom. Ugo Reali</p>	
<p>SCALA: 1:50 - 1:20 - 1:10</p>	<p>PROGETTISTA: Ing. Giulia Marconcini</p>	
<p>AGGIORNAMENTO</p>	<p>V. IL DIRIGENTE DEL SETTORE TECNICO: Ing. Roberta Scardigli</p>	


6

TAVOLA

PLANIMETRIA AREA DEPOSITO SALME n.1
Scala 1:50

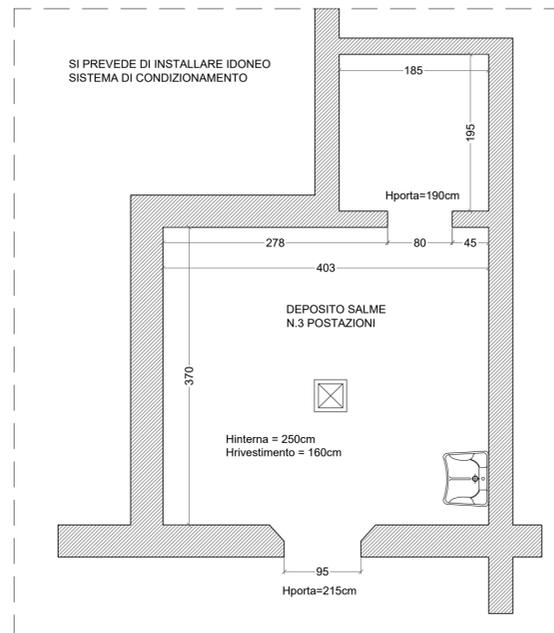

PLANIMETRIA MODIFICA AREA DEPOSITO SALME n.2
Scala 1:50

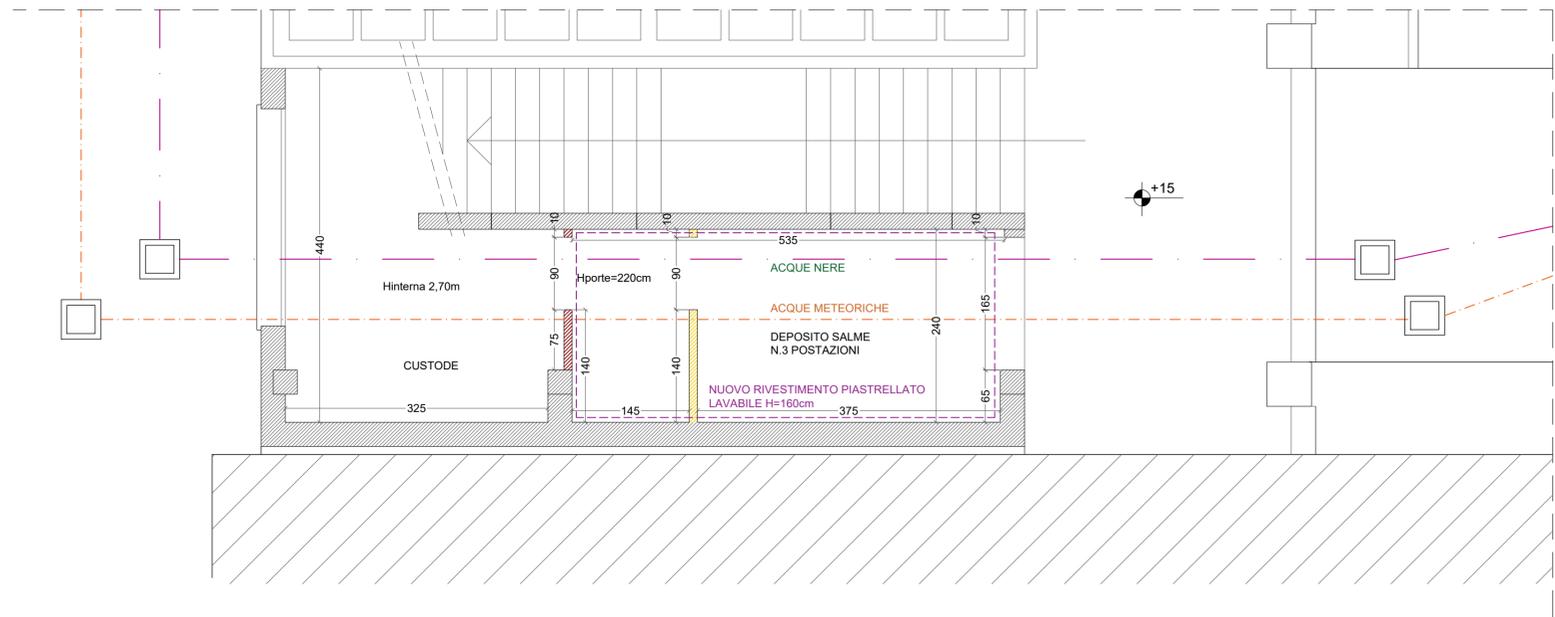

POSIZIONE SALE DEPOSITO
Scala 1:1000



 <p>COMUNE DI EMPOLI</p> <p>- UFFICIO TECNICO - SERVIZIO PROGETTAZIONE IMMOBILI</p>	<p>PROGETTO DI COSTRUZIONE DI NUOVI LOCULI NEL CIMITERO DI S. ANDREA DEL CAPOLUOGO - II° LOTTO</p> <p>CUP C71B21008290004</p>		
	<p>TITOLO:</p> <p>SALE DEPOSITO SALME - Art. 12 D.P.R. del 10.09.1990 n° 285</p>		
	<p>DATA</p> <p>GIUGNO 2022</p>	<p>IL RESPONSABILE DEL PROCEDIMENTO</p> <p>Geom. Ugo Reali</p>	
	<p>SCALA</p> <p>1:1000 - 1:50</p>	<p>PROGETTISTA:</p> <p>Ing. Giulia Marconcini</p>	
<p>AGGIORNAMENTO</p>	<p>V. IL DIRIGENTE DEL SETTORE TECNICO:</p> <p>Ing. Roberta Scardigli</p>		

TAVOLA **USL**