



CONSOLIDAMENTO E RESTAURO CONSERVATIVO DEL PALAZZO Ghibellino NEL COMUNE DI EMPOLI

CUP: C72J19000300004

CIG: 8522369162

STAZIONE APPALTANTE:
Unione dei Comuni Circondario dell'Empolese Valdelsa
RUP: Ing. Roberta Scardigli

RESTAURO ARCHITETTONICO:
Guicciardini & Magni Architetti Studio Associato
Arch. P. Guicciardini, Arch. M. Magni, Arch. N. Capezzuoli, Arch. E. Botti,
Arch. G. Lo Presti, Arch. P. Martinelli, Arch. M.C. Rizzello
Collaboratori: Arch. E. Magazzini, Arch. S. Fontana, Arch. V. Vivoli

PROGETTAZIONE STRUTTURE, IMPIANTI MECCANICI, ELETTRICI E
ANTINCENDIO, PROGETTAZIONE E COORDINAMENTO DELLA SICUREZZA:
D-Side Studio Associato
Ing. E. Ducci, Ing. S. Monti, Ing. M. Meoni, Per. Ind. G. Martini

RELAZIONE GEOLOGICA: *Mannori & Associati Geologia Tecnica*
Dott. G. Mannori, Dott. F. Capecchi, Dott. A. Mucci

STUDIO DI FATTIBILITA' | OTTOBRE 2021
PROGETTO ARCHITETTONICO

TAVOLE STATO SOVRAPPOSTO



PROGETTAZIONE DEFINITIVA DELLE OPERE DI
CONSOLIDAMENTO E RESTAURO CONSERVATIVO
DEL PALAZZO Ghibellino NEL COMUNE DI EMPOLI

CUP: C72J19000300004

CK3: 8522389162

STAZIONE APPALTANTE: Unione dei Comuni Circondario dell'Empolese Valdelsa

RUP: Ing. Roberta Scardigli

RESTAURO ARCHITETTONICO: Guicciardini & Magni Architetti Studio Associato
Arch. P. Guicciardini, Arch. M. Magni, Arch. N. Capezzuoli, Arch. E. Botti,
Arch. G. Lo Presti, Arch. P. Martinelli, Arch. M.C. Rizzello
Collaboratori: Arch. E. Magazzini, Arch. S. Fontana, Arch. V. Vivoli

PROGETTAZIONE STRUTTURE, IMPIANTI MECCANICI, ELETTRICI E ANTINCENDIO,
PROGETTAZIONE E COORDINAMENTO DELLA SICUREZZA: D-Side Studio Associato
Ing. E. Ducci, Ing. S. Monti, Ing. M. Meoni, Per. Ind. G. Martini


RELAZIONE GEOLOGICA: Mannori & Associati Geologia Tecnica
Dott. G. Mannori, Dott. F. Capecechi, Dott. A. Mucci

STUDIO DI FATTIBILITA' | OTTOBRE 2021

PROGETTO ARCHITETTONICO
ARC/3.01 STATO SOVRAPPONTO
PIANTA PIANO TERRA | scala 1:50



0 1 2 5m

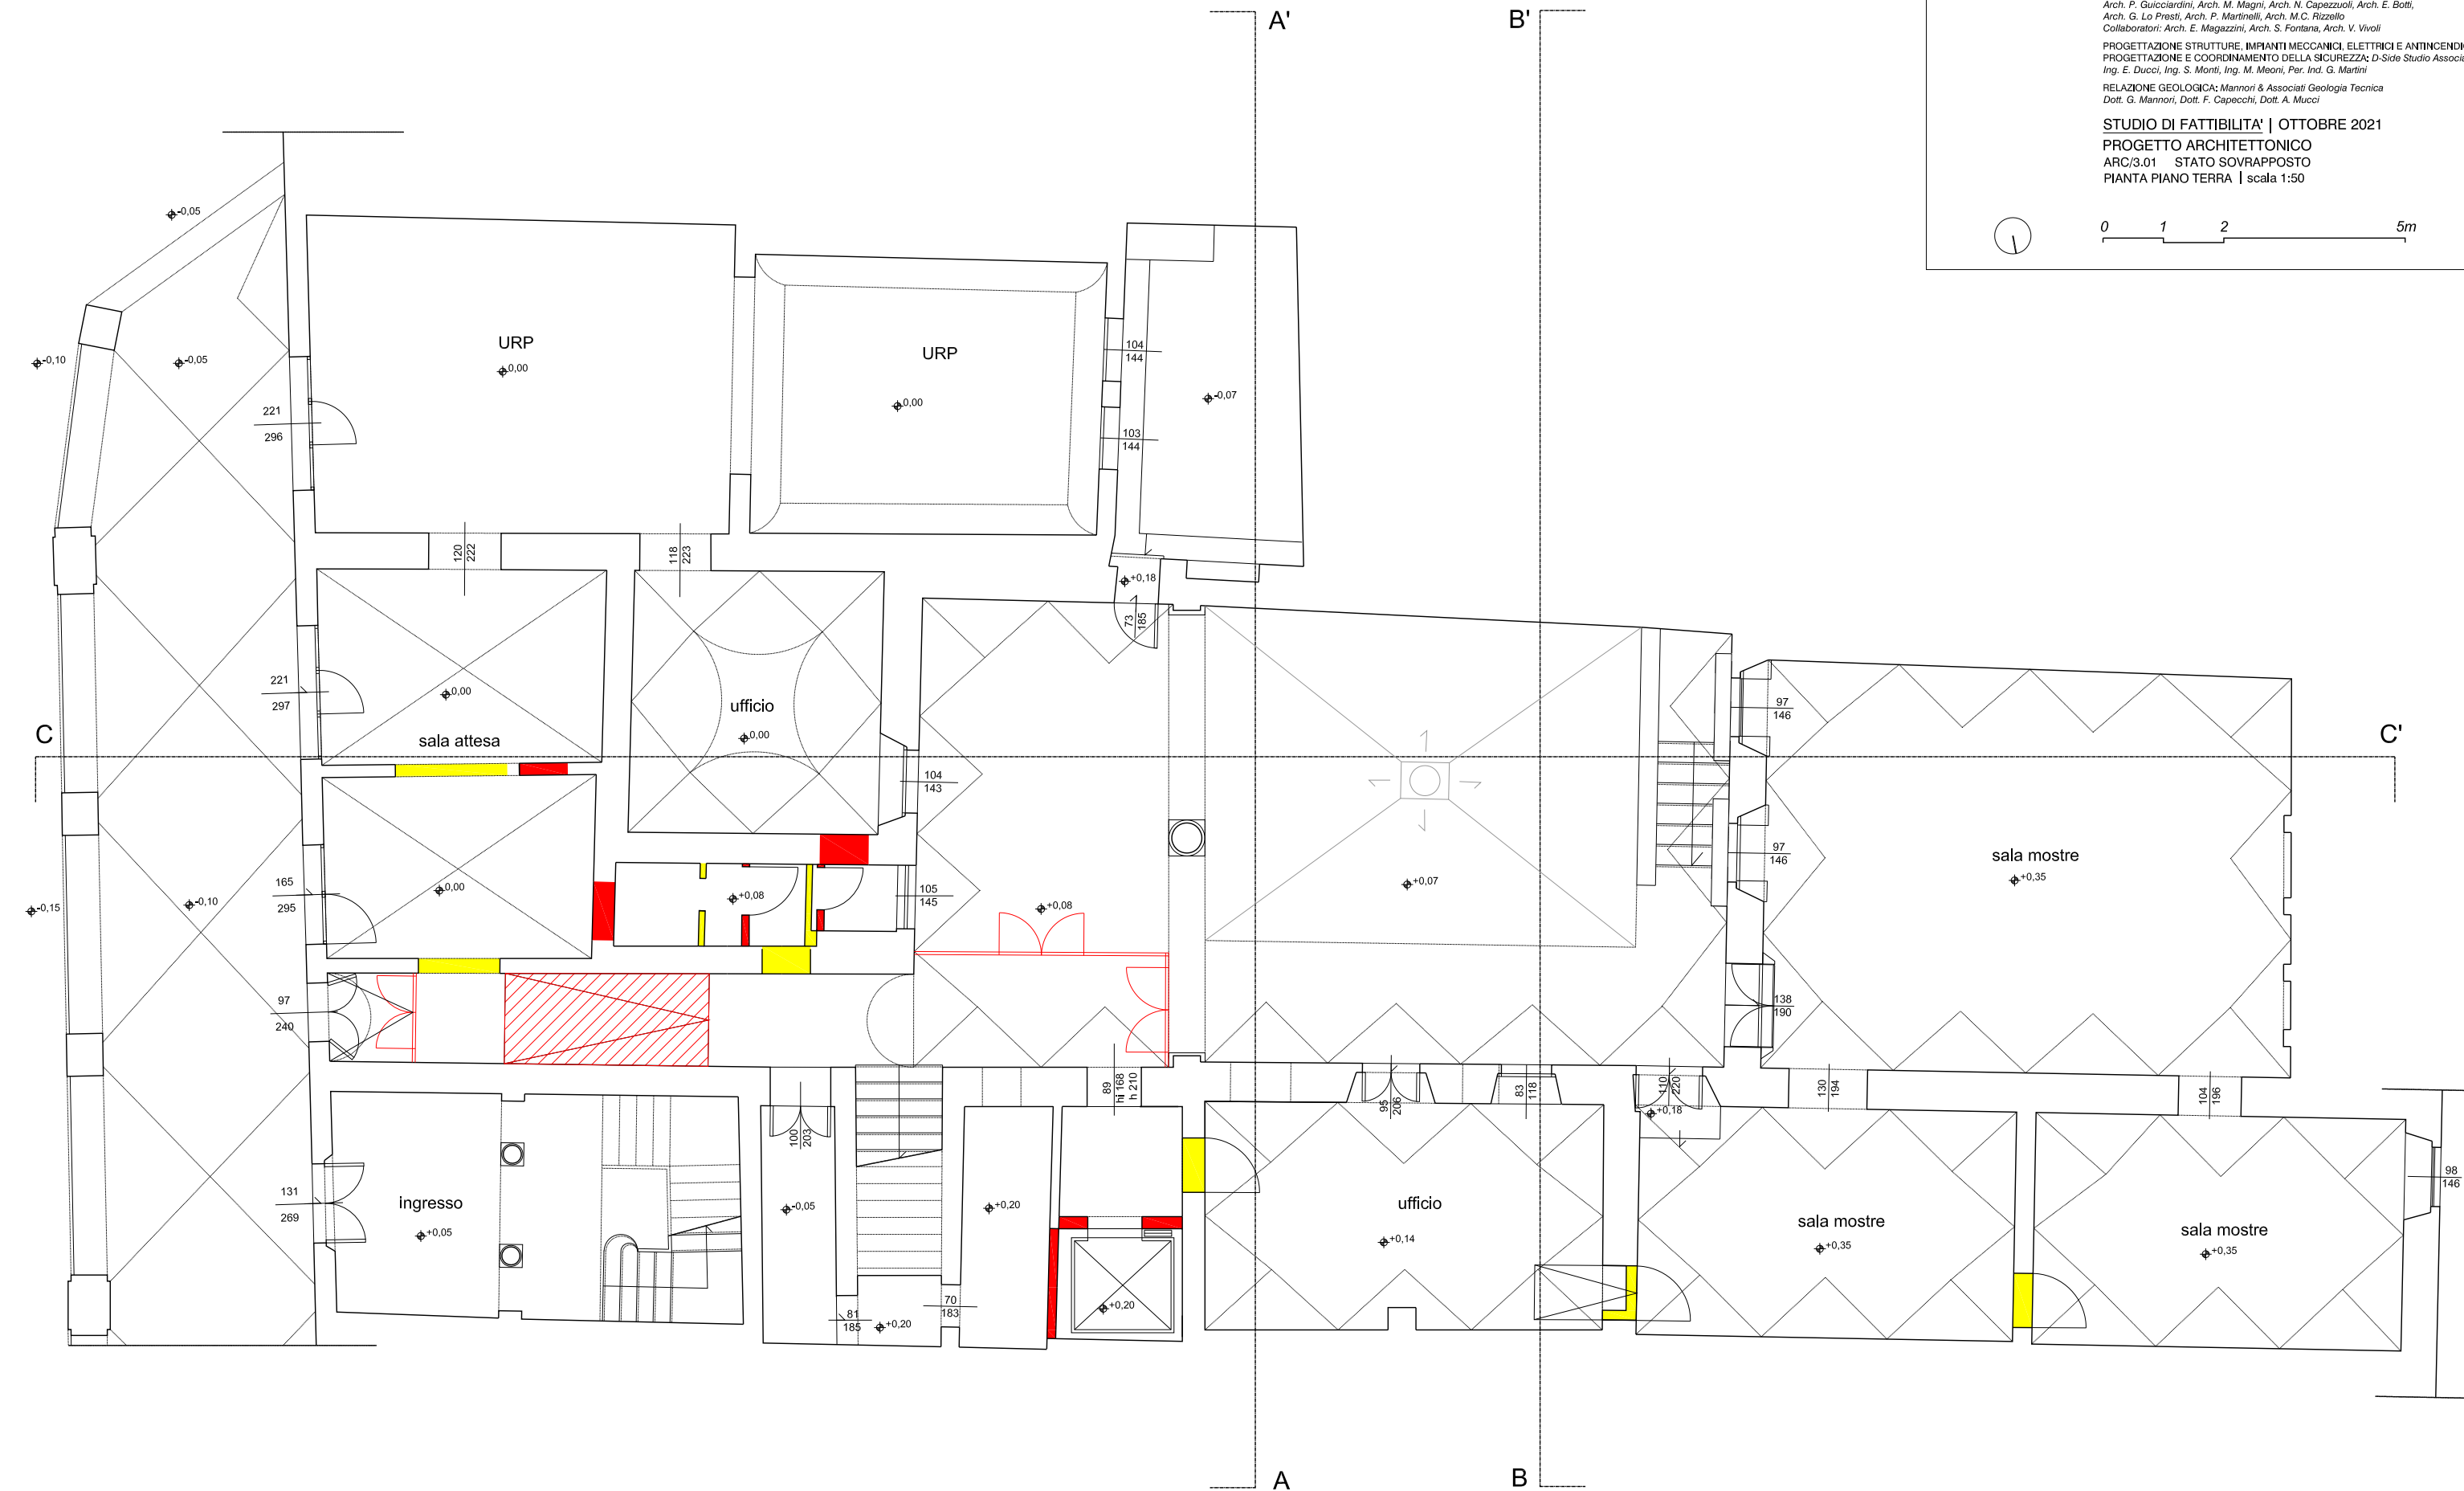



PROGETTAZIONE DEFINITIVA DELLE OPERE DI
CONSOLIDAMENTO E RESTAURO CONSERVATIVO
DEL PALAZZO Ghibellino NEL COMUNE DI EMPOLI

CUP: C72J19000300004

CK3: 8522389162

STAZIONE APPALTANTE: Unione dei Comuni Circondario dell'Empolese Valdelsa

RUP: Ing. Roberta Scardigli

RESTAURO ARCHITETTONICO: Guicciardini & Magni Architetti Studio Associato
Arch. P. Guicciardini, Arch. M. Magni, Arch. N. Capezzuoli, Arch. E. Botti,
Arch. G. Lo Presti, Arch. P. Martinelli, Arch. M.C. Rizzello
Collaboratori: Arch. E. Magazzini, Arch. S. Fontana, Arch. V. Vivoli

PROGETTAZIONE STRUTTURE, IMPIANTI MECCANICI, ELETTRICI E ANTINCENDIO,
PROGETTAZIONE E COORDINAMENTO DELLA SICUREZZA: D-Side Studio Associato
Ing. E. Ducci, Ing. S. Monti, Ing. M. Meoni, Per. Ind. G. Martini

RELAZIONE GEOLOGICA: Mannori & Associati Geologia Tecnica
Dott. G. Mannori, Dott. F. Capeocchi, Dott. A. Mucci

STUDIO DI FATTIBILITA' | OTTOBRE 2021


PROGETTO ARCHITETTONICO

ARC/3.02 STATO SOVRAPPONTO

PIANTA PIANO PRIMO | scala 1:50



0 1 2 5m

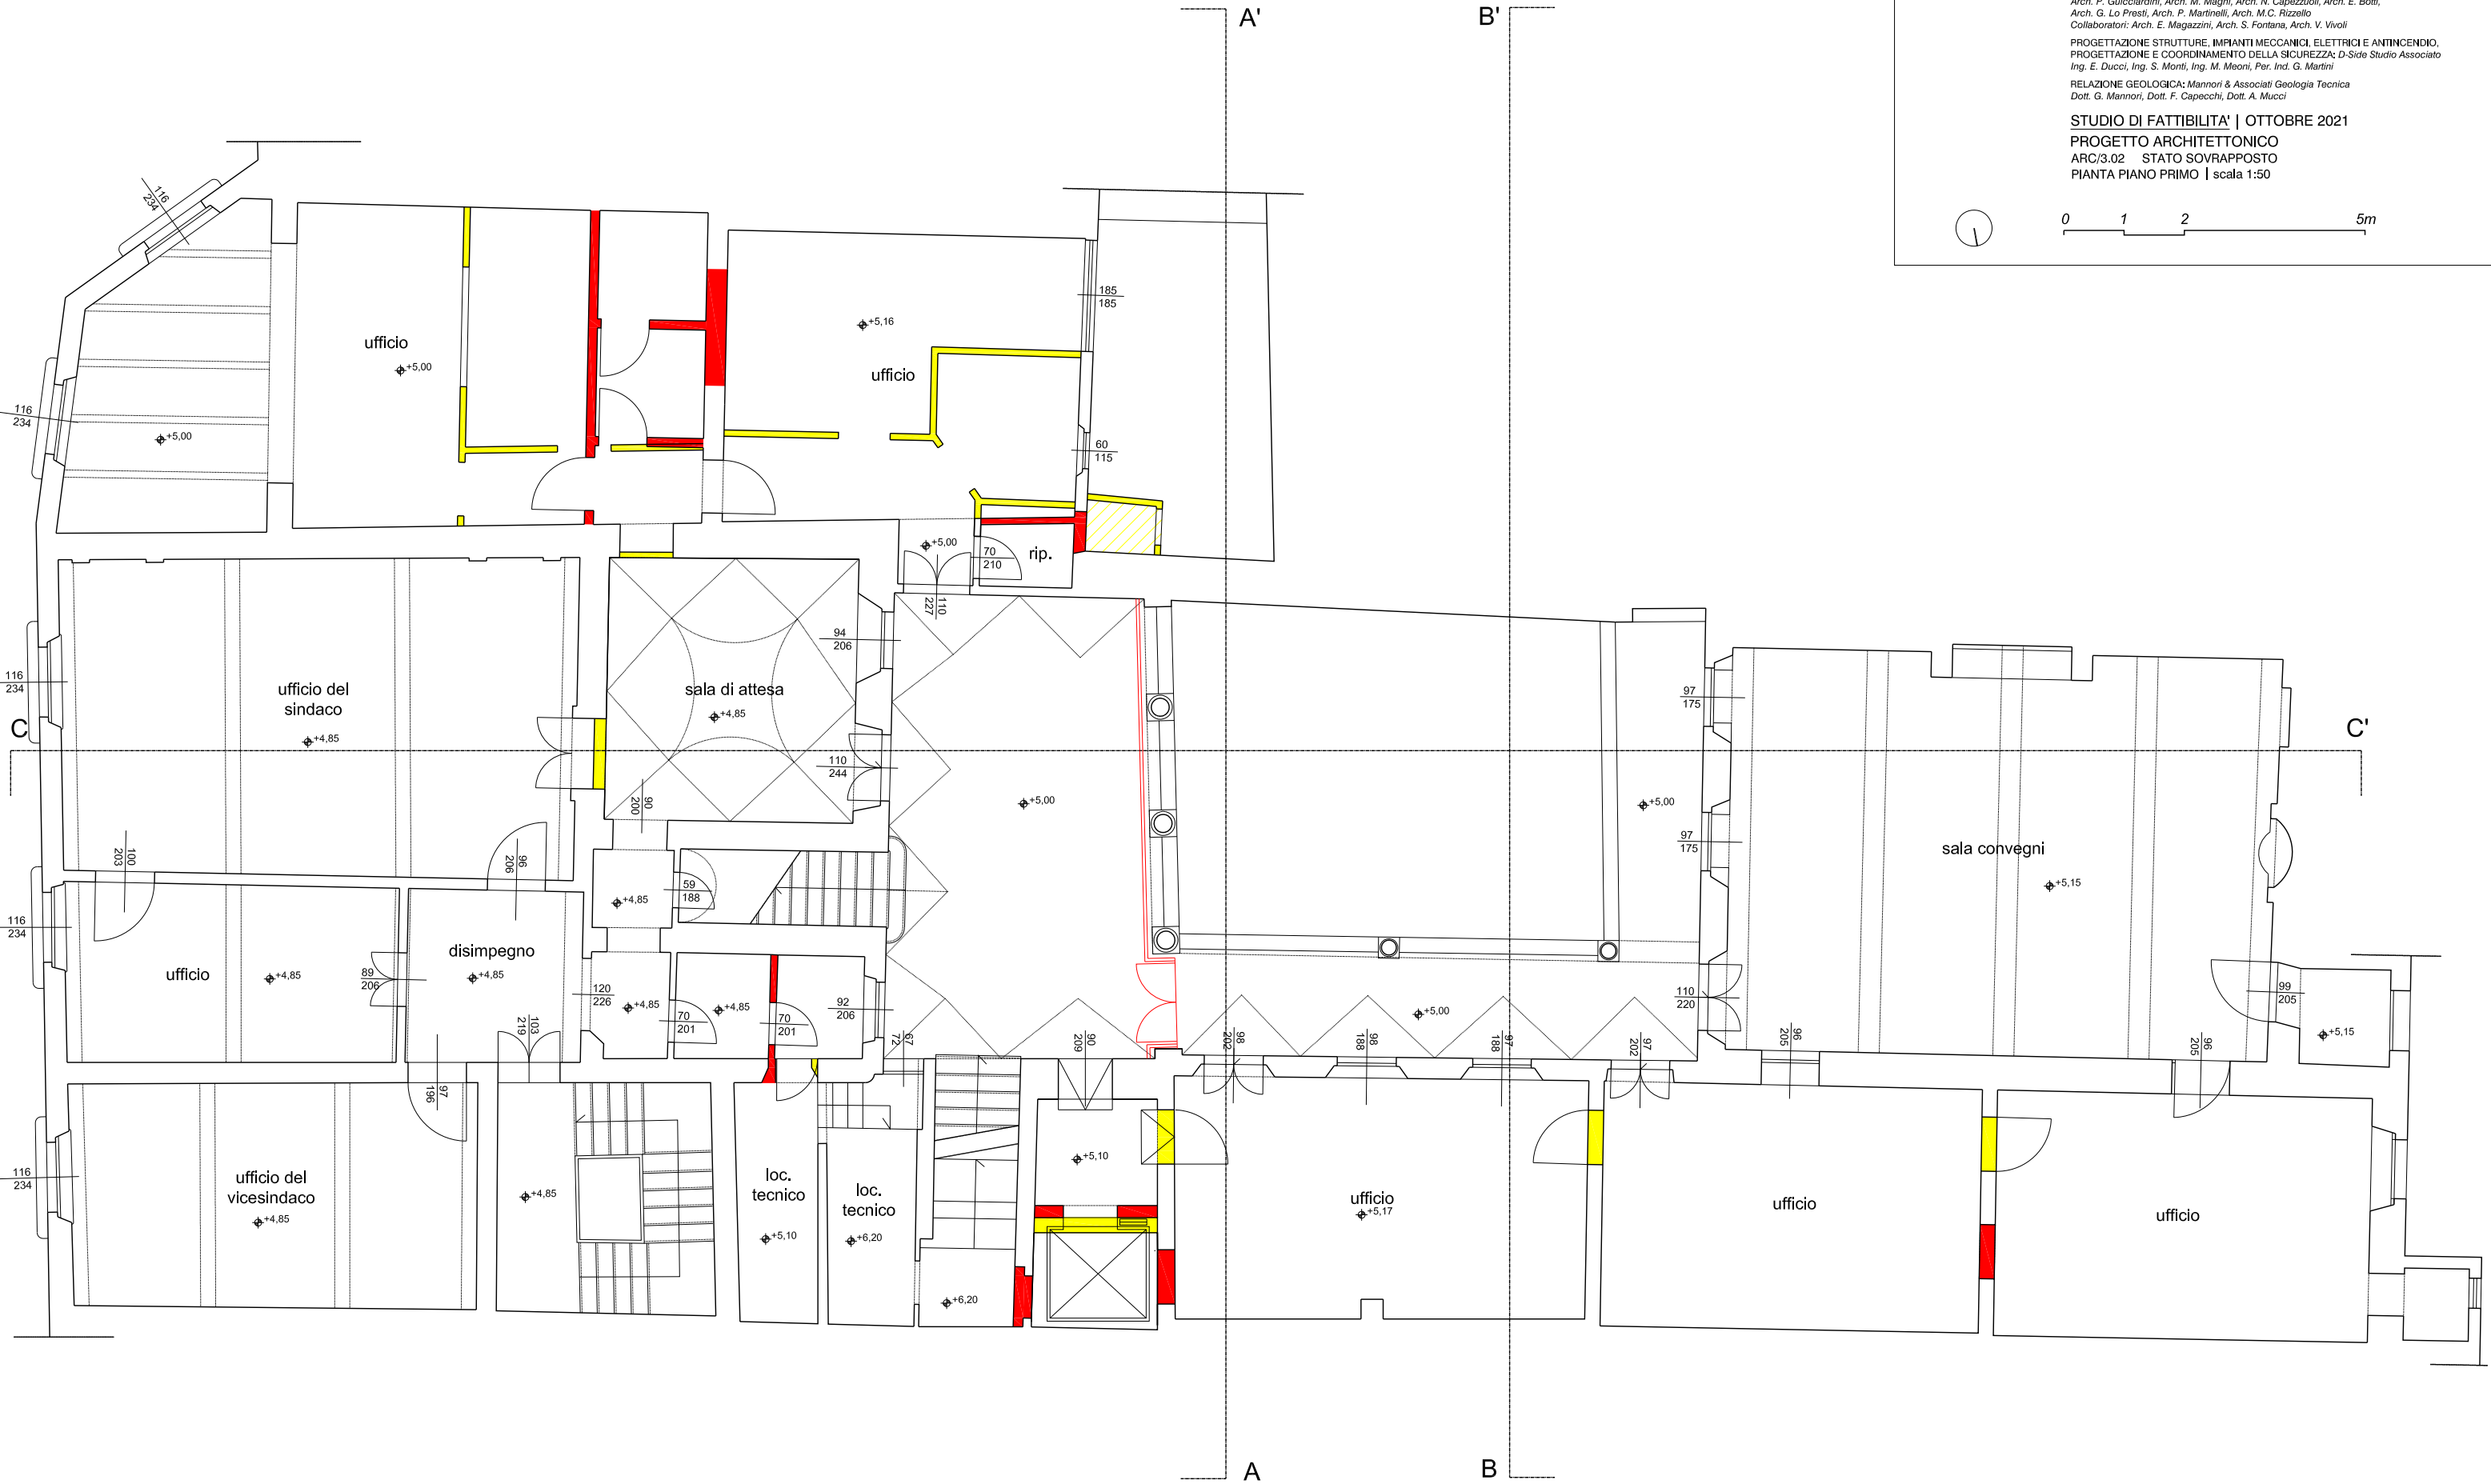



PROGETTAZIONE DEFINITIVA DELLE OPERE DI
CONSOLIDAMENTO E RESTAURO CONSERVATIVO
DEL PALAZZO Ghibellino NEL COMUNE DI EMPOLI

CUP: C72J19000300004

CKG: 8522369162

STAZIONE APPALTANTE: Unione dei Comuni Circondario dell'Empolese Valdelsa

RUP: Ing. Roberta Scardigli

RESTAURO ARCHITETTONICO: Guicciardini & Magni Architetti Studio Associato

Arch. P. Guicciardini, Arch. M. Magni, Arch. N. Capezzuoli, Arch. E. Botti,

Arch. G. Lo Presti, Arch. P. Martinelli, Arch. M.C. Rizzello

Collaboratori: Arch. E. Magazzini, Arch. S. Fontana, Arch. V. Vivoli

PROGETTAZIONE STRUTTURE, IMPIANTI MECCANICI, ELETTRICI E ANTINCENDIO,

PROGETTAZIONE E COORDINAMENTO DELLA SICUREZZA: D-Side Studio Associato

Ing. E. Ducci, Ing. S. Monti, Ing. M. Meoni, Per. Ind. G. Martini

RELAZIONE GEOLOGICA: Mannori & Associati Geologia Tecnica

Dott. G. Mannori, Dott. F. Capeocchi, Dott. A. Mucci

STUDIO DI FATTIBILITA' | OTTOBRE 2021

PROGETTO ARCHITETTONICO

ARC/3.03 STATO SOVRAPPONTO

PIANTA PIANO SECONDO | scala 1:50



0 1 2 5m

